




RYSUNKI

Projekt zagospodarowania terenu (rys 1-6) w Projekcie Budowlanym

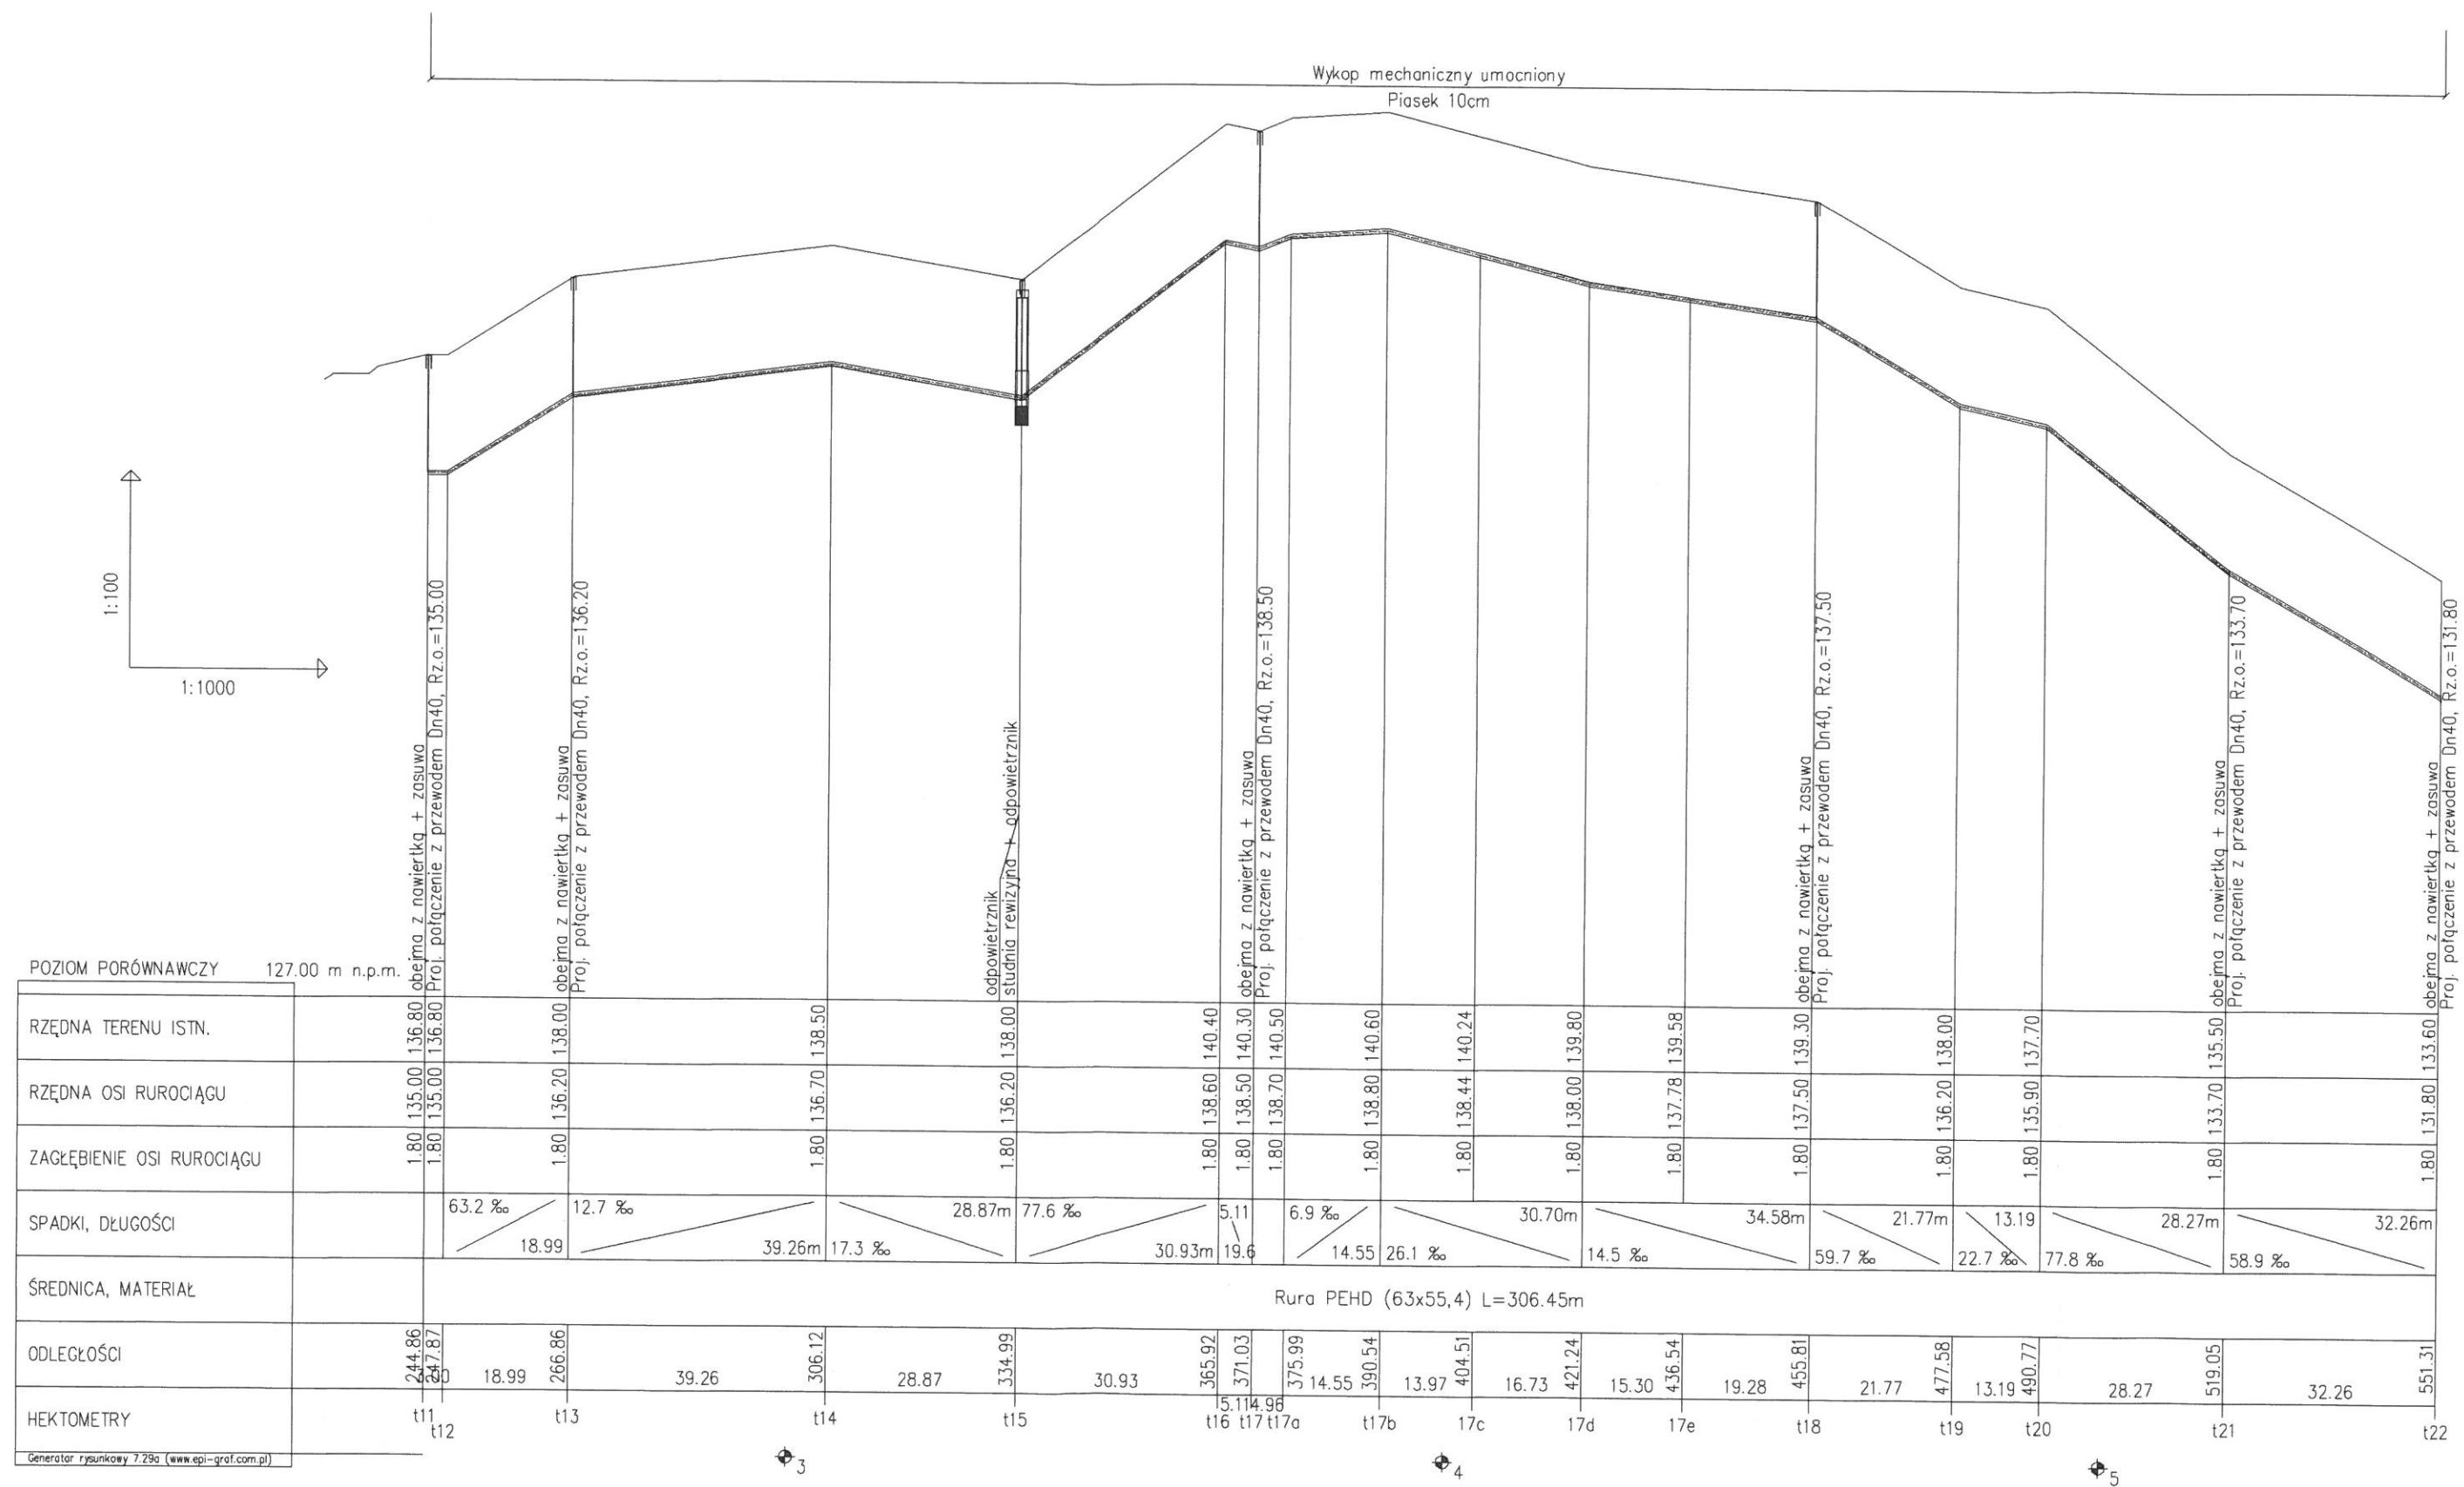

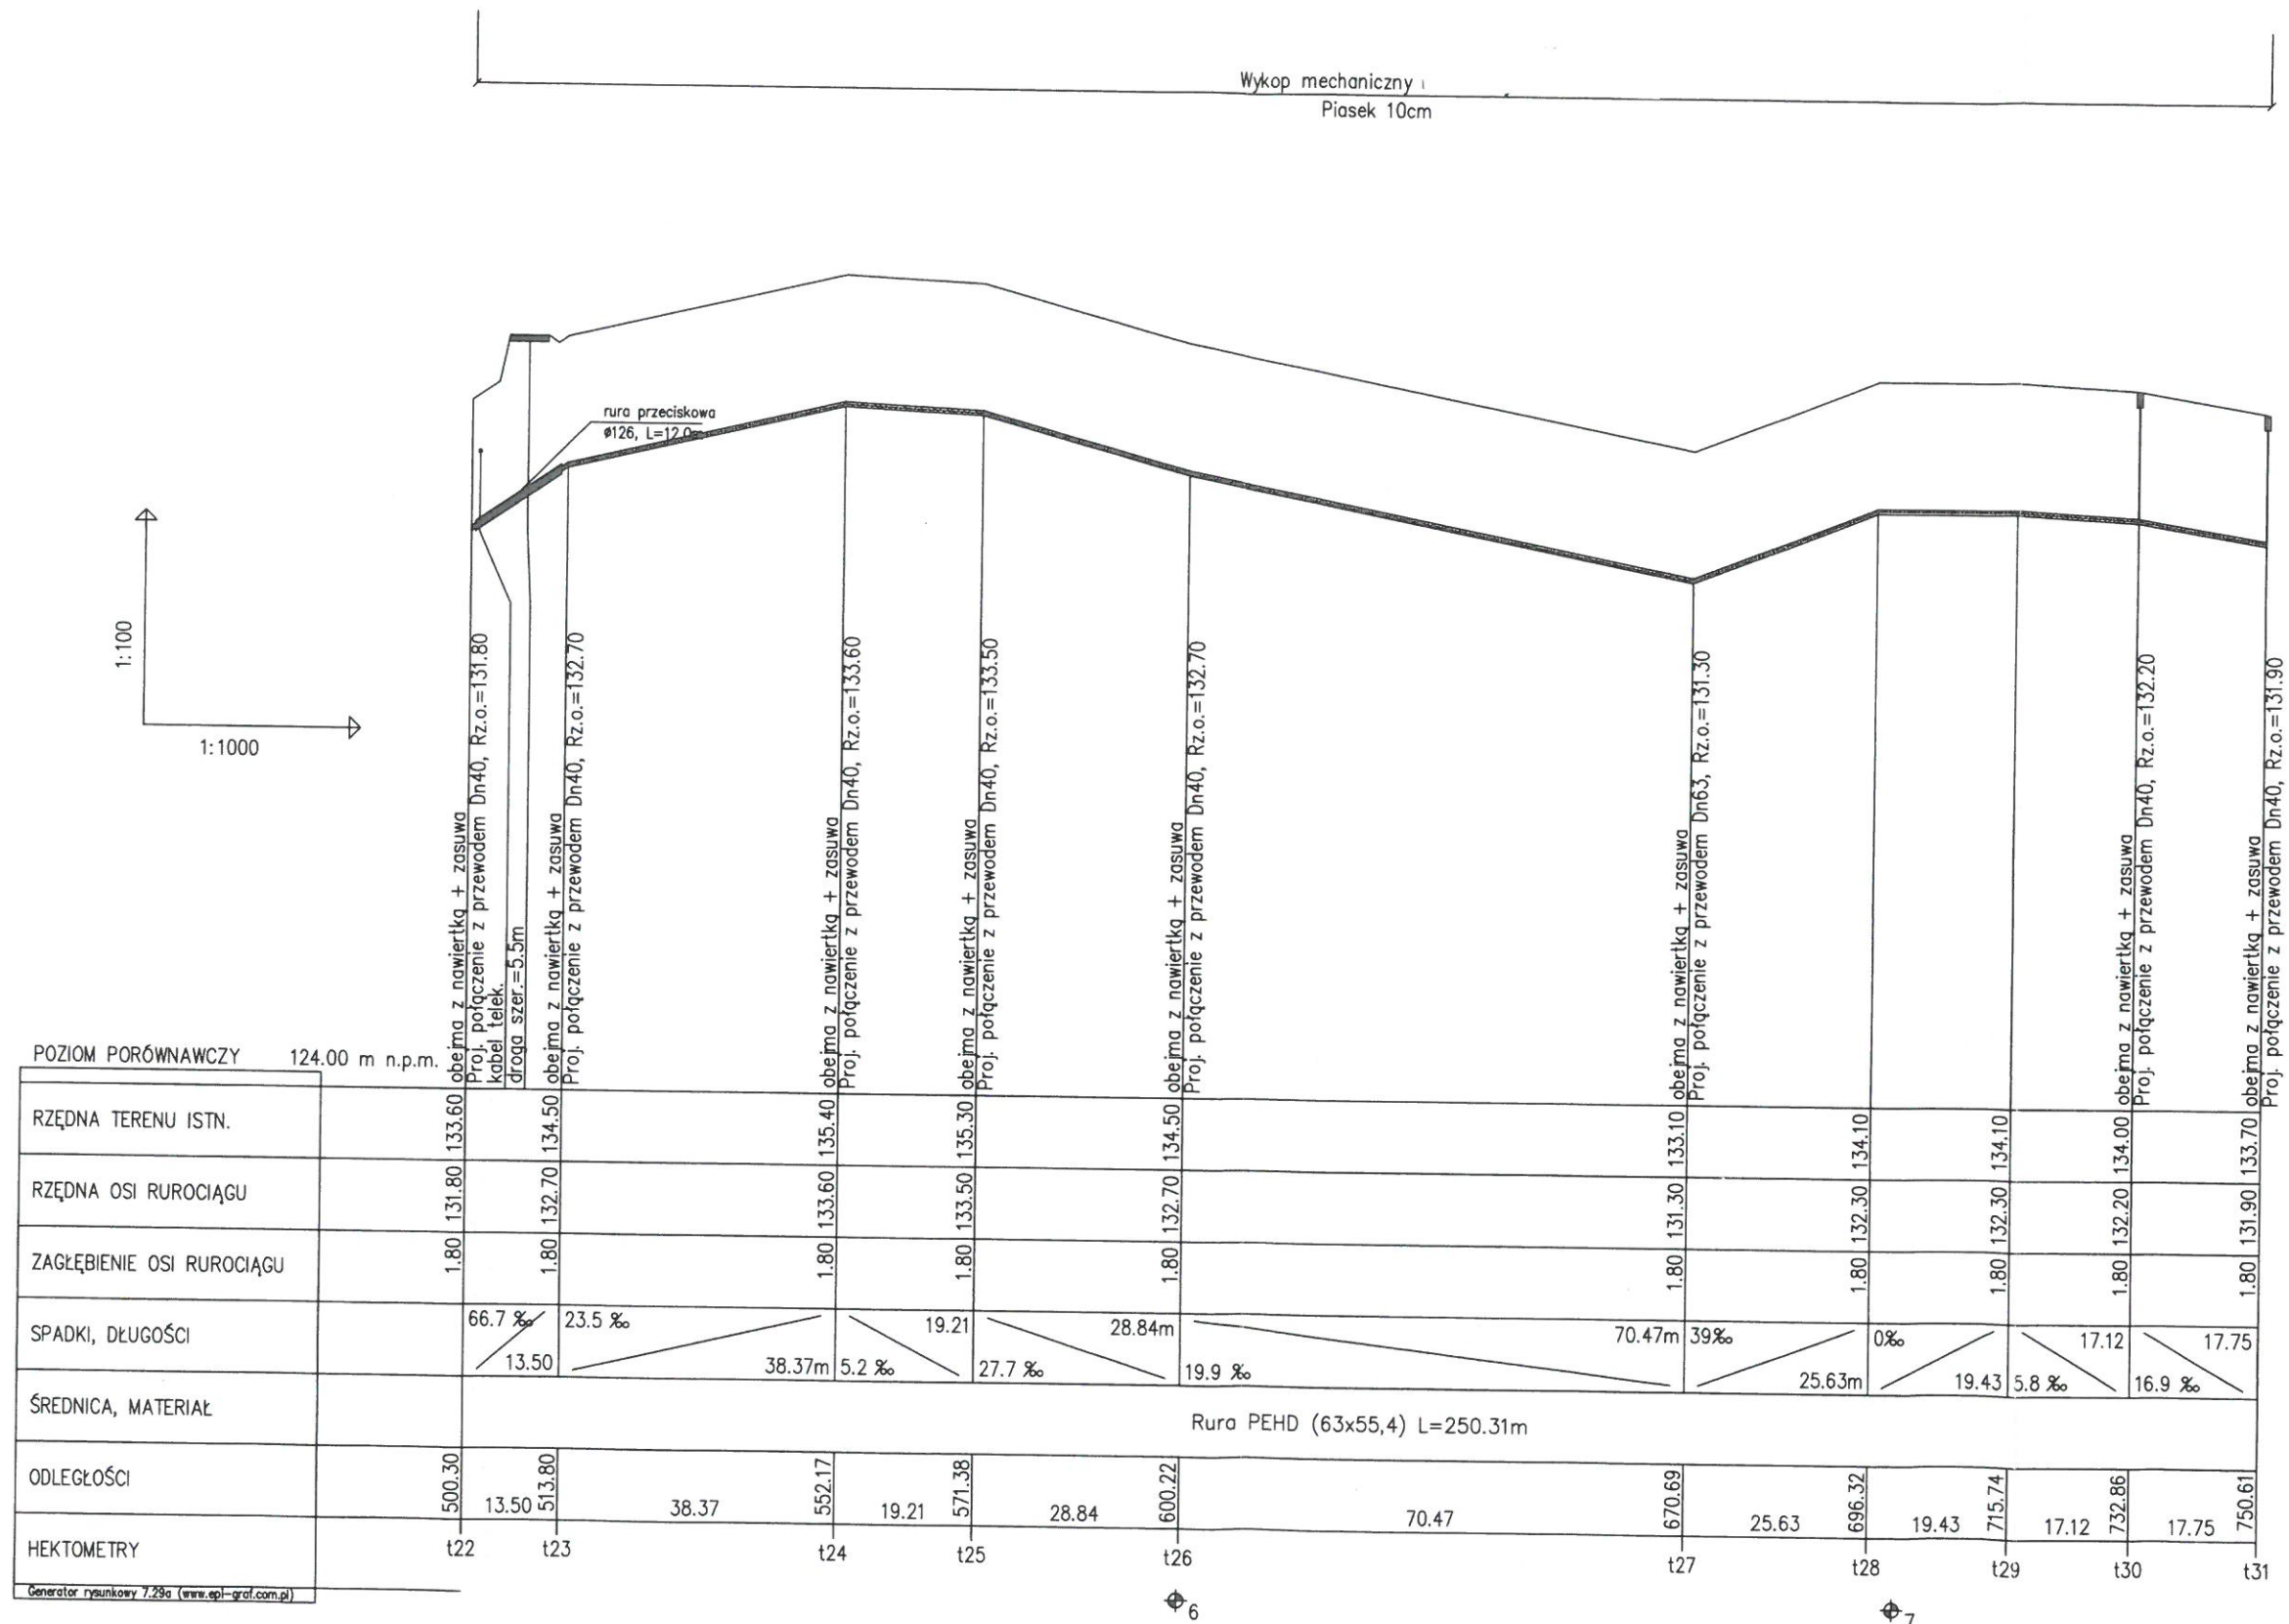

ZAKŁAD OBSŁUGI INWESTYCJI "KOMPLEX-BUD"	
11-500 Giżycko, ul. Królowej Jadwigi 18C/4, tel./fax. 87 428 50 13	
Tytuł opracowania	Budowa sieci wodno-kanalizacyjnej dla istniejącej i planowanej budowy jednorodzinnej w miejscowości Planki w gminie Orzysz
Obiekt	Profil podłużny kanalizacji ciśnieniowej
122-t31	
Inwestor	Gmina Orzysz
ul. Rynek 3, 12-250 Orzysz	
Projektant:	mgr inż. Marja Skarżyńska-Słaneczka upr. Nr SUW-31
S	Projektant
P.T.	Sprawdził: mgr inż. Jan Giedziuszewicz upr. Nr WAM/0026/PW/03/03
WZ-19	
Nr rys.	8
Skala	1:100/1:1000
Data	

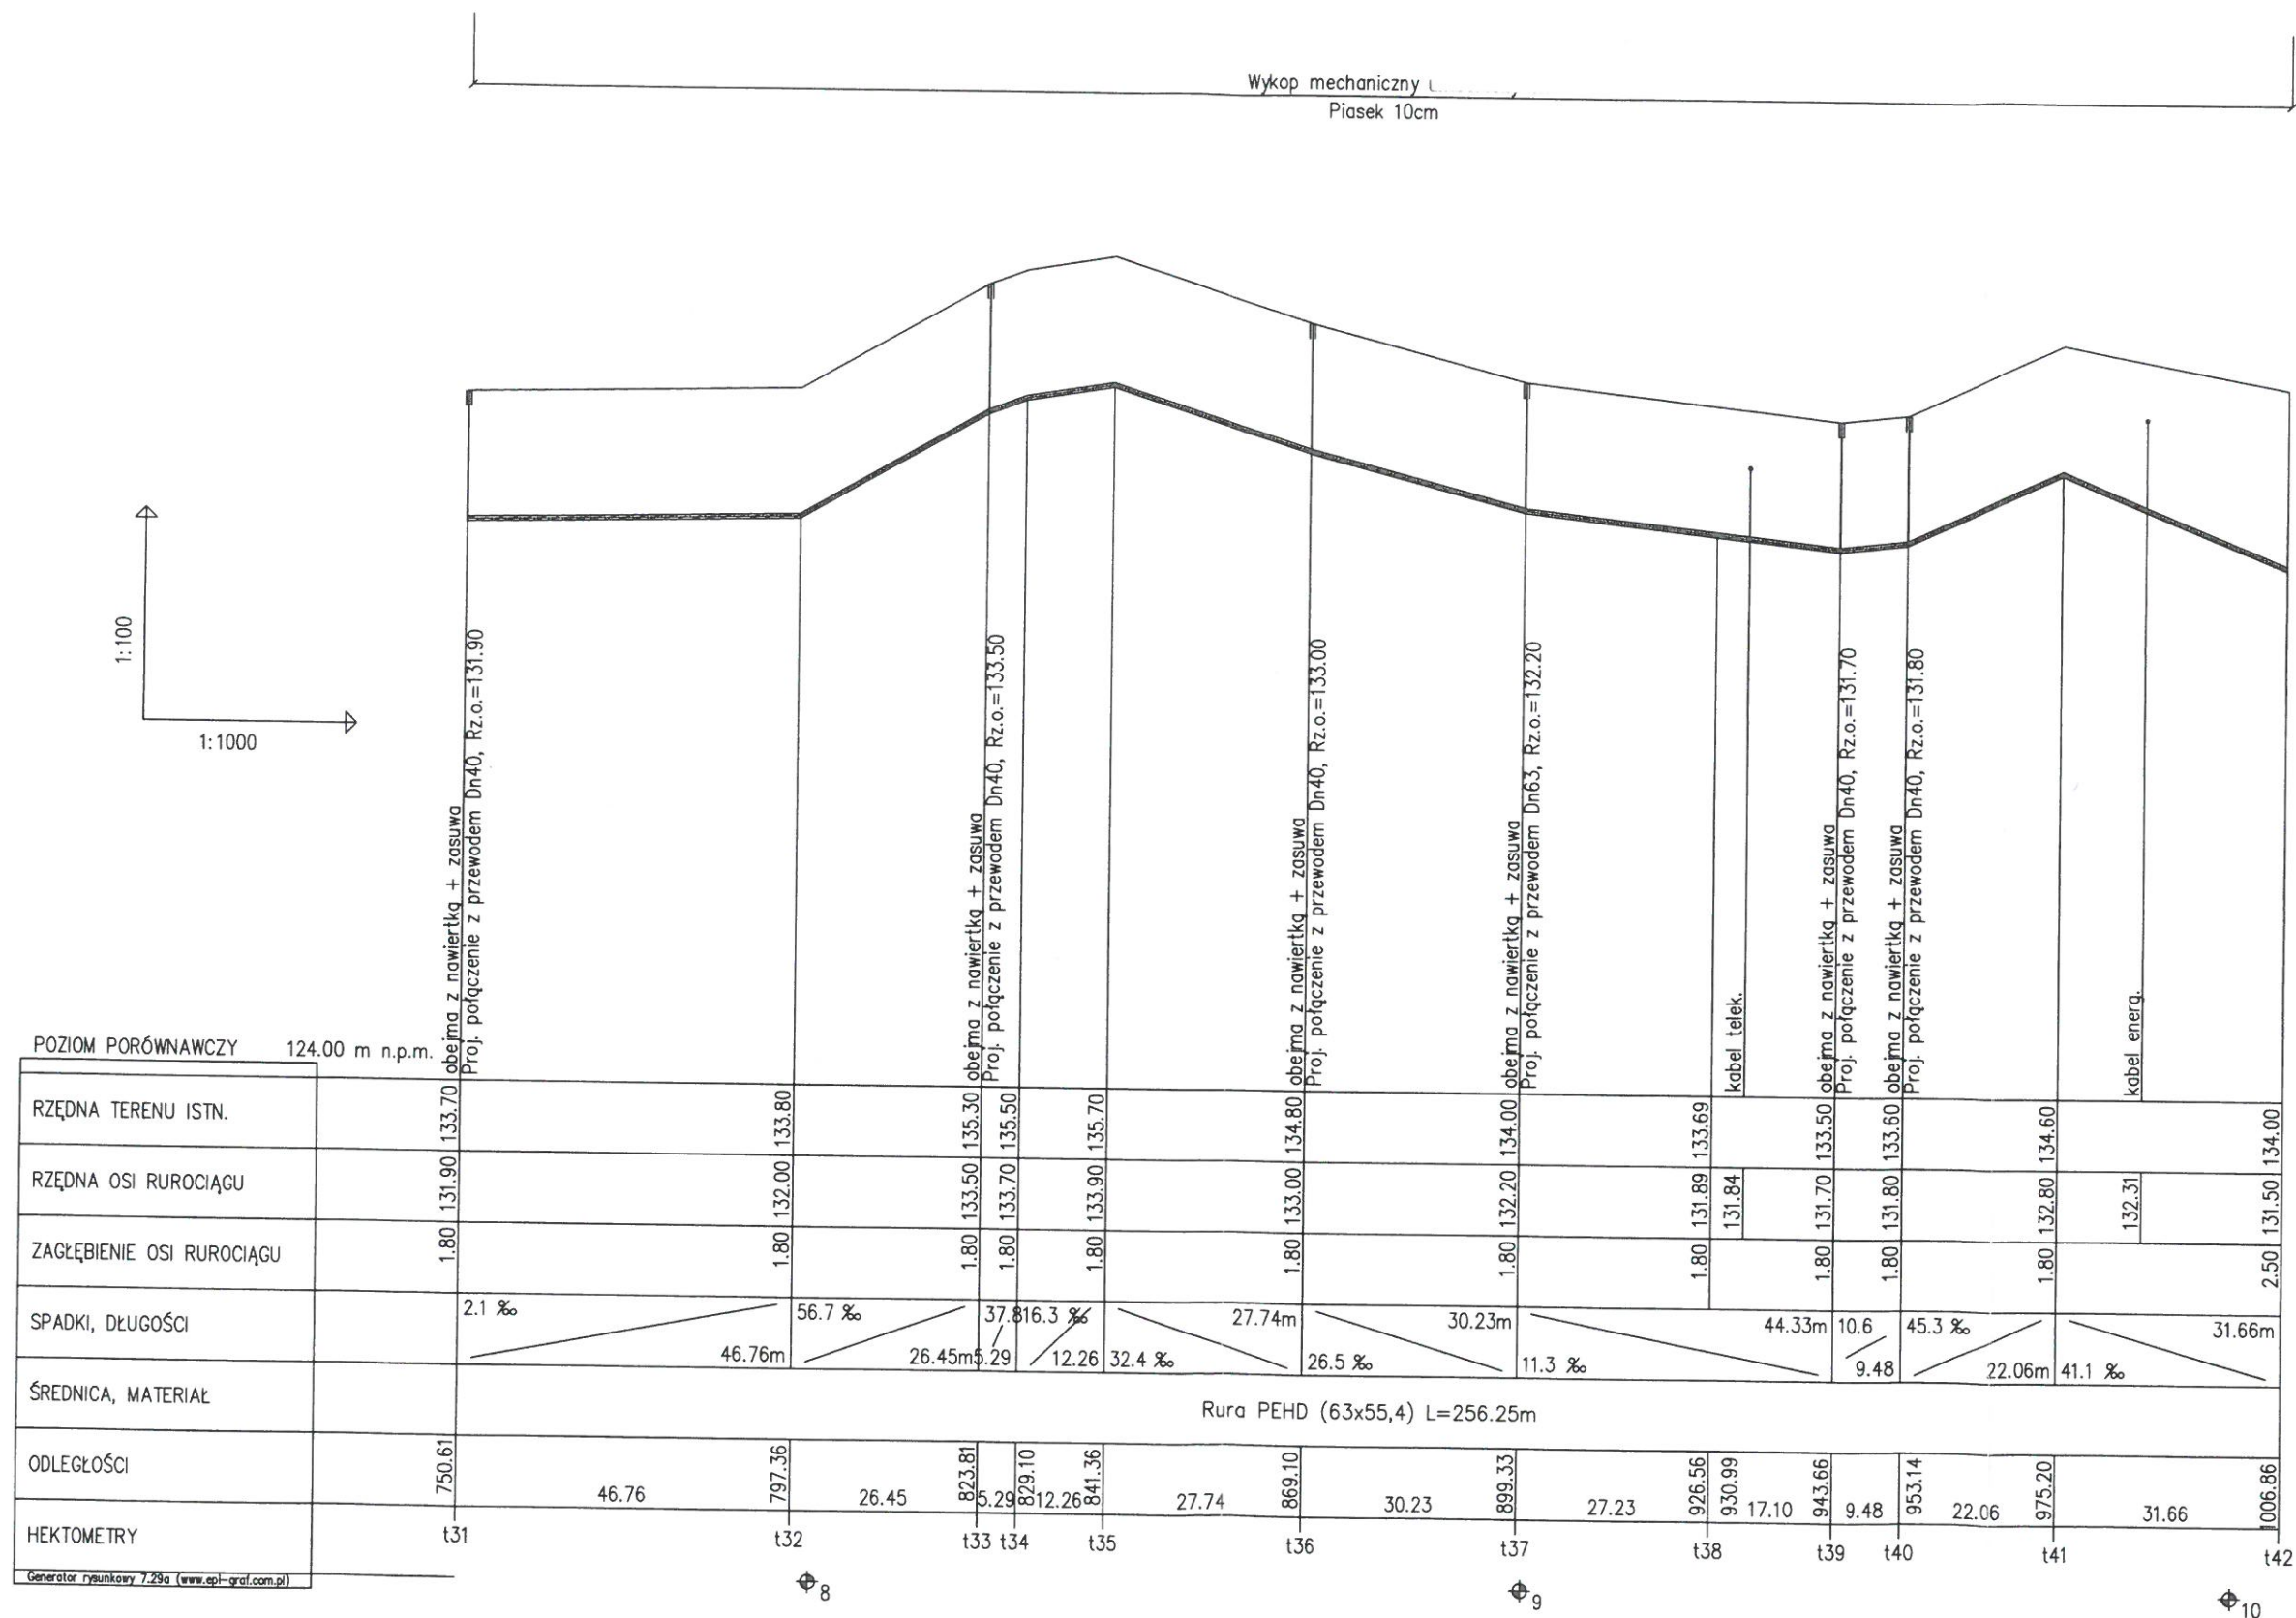

ZAKŁAD OBSŁUGI INWESTYCJI "KOMPLEX-BUD"	
11-500 Głęboko, ul. Królowej Jadwigi 18C/4, tel./fax. 87 428 50 13	
Tytuł opracowania	Budowa sieci wodno-kanalizacyjnej dla istniejącej i planowanej budowy jednorodzinnej w miejscowości Pianki w gminie Orzysz
Obiekt	Profil podłużny kanalizacji ciśnieniowej
Investor	Gmina Orzysz
ul. Rynek 3, 12-250 Orzysz	
Projektant:	mgr inż. Marta Skarżyńska-Stańczyk upr. Nr SUW-31/91/11
Sprawił:	mgr inż. Jan Giedziuszewicz upr. Nr WAM/0026/PW03/03
Skala	1:100/1:1000
Data	2011-11-11
Wzrost	19

POZIOM PORÓWNAWCZY 122.00 m n.p.m.

RZĘDNA TERENU ISTN.	132.30	131.70	131.10	130.80	131.10	131.80	132.07	131.00	131.80	131.00	129.20	131.30	128.94	130.20	130.50
RZĘDNA OSI RUROCIĄGU	130.50	129.90	129.30	129.00	129.30	130.00	130.27	129.20	130.00	129.20	129.39	129.50	128.94	128.40	128.70
ZAGŁĘBIENIE OSI RUROCIĄGU	1.80	1.80	1.80	1.80	1.80	1.80	1.80	1.80	1.80	1.80	1.80	1.80	1.80	1.80	1.80
SPADKI, DŁUGOŚCI	51.4 ‰	24.5 ‰	24.47m	15.9 ‰	9.8 ‰	30.72m	13.05	22.21m	23.2 ‰	46.15m	91	26.42m	22.9 ‰	34.37m	26.3 ‰
ŚREDNICA, MATERIAŁ	Rura PEHD (63x55,4) L=261.29m														
ODLEGŁOŚCI	1131.70	11.67	24.47	1167.84	18.89	1186.74	30.72	1217.45	13.05	230.50	22.21	252.72	46.15	298.87	8.80
HEKTOMETRY	t50	t51	t52	t53	t54	t55	t56	t57	t58	t59	t60	t61	t62		

Generator rysunkowy 7.29a (www.epi-graf.com.pl)

1:100
1:1000

Wykop mechaniczny
Piasek 10cm

rura przeciskowa
Ø126, L=12.5m

droga szer.=6.0m

kabel telek.

ZAKŁAD OBSŁUGI INWESTYCJI "KOMPLEX-BUD"

11-500 Głębokie, ul. Królów Jadwigi 16C/4, tel./fax. 87 428 50 13

Tytuł opracowania Budowa sieci wodno-kanalizacyjnej dla istniejącej i planowanej budowy jednorodzinnej w miejscowości Planki w gminie Orzysz

Obiekt Profil podłużny kanalizacji ciśnieniowej 150-162

Inwestor Gmina Orzysz

ul. Rynek 3, 12-250 Orzysz

Projektant: mgr inż. Marja Skarżyńska-Stańczyk upr. Nr SUW-31/91

S P.T. Sprawdził: mgr inż. Jan Giedziuszewicz upr. Nr WAM/0026/PW/05/03


Skala 1:100/1:1000

Data


WZ-19

Nr rys.


11

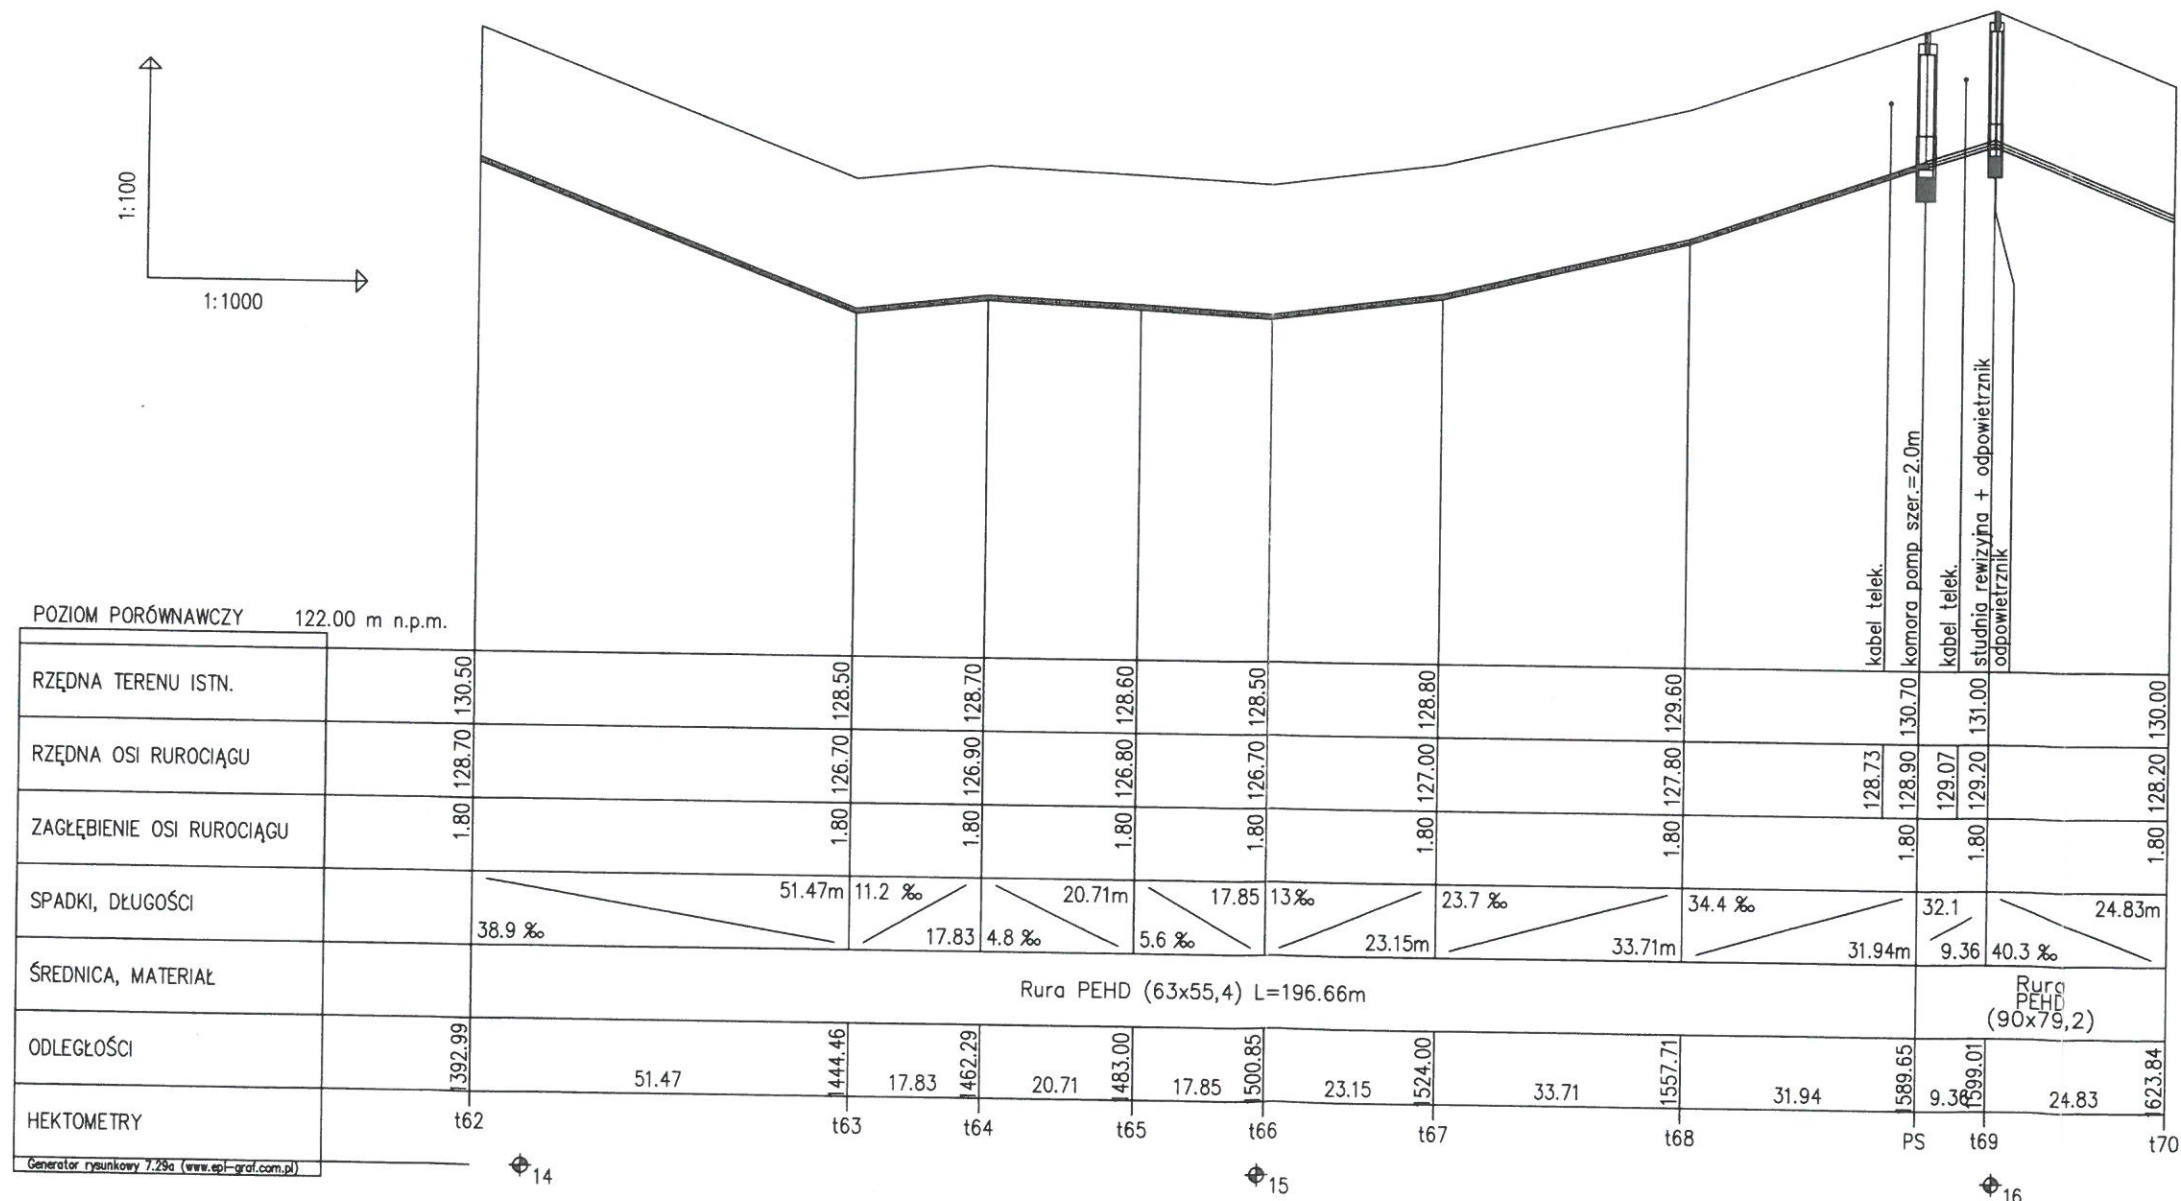


ZAKŁAD OBSŁUGI INWESTYCJI "KOMPLEX-BUD"			
11-500 Giżycko, ul. Królowej Jadwigi 18C/4, tel./fax. 87 428 50 13			
Tytuł opracowania	Budowa sieci wodno-kanalizacyjnej dla istniejącej i planowanej budowy jednorodzinnej w miejscowości Planki w gminie Orzysz		
Obiekt	Profil podłużny kanalizacji ciśnieniowej		
162-170	Nr rys.	12	
Inwestor	Gmina Orzysz	Skala	1:100/1:1000
ul. Rynek 3, 12-250 Orzysz	Projektant:	mgr inż. Marta Skarżyńska-Stańczyk upr. Nr SUW-31/19	
Stadium	P.T.	Data	
S	Sprawdził:	mgr inż. Jan Giedźuszewicz upr. Nr WAM/0026/PW/03/03	
		WZ-19	

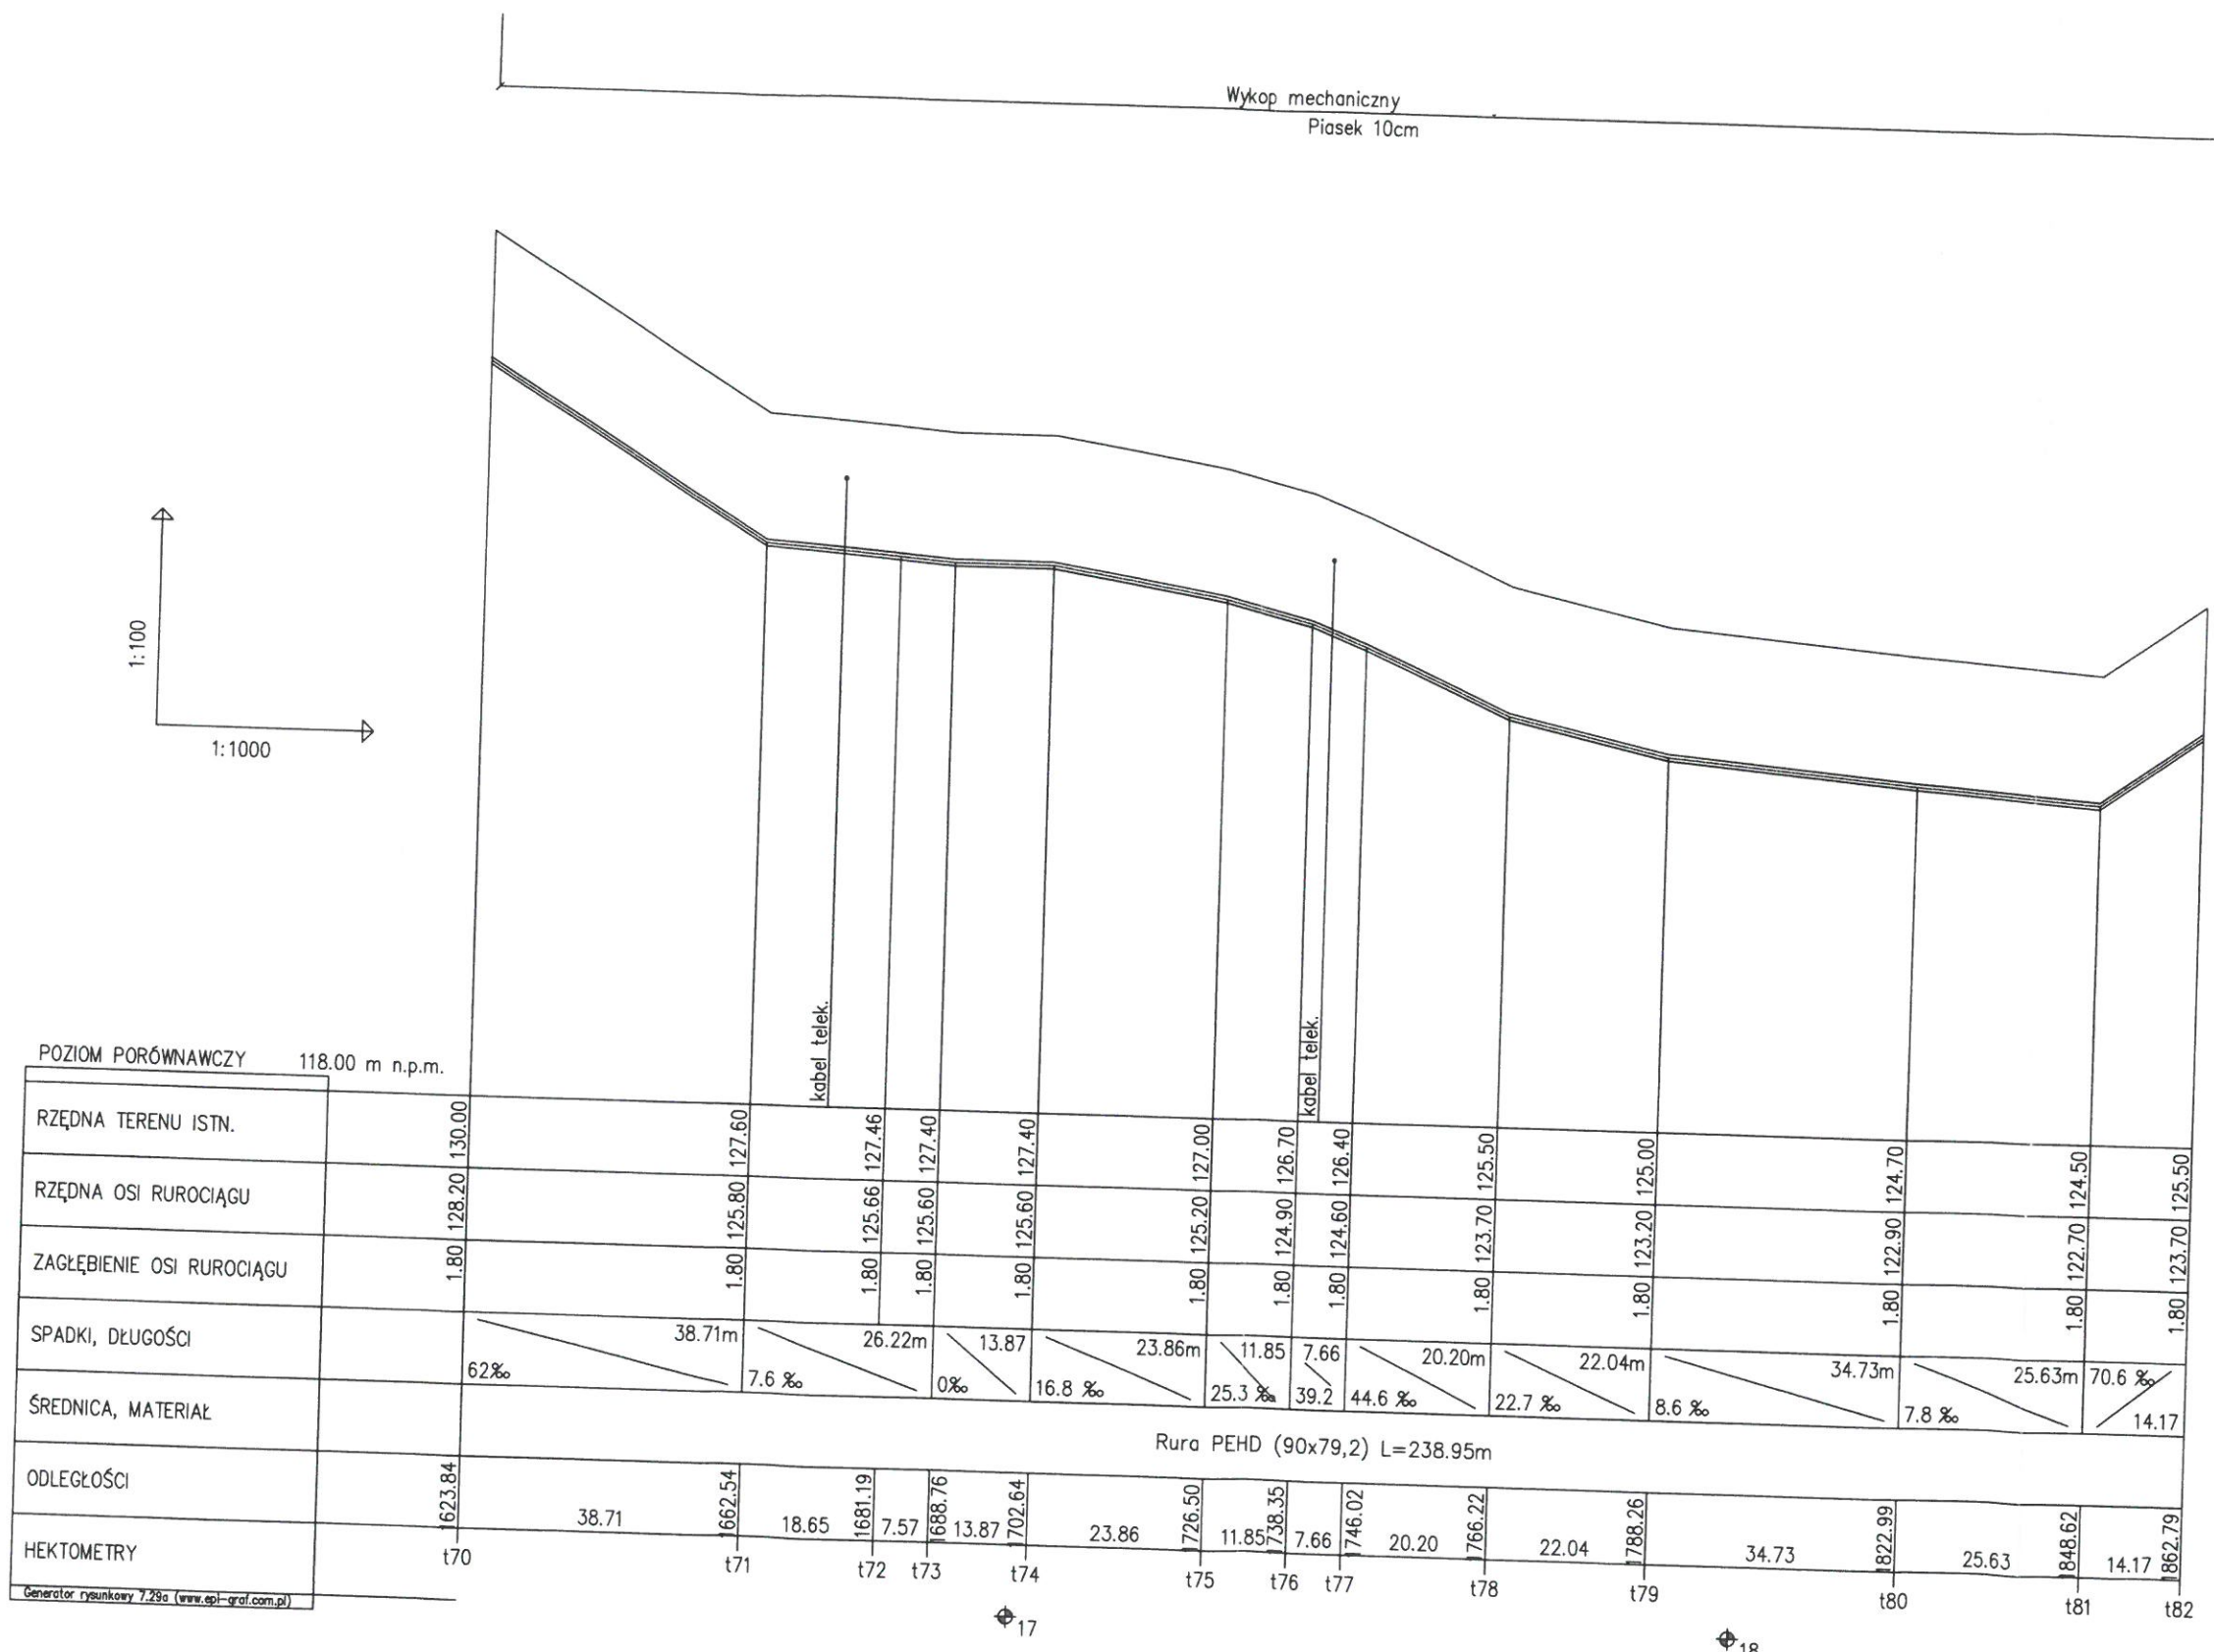


ZAKŁAD OBSŁUGI INWESTYCJI "KOMPLEX-BUD"			
11-500 Giżycko, ul. Królowej Jadwigi 18C/4, tel./fax. 87 428 50 13			
Tytuł opracowania	Budowa sieci wodno-kanalizacyjnej dla istniejącej i planowanej budowy jednorodzinnej w miejscowości Pianki w gminie Orzysz		
Obiekt	Profil podłużny kanalizacji ciśnieniowej		
Nr rys.	13		
Skala	1:100/1:1000		
Data	19/03/03		
WZ-19			
Investor	Gmina Orzysz		
ul. Rynek 3, 12-250 Orzysz			
Projektant:	mgr inż. Marja Skarżyńska-Stańczyk upr. Nr SUW-3/19/03		
Sprawił:	mgr inż. Jan Giedziuszewicz upr. Nr WAM/0026/PWOS/03		
Branża	S		
P.T.			

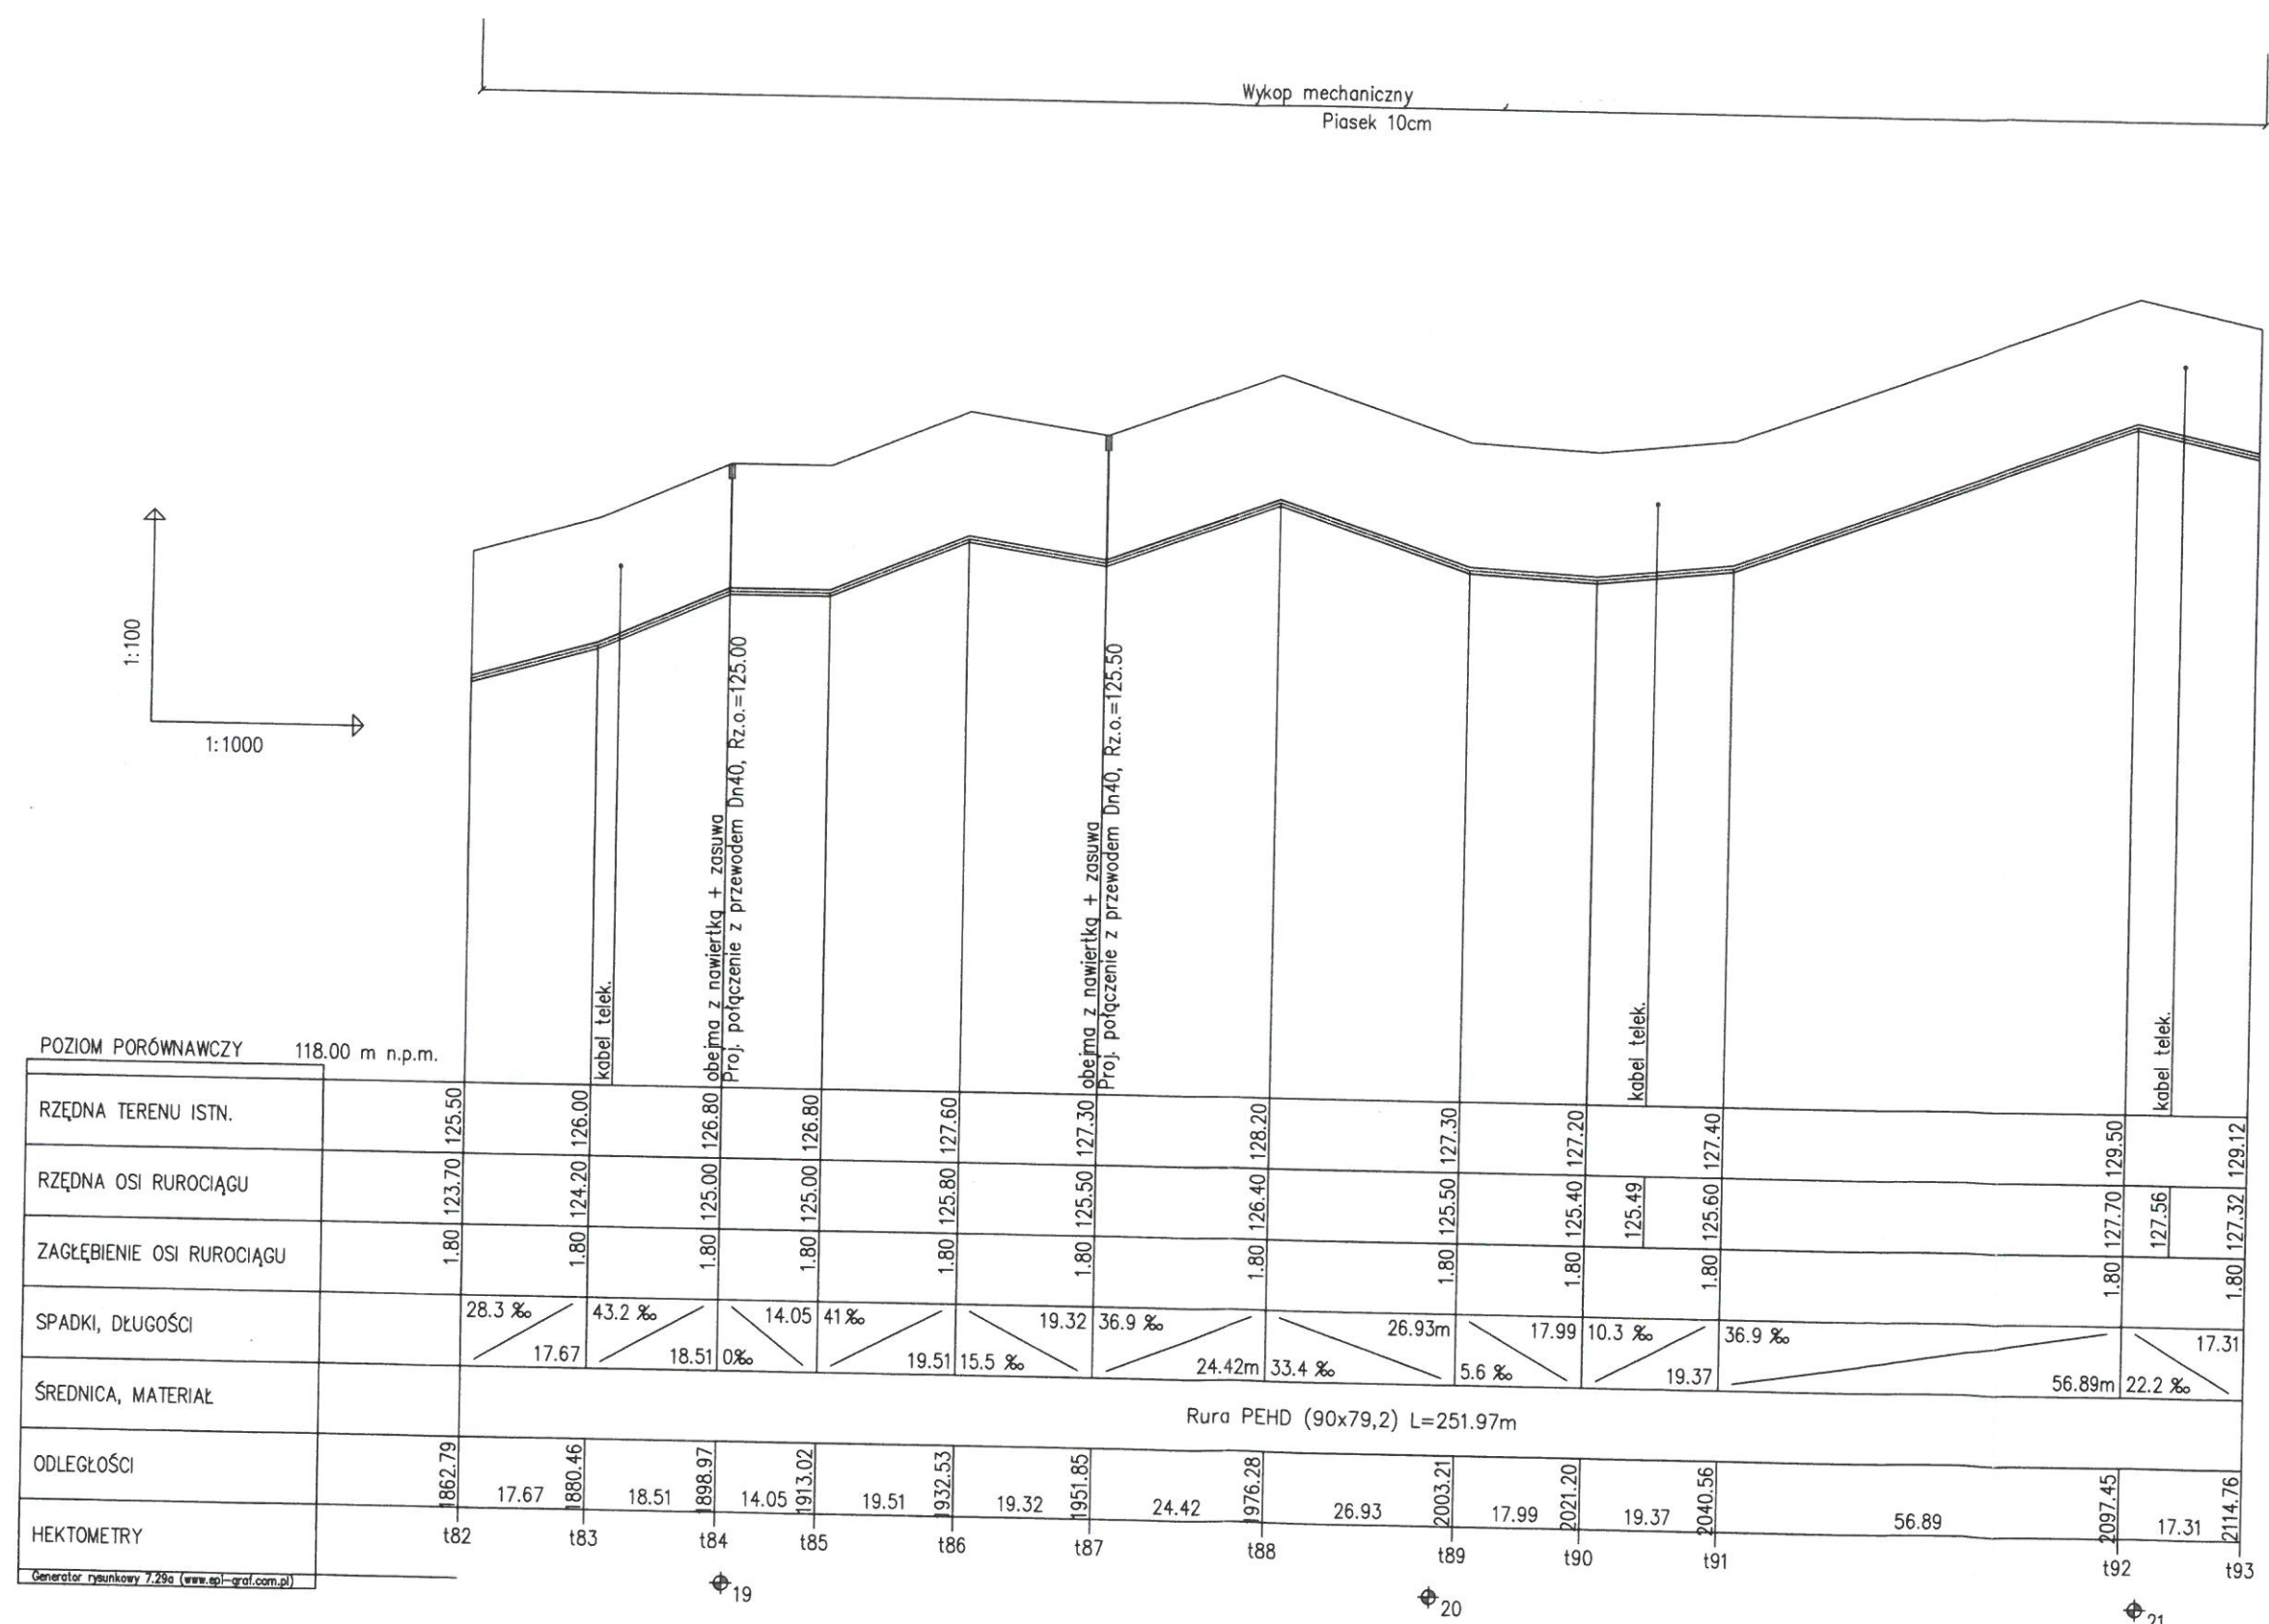


ZAKŁAD OBSŁUGI INWESTYCJI "KOMPLEX-BUD"			
11-500 Głęboko, ul. Królowej Jadwigi 18C/4, tel./fax. 87 428 50 13			
Budowa sieci wodno-kanalizacyjnej dla istniejącej i planowanej budowy jednorodzinnej w miejscowości Planki w gminie Orzysz			
Obiekt	Profil podłużny kanalizacji ciśnieniowej		
Nr rys.	14		
Skala	1:100/1:1000		
Data	WITZ-19		
Inwestor	Gmina Orzysz		
Projektant	mgr inż. Marta Skarżyńska-Stańczyk upr. Nr SUW-3/81		
Sprawił	mgr inż. Jan Giedziuszewicz upr. Nr WAM/0026/PW/03/03		
Branka	S		
P.T.	P.T.		

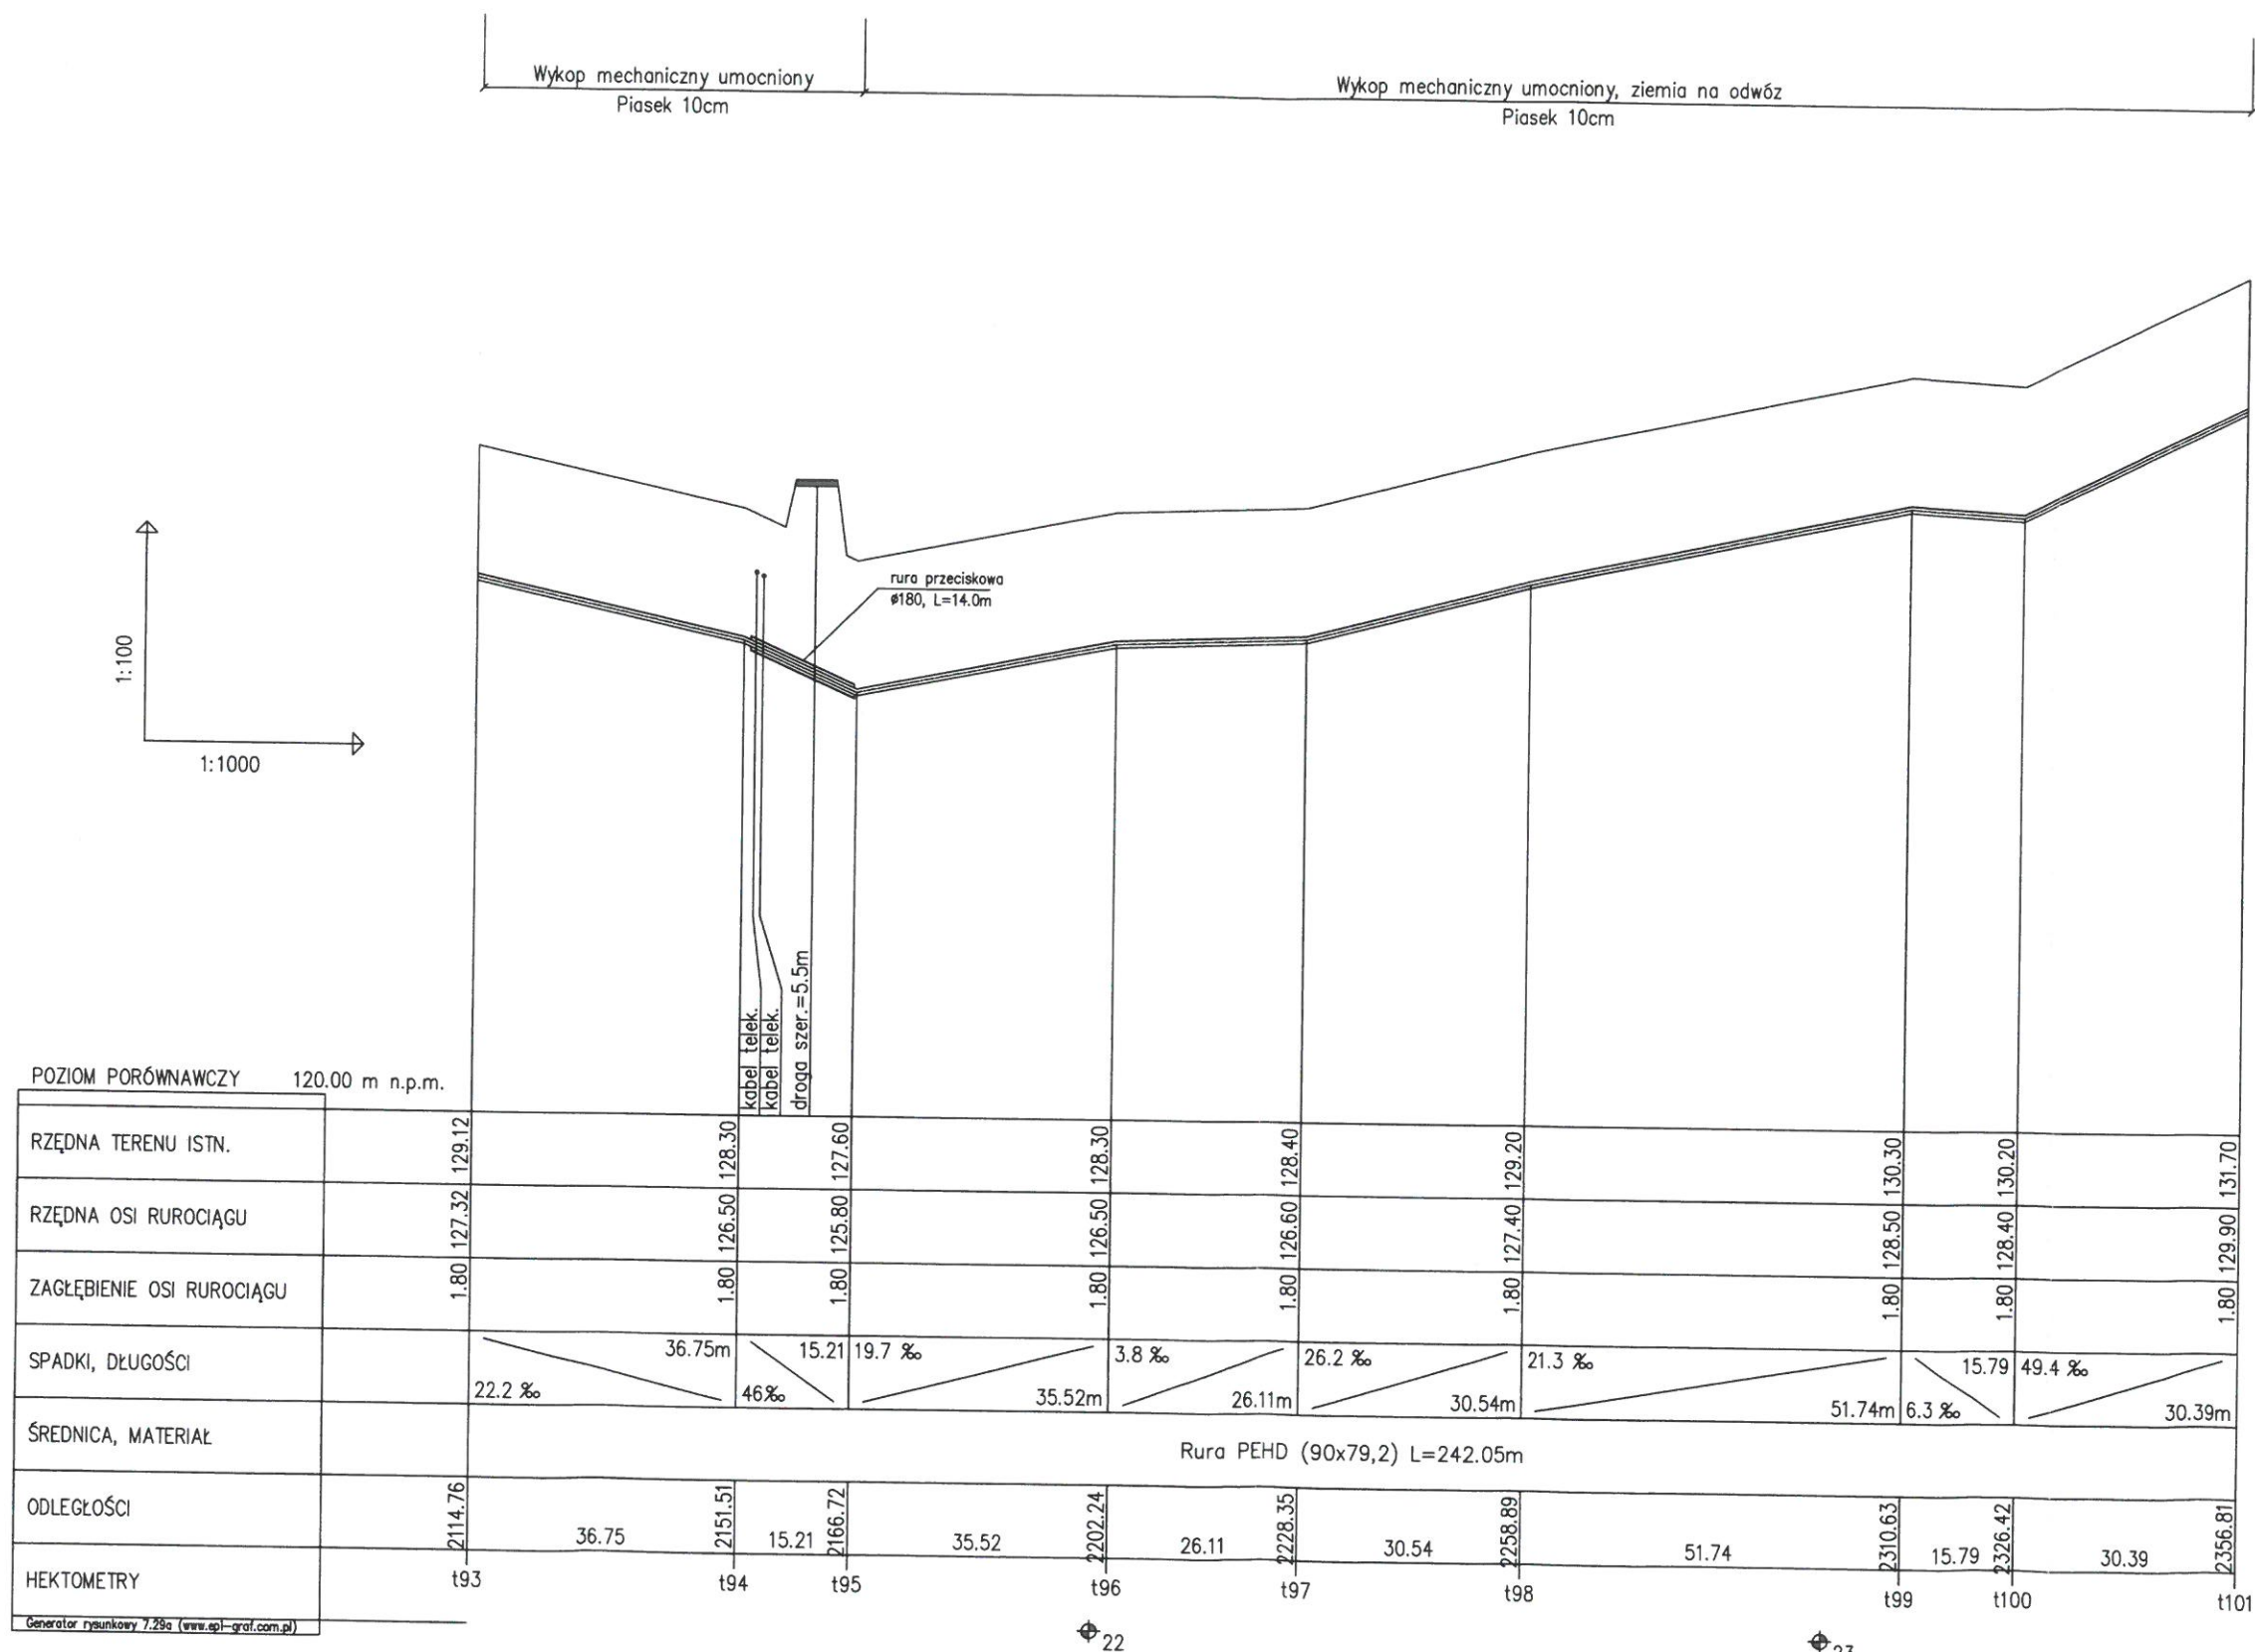

ZAKŁAD OBSŁUGI INWESTYCJI "KOMPLEX-BUD"	
11-500 Głębokie, ul. Królowej Jadwigi 18C/4, tel./fax. 87 428 50 13	
Tytuł opracowania	Budowa sieci wodno-kanalizacyjnej dla istniejącej i planowanej budowy jednorodzinnej w miejscowości Pianki w gminie Orzysz
Obiekt	Profil podłużny kanalizacji ciśnieniowej
193-1101	
Inwestor	Gmina Orzysz
ul. Rynek 3, 12-250 Orzysz	
Projektant:	mgr inż. Marja Skarżyńska-Stańczyk upr. Nr SUW-31/P
Stadium	P.T.
S	Sprawdził: mgr inż. Jan Giedruszewicz upr. Nr WAM/0026/PWOS/03
	WZ-19
Nr rys.	15
Skala	1:100/1:1000
Data	

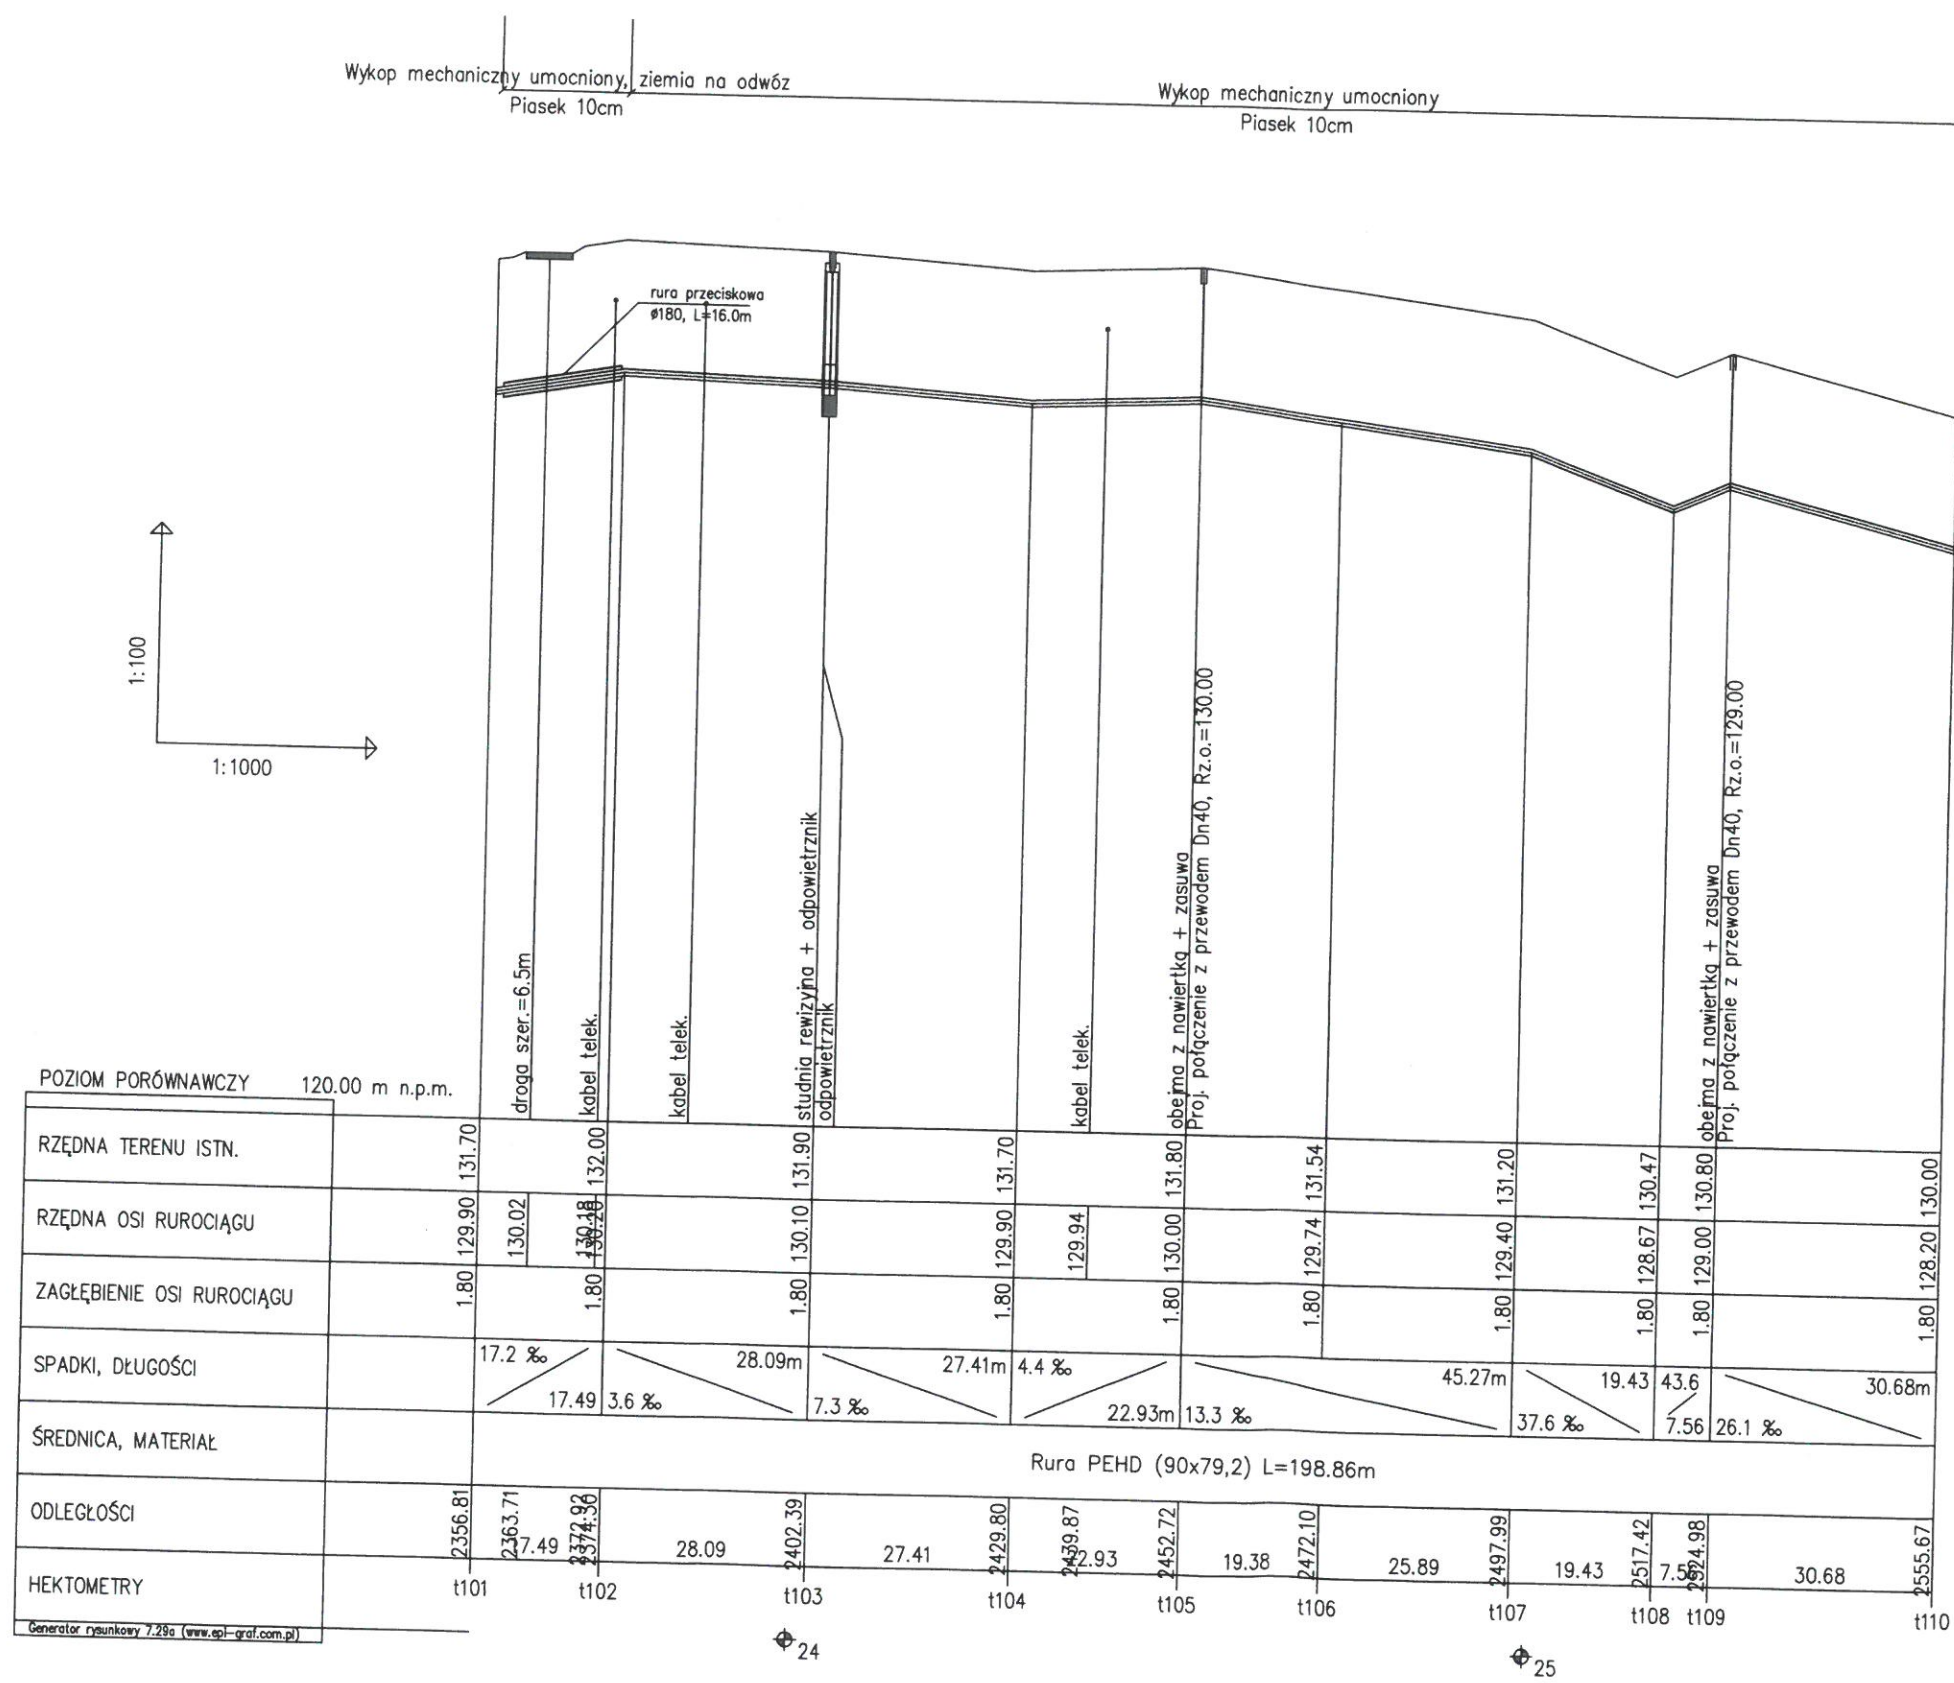



ZAKŁAD OBSŁUGI INWESTYCJI "KOMPLEX-BUD"	
11-500 Giżycko, ul. Królowej Jadwigi 18C/4, tel./fax. 87 428 50 13	
tytuł opracowania	Budowa sieci wodno-kanalizacyjnej dla istniejącej i planowanej budowy jednorodzinnej w miejscowości Pianki w gminie Orzysz
Obiekt	Profil podłużny kanalizacji ciśnieniowej
1101 - t110	
Investor	Gmina Orzysz
ul. Rynek 3, 12-250 Orzysz	
Projektant:	mgr inż. Marja Skarżyńska-Sitańczyk upr. Nr SUW-3/19/03
Branka	Stadium
S	P.T.
Sprawdził:	mgr inż. Jan Giedziuszewicz upr. Nr WAM/0026/PW/03/03
Nr rys.	15a
Skala	1:100/1:1000
Data	
WIZ-19	

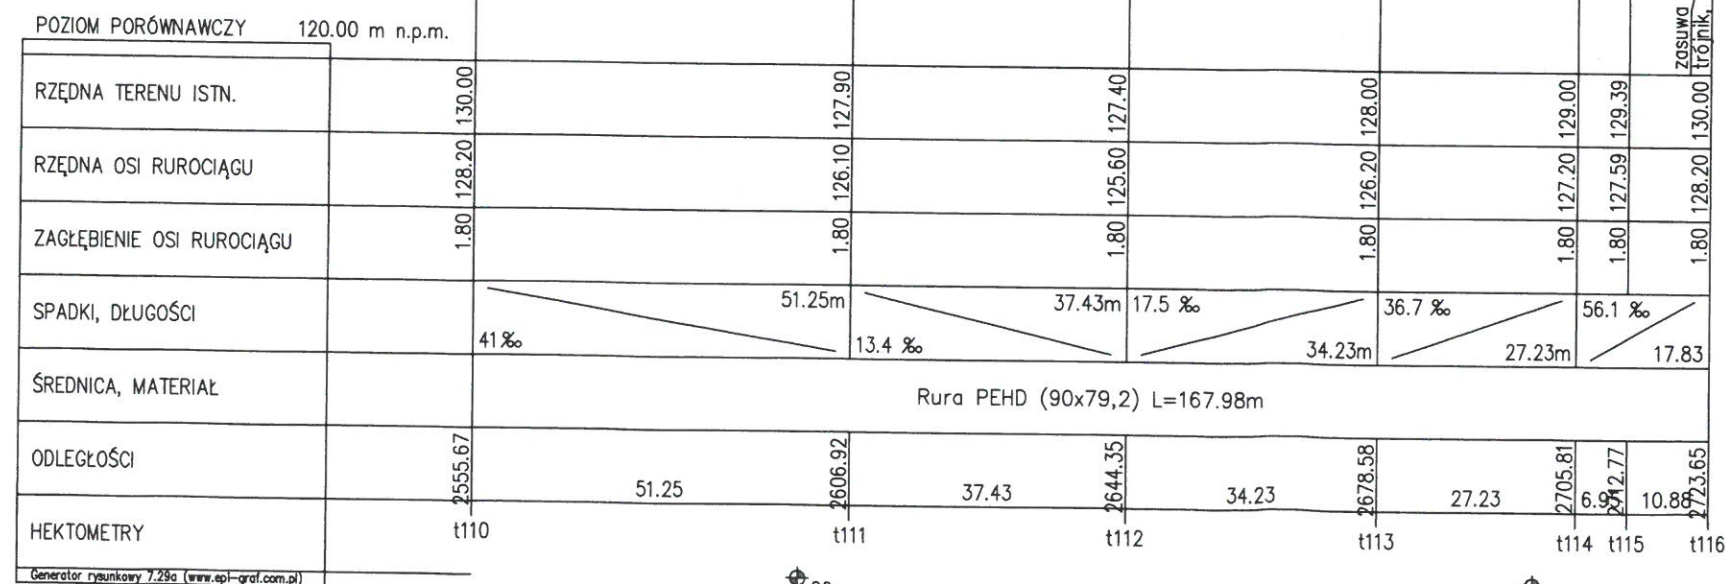


ZAKŁAD OBSŁUGI INWESTYCJI "KOMPLEX-BUD"	
11-500 Giżycko, ul. Królowej Jadwigi 18C/4, tel./fax. 87 428 50 13	
Tytuł opracowania	Budowa sieci wodno-kanalizacyjnej dla istniejącej i planowanej budowy jednorodzinnej w miejscowości Planki w gminie Orzysz
Obiekt	Profil podłużny kanalizacji ciśnieniowej
Inwestor	Gmina Orzysz
Branka	ul. Rynek 3, 12-250 Orzysz
S	Projektant: mgr inż. Maria Skarżyńska-Stańczyk upr. Nr SUW-31/191 Sprawdził: mgr inż. Jan Giedziuszewicz upr. Nr WAM/0026/PWOS/08
15b	
Skala 1:100/1:1000	
Data	
WZ-19	

POZIOM PORÓWNAWCZY		126.00 m n.p.m.	
RZĘDNA TERENU ISTN.		136.30	135.10
RZĘDNA OSI RUROCIĄGU		134.50	133.30
ZAGŁĘBIENIE OSI RUROCIĄGU		1.80	1.80
SPADKI, DŁUGOŚCI		110.8 ‰	10.83m
ŚREDNICA, MATERIAŁ		Rura PEHD (40x35,2)	
ODLEGŁOŚCI		0.00	10.83
HEKTOMETRY		t4	P2


Generator rysunkowy 7.29a (www.epi-graf.com.pl)

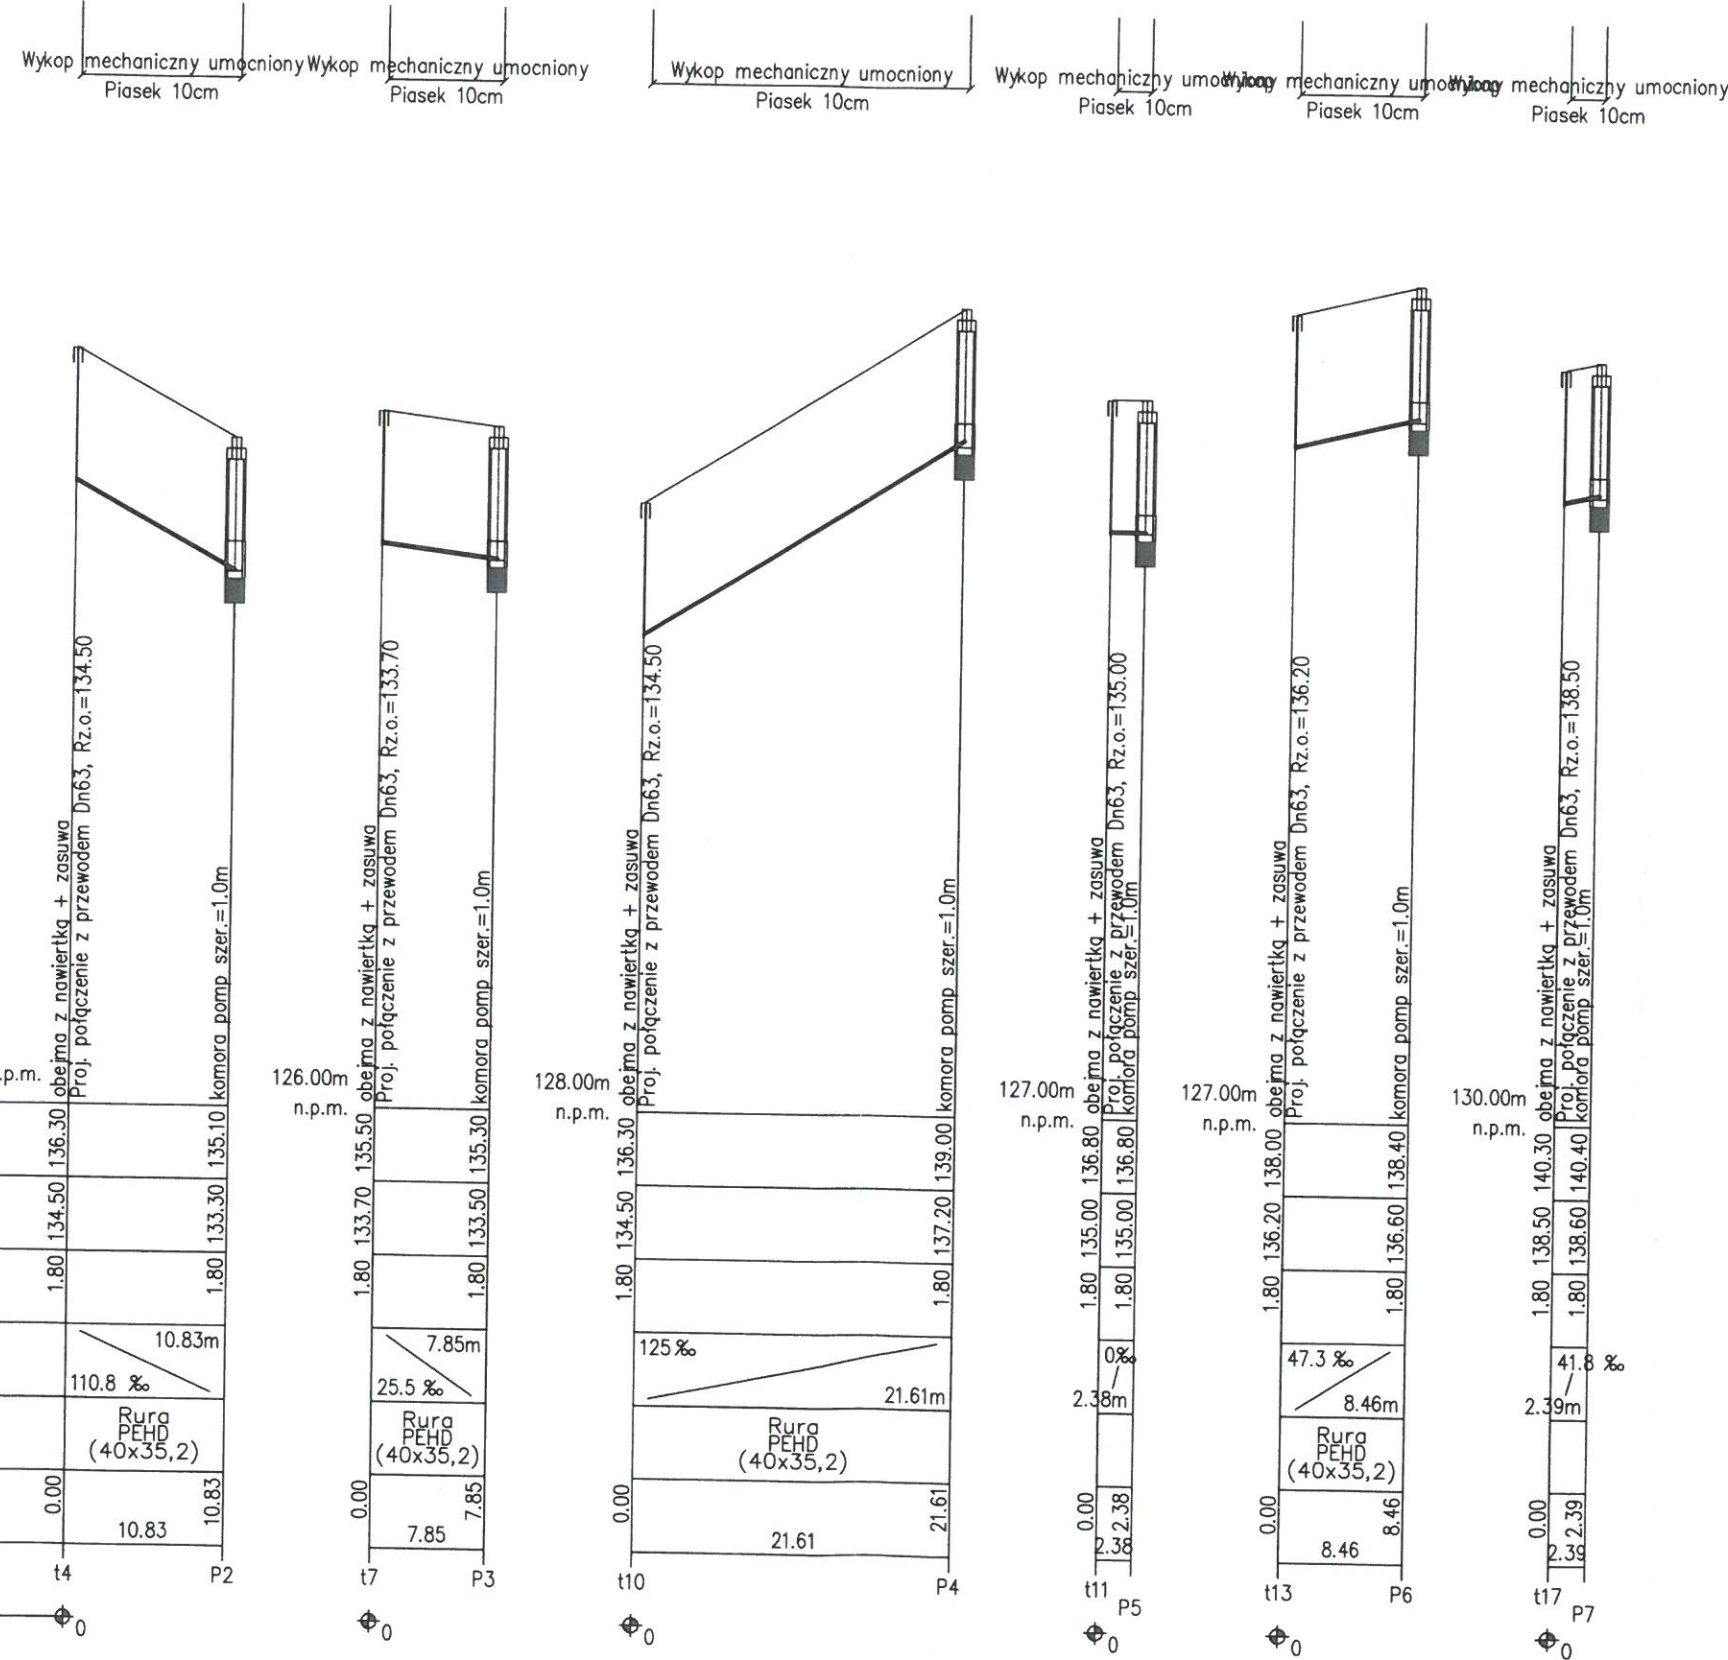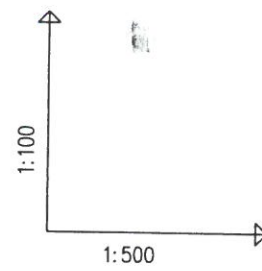

ZAKŁAD OBSŁUGI INWESTYCJI "KOMPLEX-BUD"	
11-500 Giżycko, ul. Królowej Jadwigi 15C/4, tel./fax. 87 428 50 13	
Tytuł opracowania	Budowa sieci wodno-kanalizacyjnej dla istniejącej i planowanej budowy jednorodzinnej w miejscowości Planki w gminie Orzysz
Obiekt	Profil podłużny kanalizacji ciśnieniowej
14-P2, 117-P7	
Inwestor	Gmina Orzysz
ul. Rynek 3, 12-250 Orzysz	
Projektant:	mgr inż. Marja Skarżyńska-Staniszczuk upr. Nr SUW-31/91
Sprowadzi:	mgr inż. Jan Giedziuszewicz upr. Nr WAM/0026/PWOS/03
Skala	1:100/1:500
Data	WZ-19
Nr rys.	17




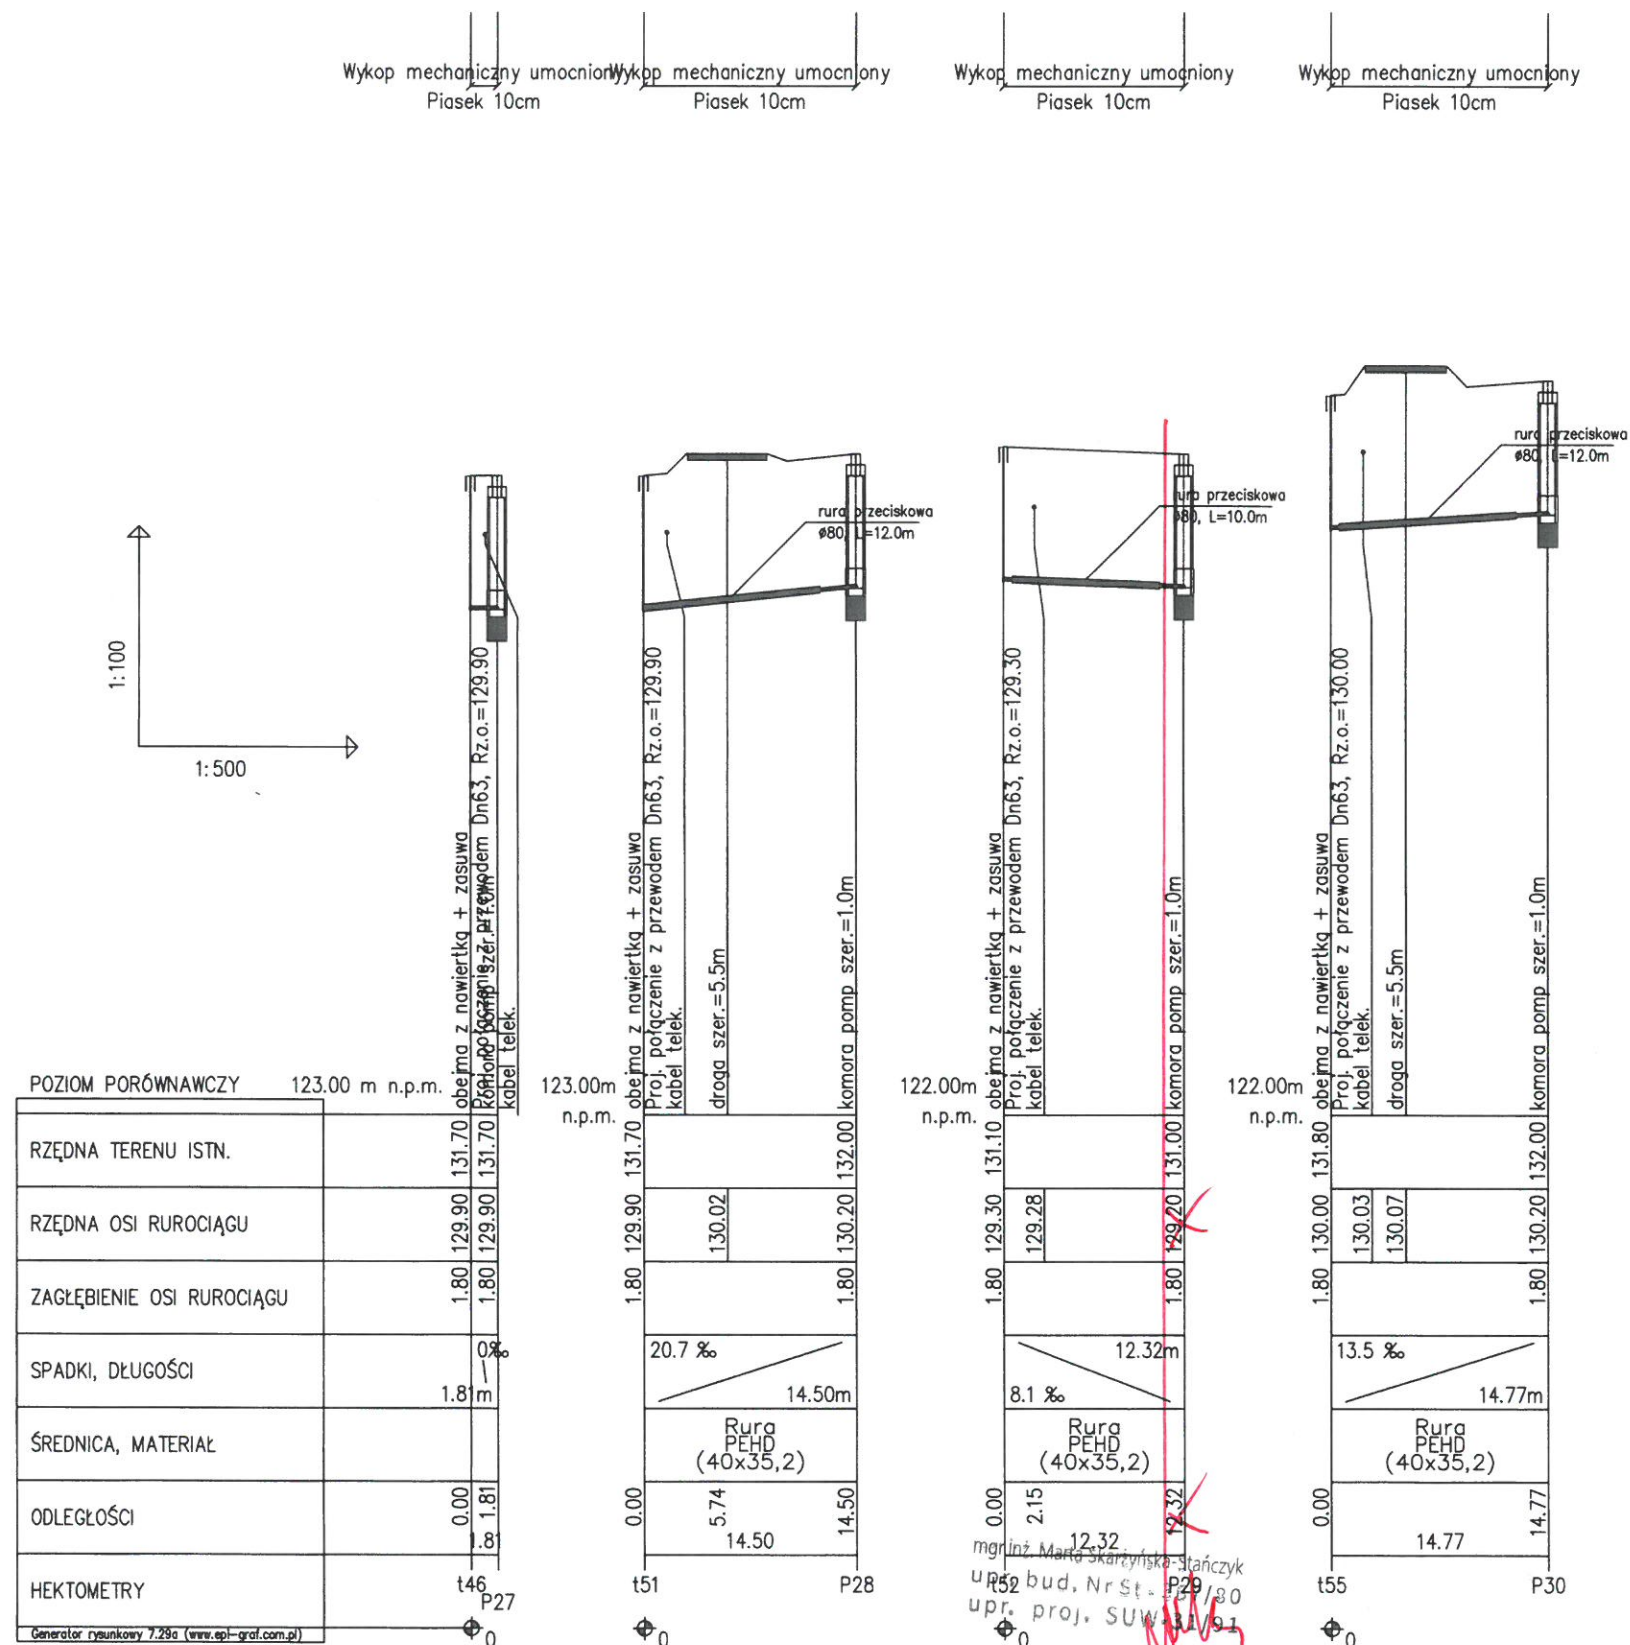


ZAKŁAD OBSŁUGI INWESTYCJI "KOMPLEX-BUD"		11-500 Giżycko, ul. Królowej Jadwigi 18C/4, tel./fax. 87 428 50 13	
Tytuł opracowania		Budowa sieci wodno-kanalizacyjnej dla istniejącej i planowanej budowy jednorodzinnej w miejscowości Planki w gminie Orzysz	
Obiekt	Profil podłużny kanalizacji ciśnieniowej	Nr rys.	21
Inwestor	Gmina Orzysz	Skala	1:100/1:500
Branża	Stadium	Data	WZ-19
S	P.T.	mgr inż. Marta Skarżyńska-Stańczyk	mgr inż. Jan Giedziuszewicz

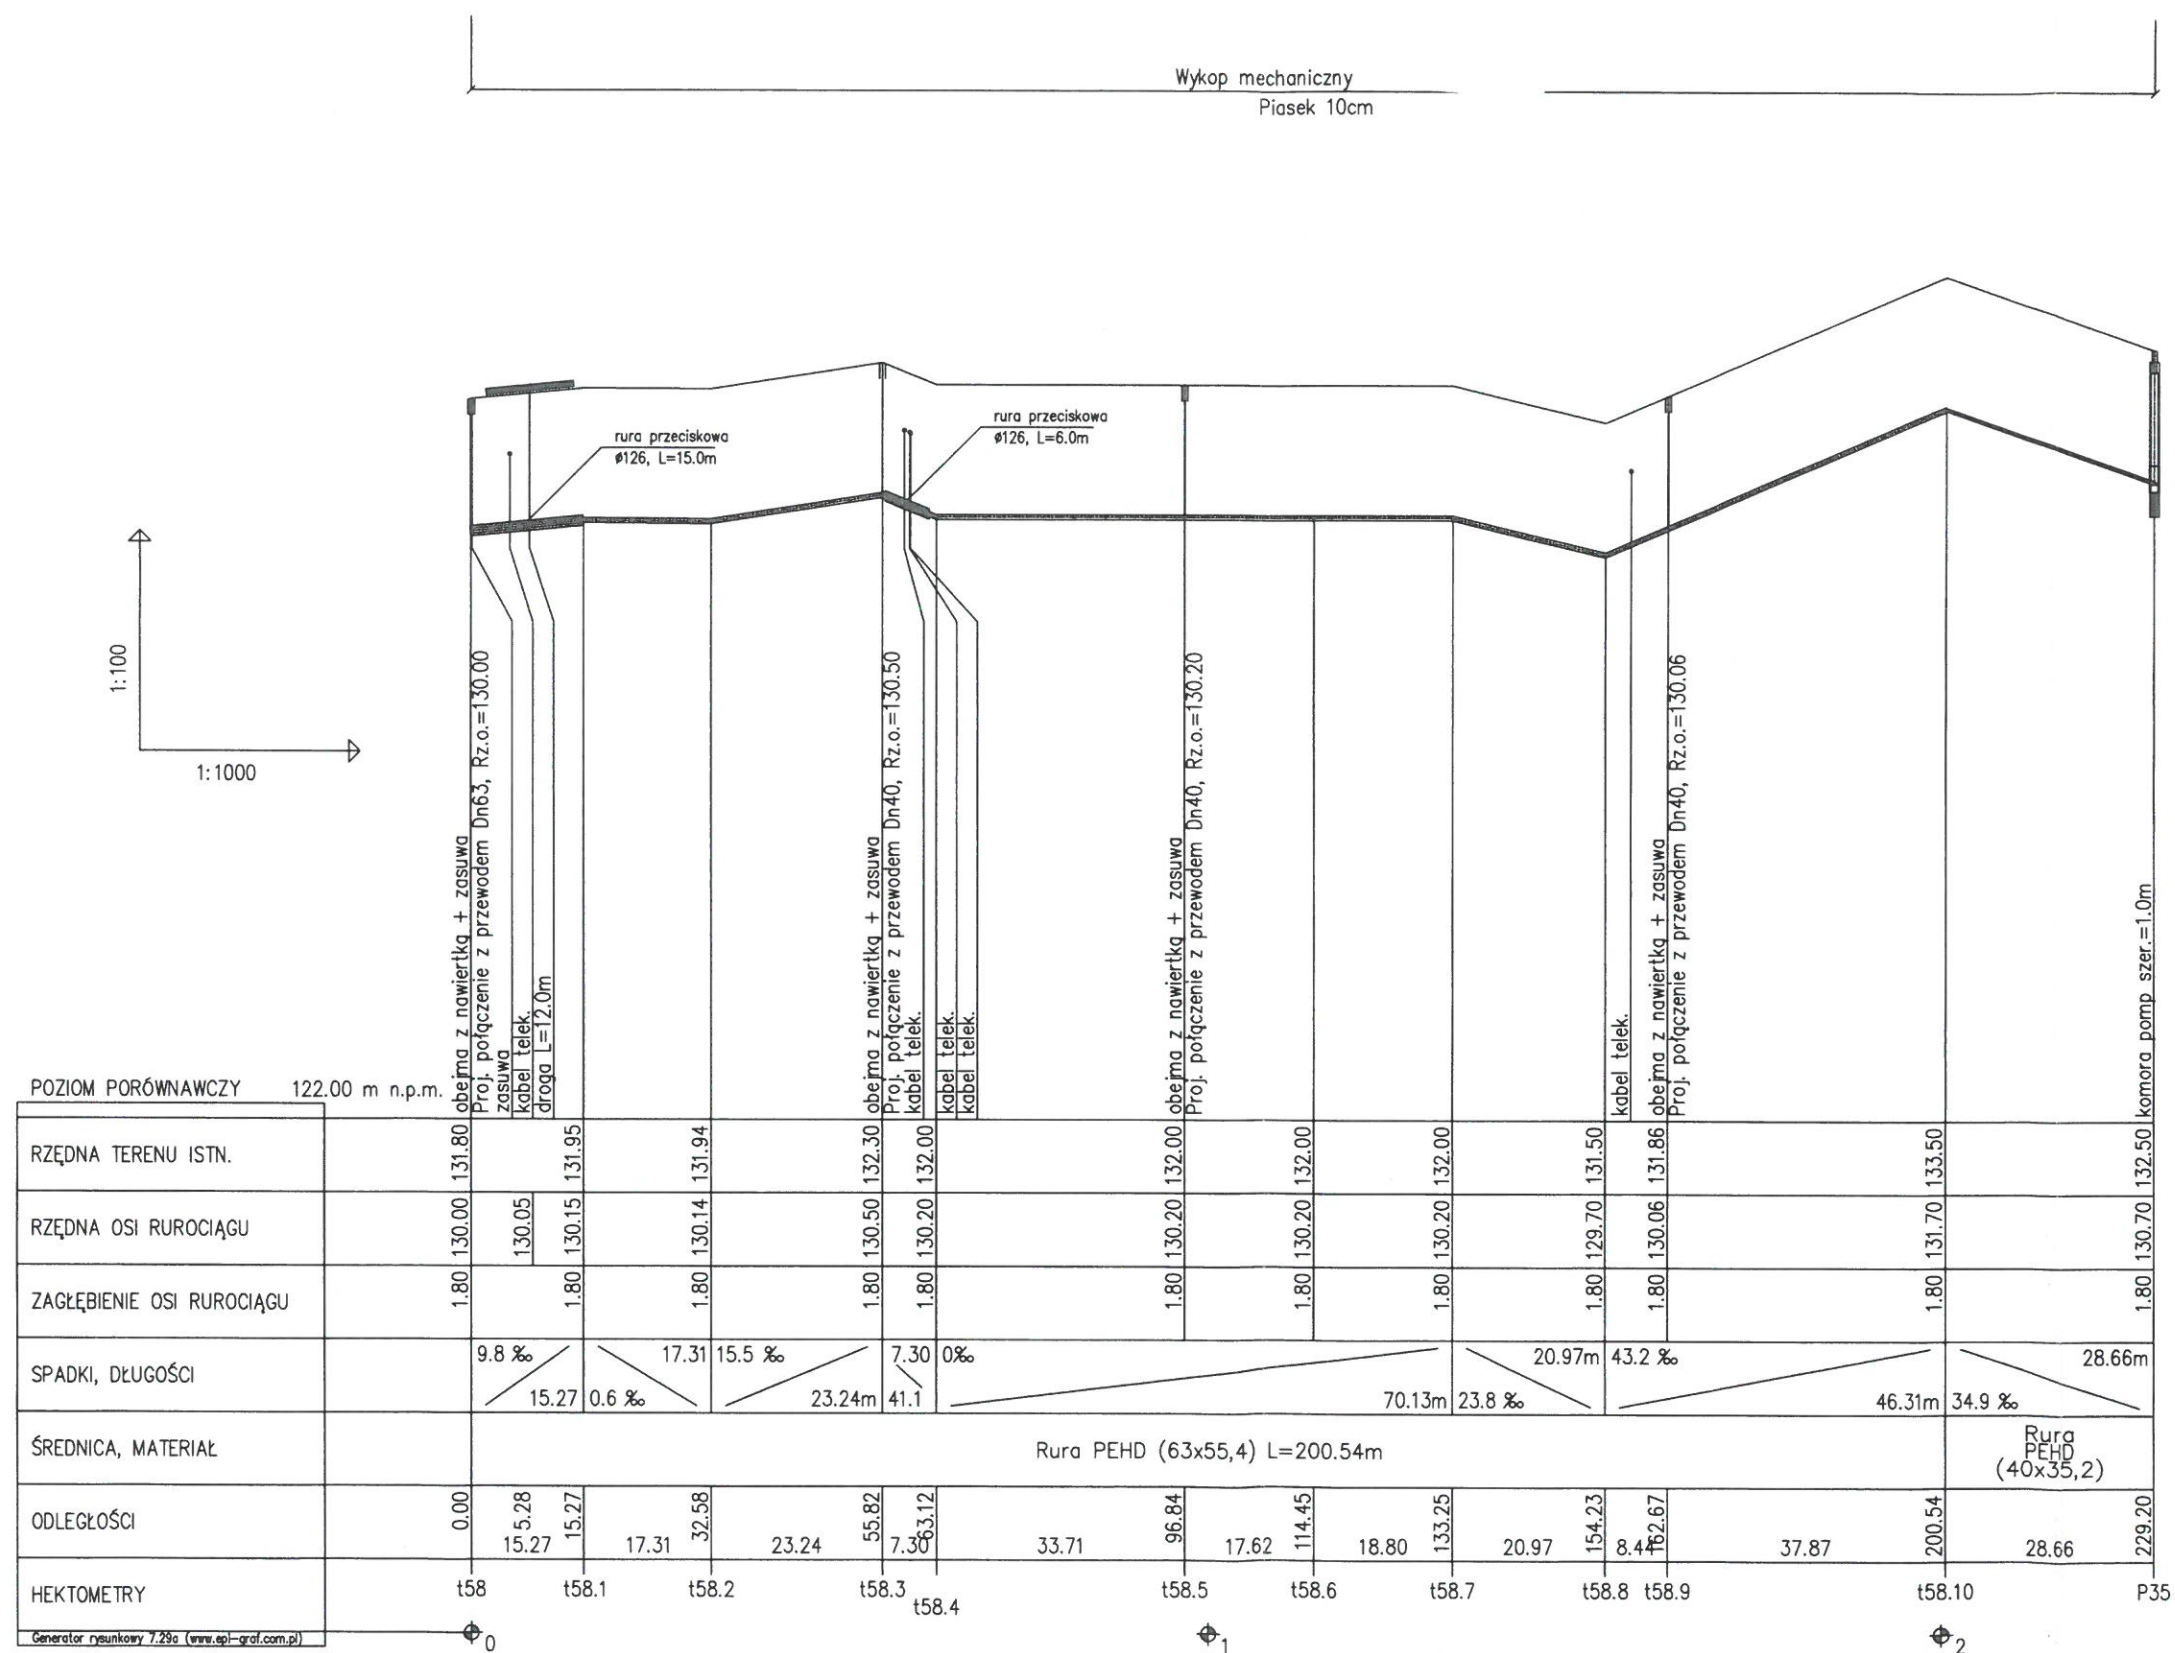


ZAKŁAD OBSŁUGI INWESTYCJI "KOMPLEX-BUD"			
11-500 Giżycko, ul. Królowej Jadwigi 16C/4, tel./fax. 87 428 50 13			
Tytuł opracowania		Budowa sieci wodno-kanalizacyjnej dla istniejącej i planowanej budowy jednorodzinnej w miejscowości Planki w gminie Orzysz	
Obiekt	Profil podłużny kanalizacji ciśnieniowej	Nr rys.	22
Inwestor	Gmina Orzysz ul. Rynek 3, 12-250 Orzysz	Skala	1:100/1:500
Projektant:	mgr inż. Marta Skarżyńska-Stańczyk upr. Nr SUW-31/91	Data	19.03.2003
Wzrost	P.T.	Wzrost	WZ-19


POZIOM PORÓWNAWCZY		122.00 m n.p.m.
RZĘDNA TERENU ISTN.		
RZĘDNA OSI RUROCIĄGU		
ZAGŁĘBIENIE OSI RUROCIĄGU		
SPADKI, DŁUGOŚCI		
ŚREDNICA, MATERIAŁ		
ODLEGŁOŚCI		
HEKTOMETRY		

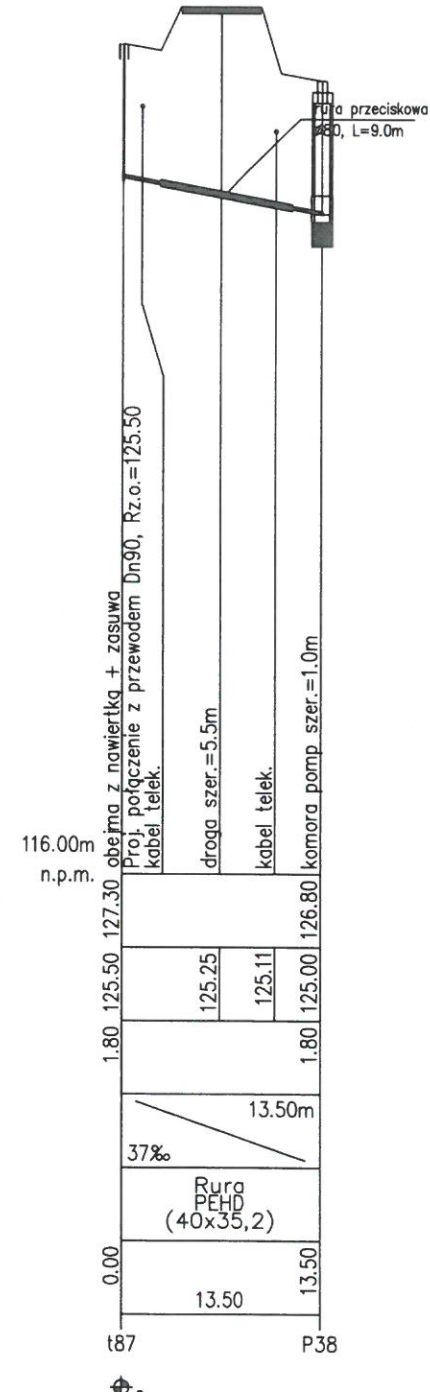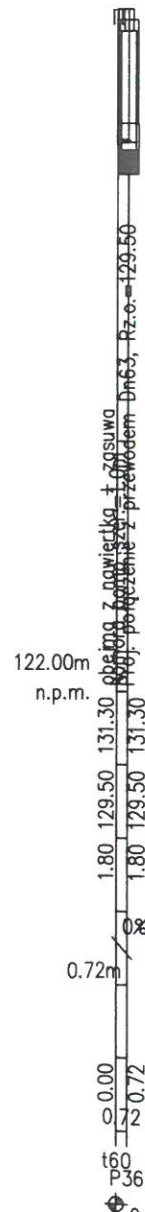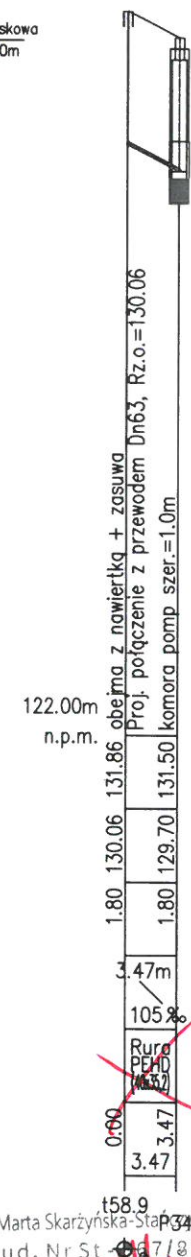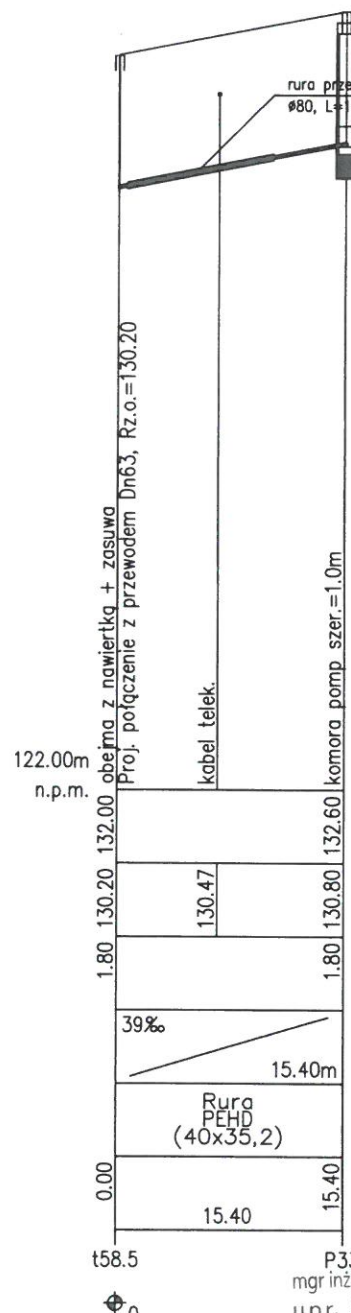

ZAKŁAD OBSŁUGI INWESTYCJI "KOMPLEX-BUD"	
11-500 Głogówko, ul. Królowej Jadwigi 18C/4, tel./fax. 87 428 50 13	
Tytuł opracowania	Budowa sieci wodno-kanalizacyjnej dla istniejącej i planowanej budowy jednorodzinnej w miejscowości Pianki w gminie Orzysz
Obiekt	Profil podłużny kanalizacji ciśnieniowej
Inwestor	Gmina Orzysz
Projektant	mgr inż. Marta Skarżyńska-Stańczyk
Sprawdził	mgr inż. Jan Gieduszewicz
Skala	1:100/1:500
Data	19.08.2019
Strona	19

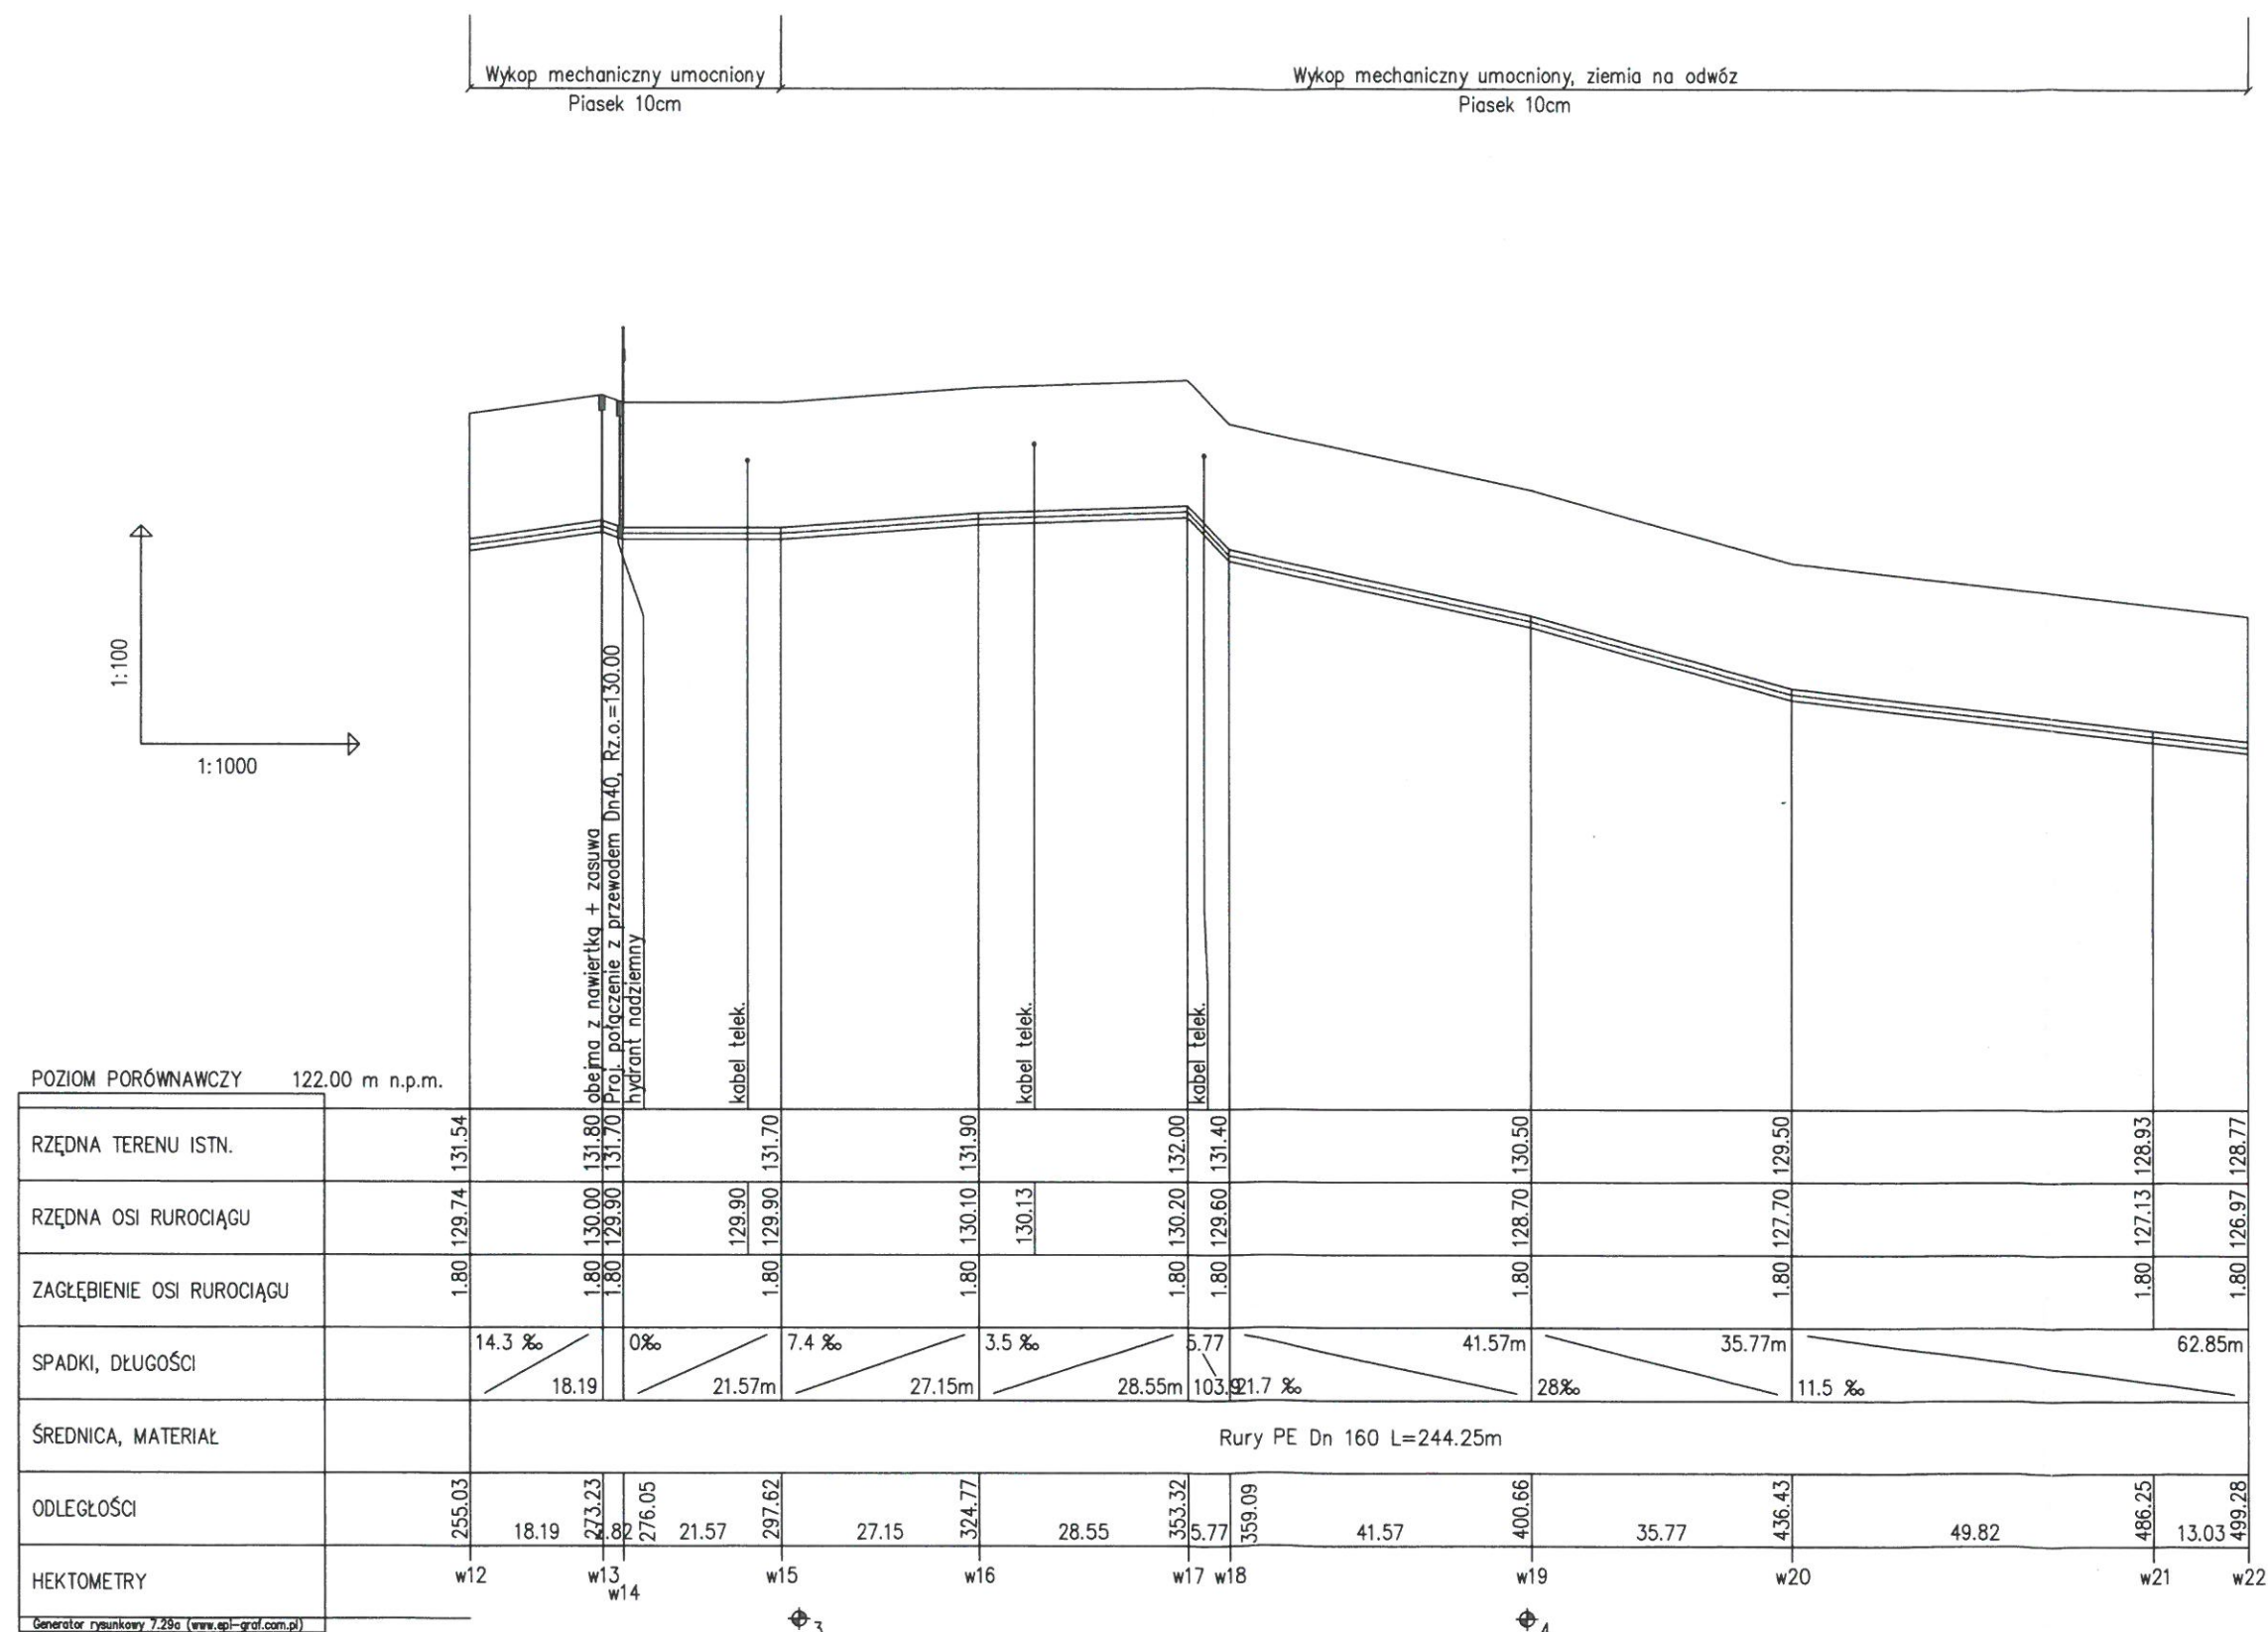


ZAKŁAD OBSŁUGI INWESTYCJI "KOMPLEX-BUD"			
11-500 Głizycko, ul. Królowej Jadwigi 18C/4, tel./fax. 87 428 50 13			
Tytuł opracowania	Budowa sieci wodno-kanalizacyjnej dla istniejącej i planowanej budowy jednorodzinnej w miejscowości Pianki w gminie Orzysz		
Obiekt	Profil podłużny sieci wodociągowej w12-w22	Nr rys.	26
Inwestor	Gmina Orzysz	Skala	1:100/1:1000
Branża	S	Projektant:	mgr inż. Maria Skarżyńska-Stanczyk upr. Nr SUW-81/91
	P.T.	Sprawdził:	mgr inż. Jan Giedruszewicz upr. Nr WAM/0026/PWQS/03
		Data	W1Z-19

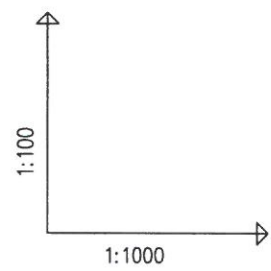


Wykop mechaniczny umocniony, ziemia na odwz
Piasek 10cm


Wykop mechaniczny umocniony
Piasek 10cm

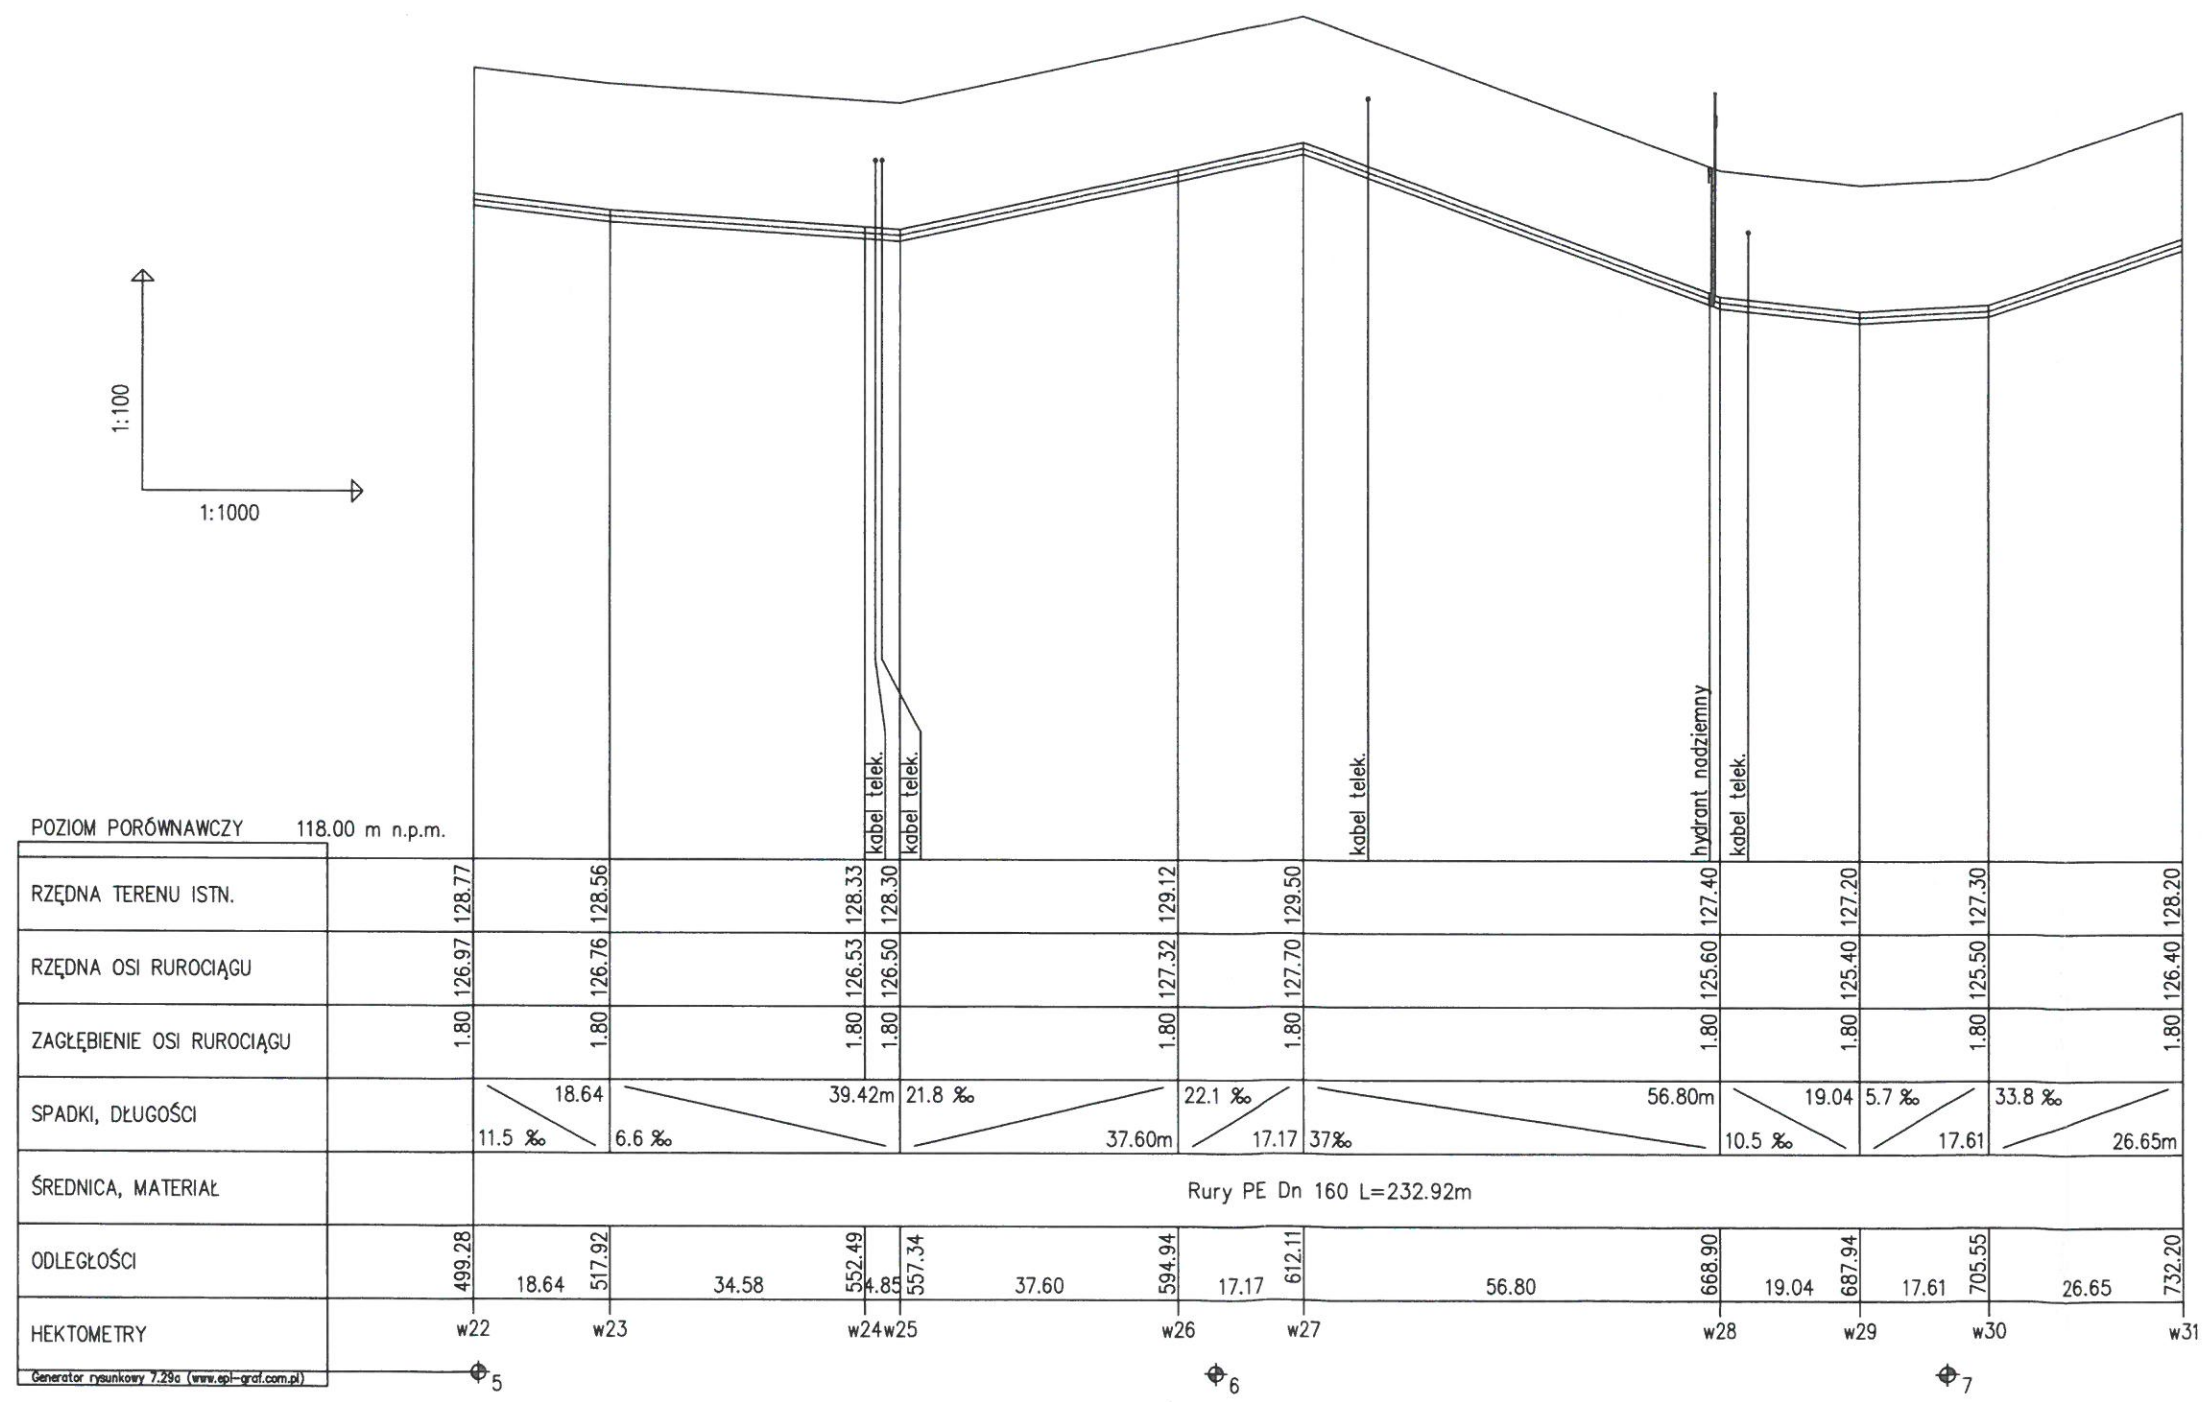


POZIOM PORÓWNAWCZY		118.00 m n.p.m.					kabel	kabel				kabel		hydrant	kabel						
RZĘDNA TERENU ISTN.		128.77		128.56			128.33	128.30			129.12		129.50		127.40		127.20		127.30		128.20
RZĘDNA OSI RUROCIĄGU		126.97		126.76			126.53	126.50			127.32		127.70		125.60		125.40		125.50		126.40
ZAGŁĘBIENIE OSI RUROCIĄGU		1.80		1.80			1.80	1.80			1.80		1.80		1.80		1.80		1.80		1.80
SPADKI, DŁUGOŚCI		11.5 ‰	18.64	6.6 ‰	39.42m	21.8 ‰	37.60m			22.1 ‰	17.17	37‰	56.80m	10.5 ‰	19.04	5.7 ‰	17.61	33.8 ‰	26.65m		
ŚREDNICA, MATERIAŁ	Rury PE Dn 160 L=232.92m																				
ODLEGŁOŚCI		499.28	18.64	517.92	34.58	552.49	4.85	557.34	37.60	594.94	17.17	612.11	56.80	668.90	19.04	687.94	17.61	705.55	26.65	732.20	
HEKTOMETRY		w22	w23			w24	w25			w26	w27			w28	w29			w30		w31	
Generator rysunkowy 7.29c (www.gpl-graf.com.pl)																					

ZAKŁAD OBSŁUGI INWESTYCJI "KOMPLEX-BUD"						
11-500 Giżycko, ul. Królowej Jadwigi 18C/4, tel./fax. 87 428 50 13						
Tytuł opracowania		Budowa sieci wodno-kanalizacyjnej dla istniejącej i planowanej budowy jednorodzinnej w miejscowości Pianki w gminie Orzysz				
Obiekt	Profil podłużny sieci wodociągowej		Nr rys.		27	
Inwestor	Gmina Orzysz		Skala		1:100/1:1000	
Branża	Stadium	ul. Rynek 3, 12-250 Orzysz		Projektant:		Data
S	P.T.			mgr inż. Marta Skarżyńska-Stańczyk upr. Nr SUW-31/91		WRZ-19
				Sprawdził:		
				mgr inż. Jan Giedźszewicz upr. Nr WAM/0026/PWOS/03		

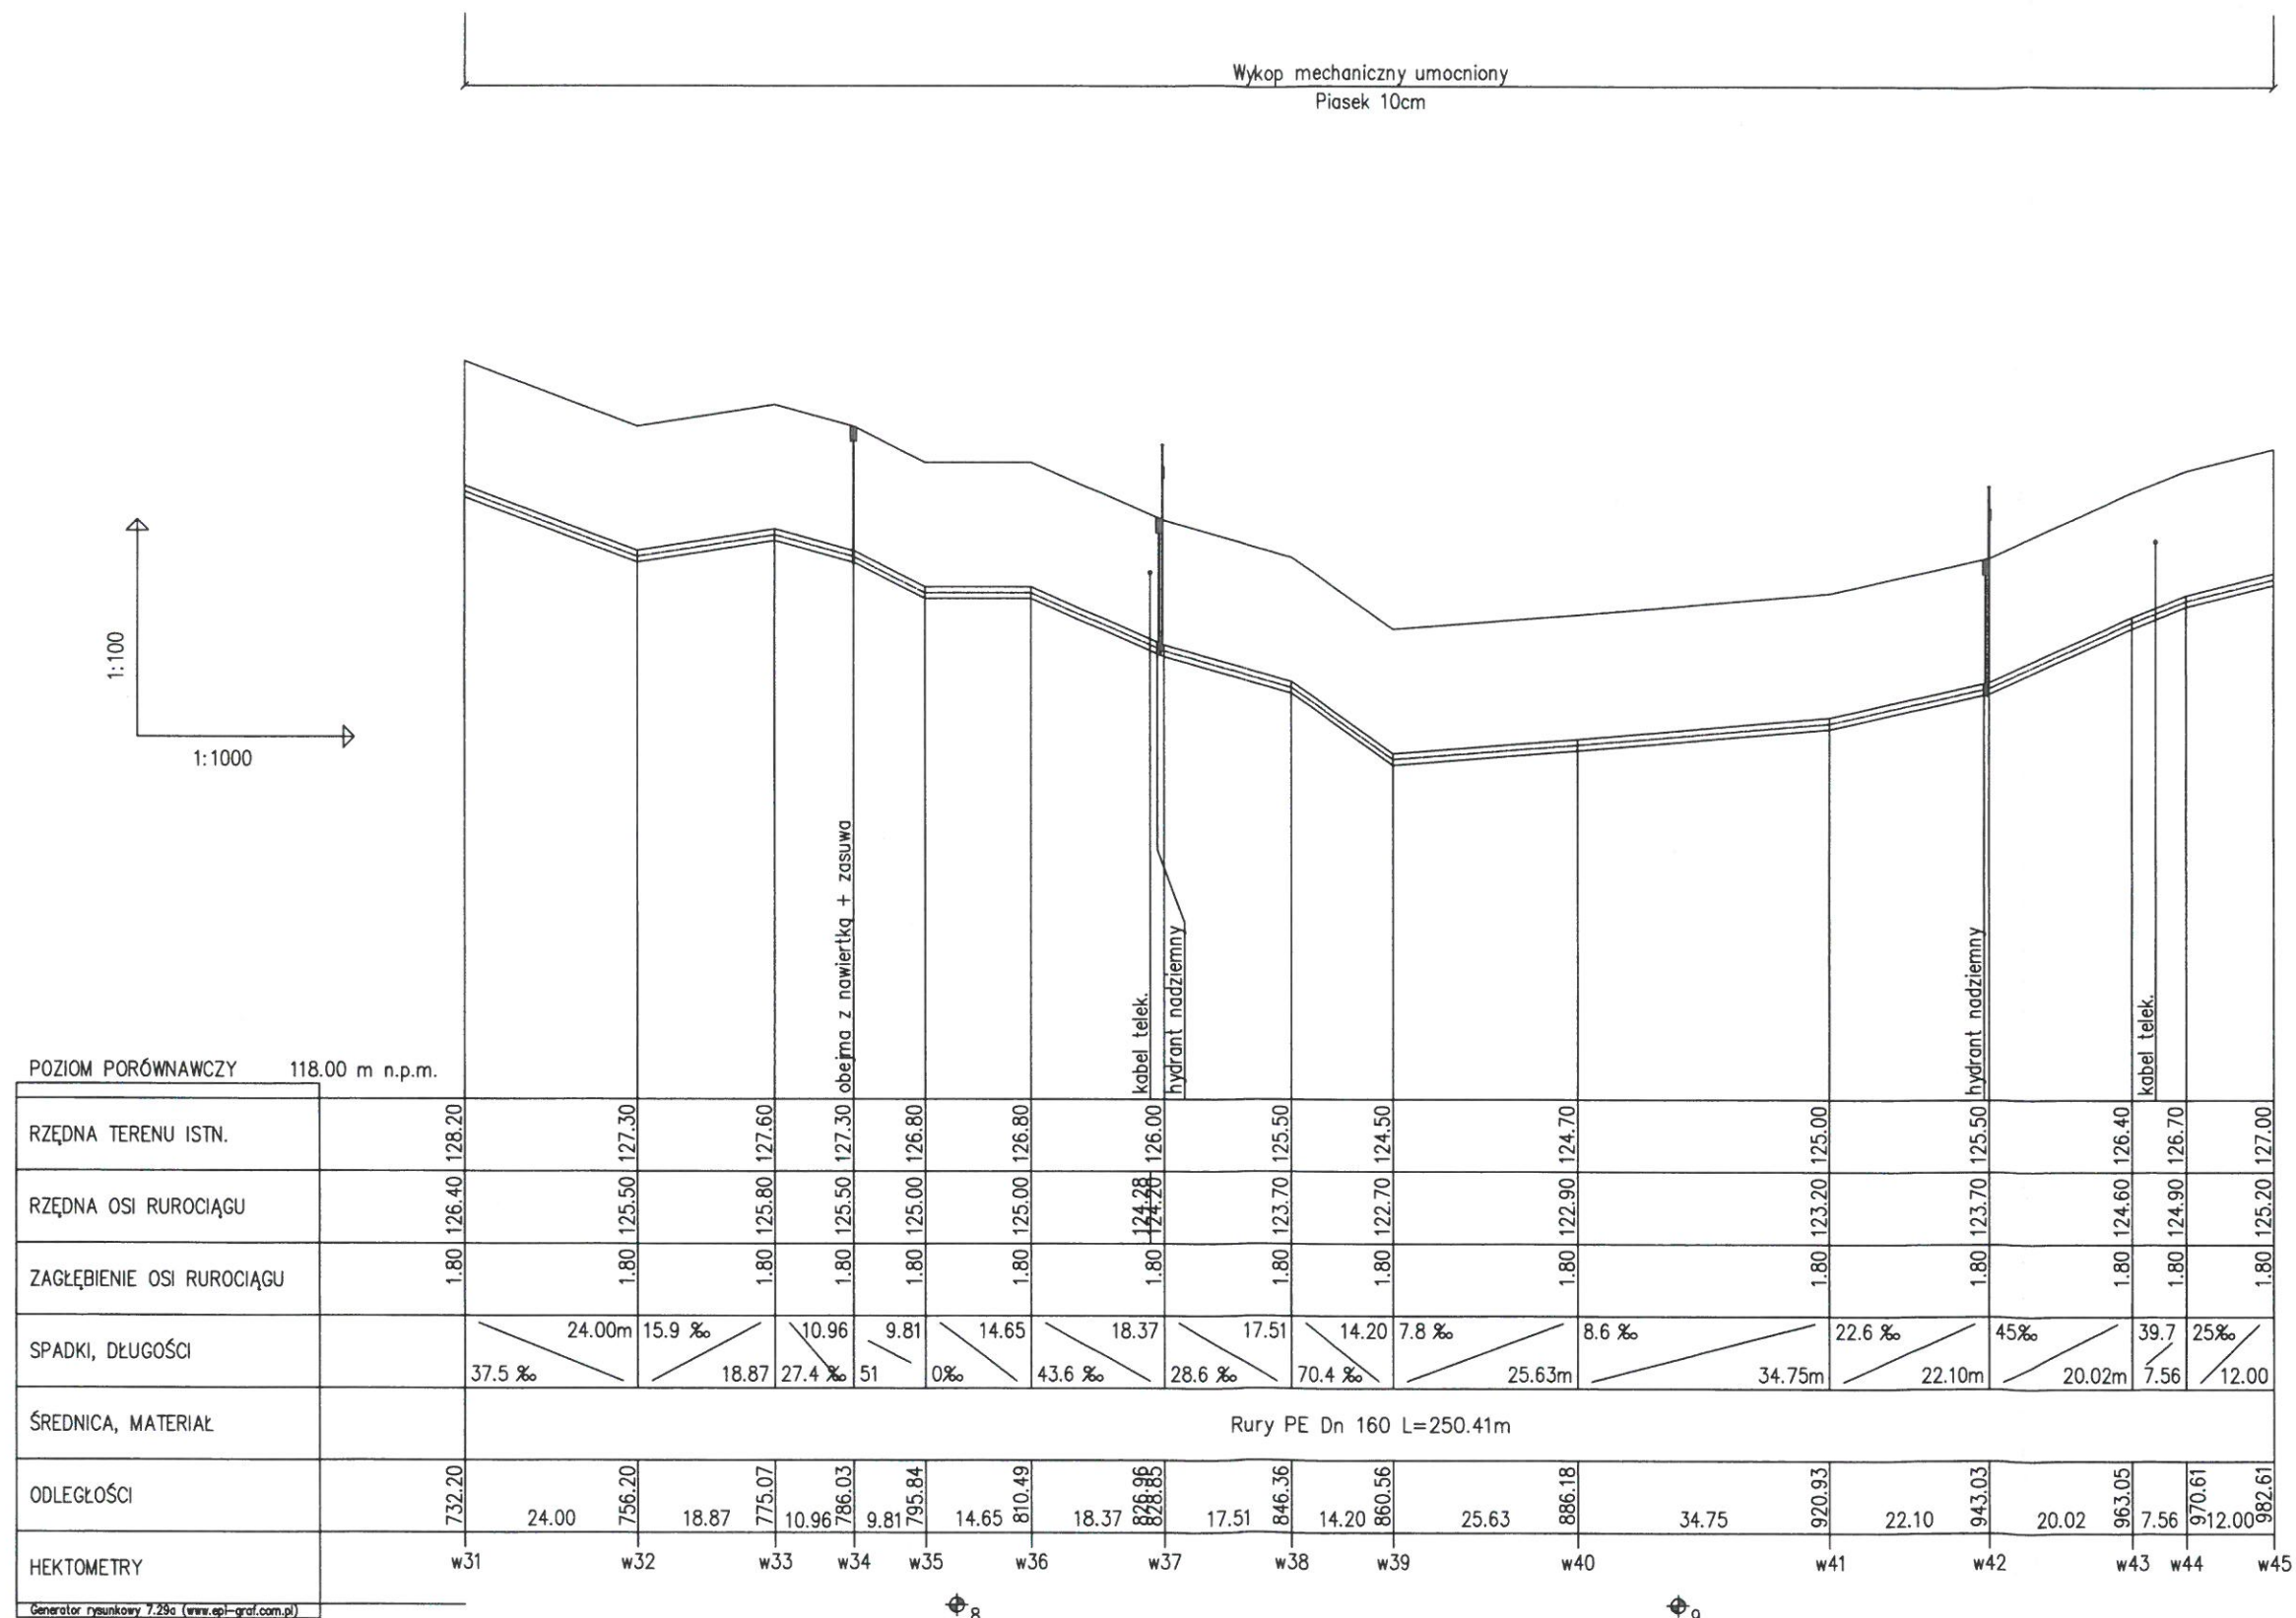


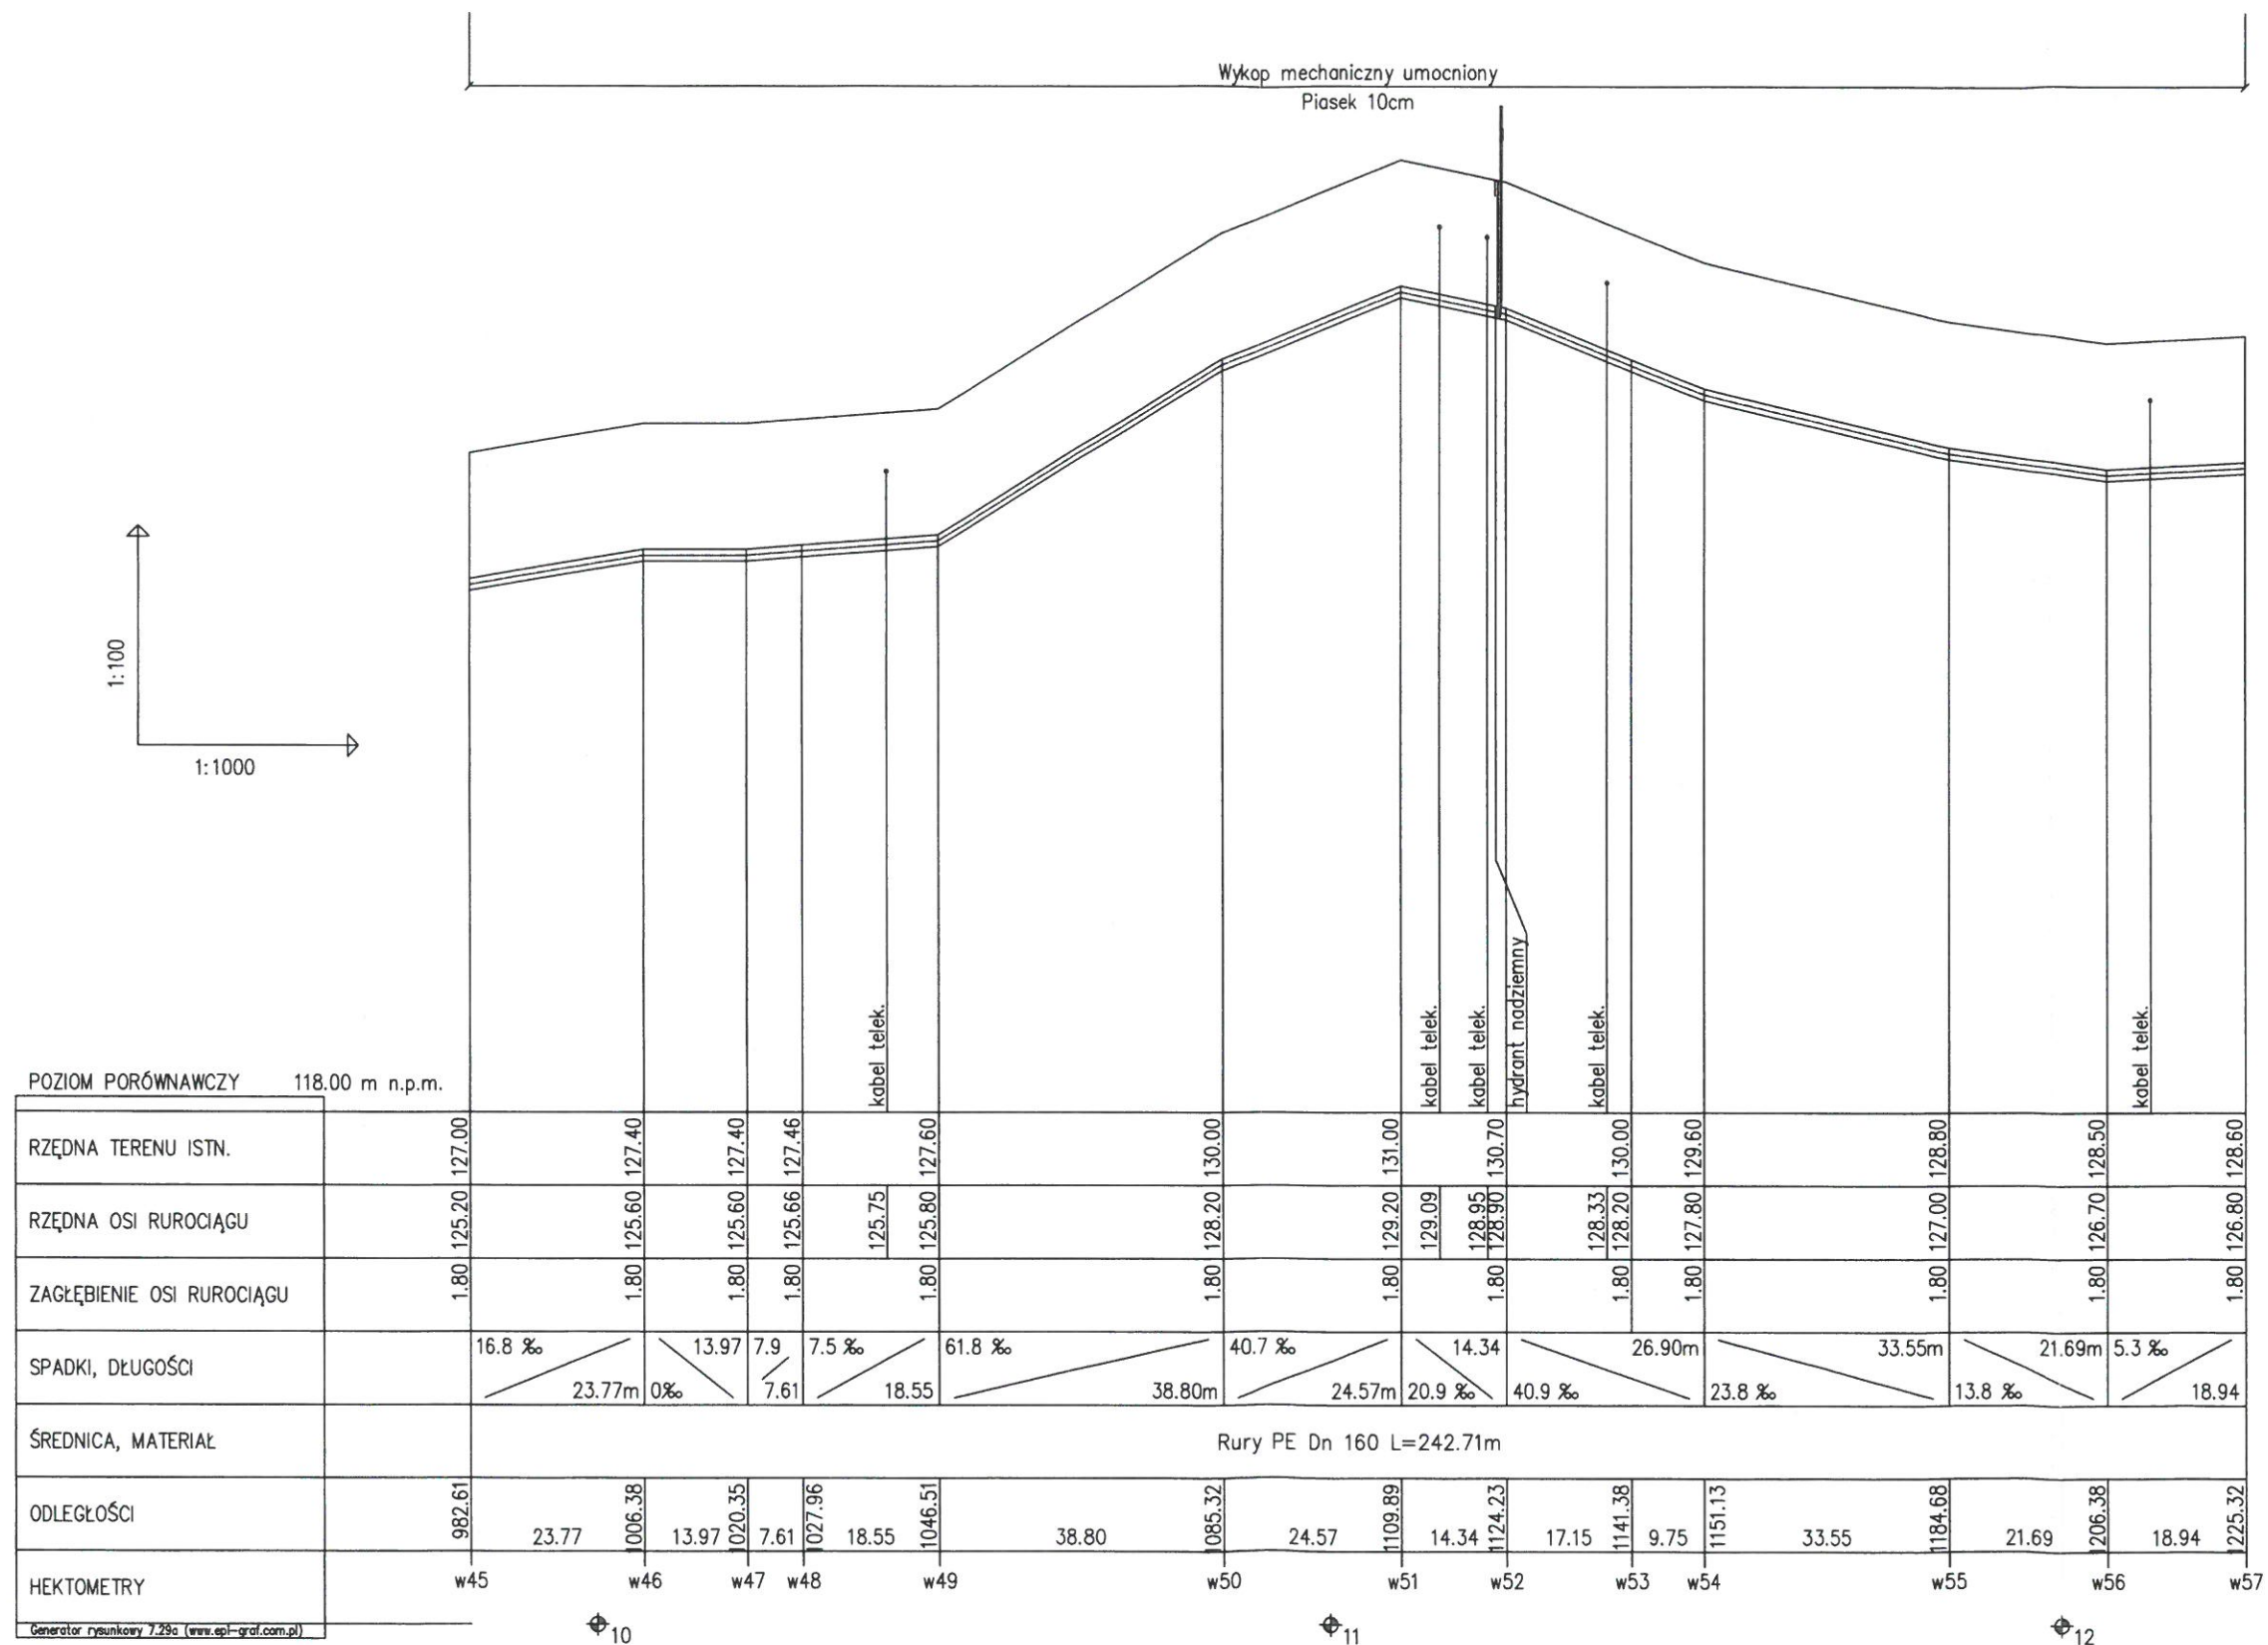


ZAKŁAD OBSŁUGI INWESTYCJI "KOMPLEX-BUD"			
11-500 Głęboko, ul. Królowej Jadwigi 18C/4, tel./fax. 87 428 50 13			
Tytuł opracowania	Budowa sieci wodno-kanalizacyjnej dla istniejącej i planowanej budowy jednorodzinnej w miejscowości Pianki w gminie Orzysz		
Obiekt	Profil podłużny sieci wodociągowej	Nr rys.	29
Inwestor	Gmina Orzysz	Skala	1:100/1:1000
Branża	Stadium	Projektant:	mgr inż. Marta Skarżyńska-Stańczyk upr. Nr SUW-31/91
S	P.T.	Sprawdził:	mgr inż. Jan Giedusiewicz upr. Nr WAM/0026/PWOS/03
		Data	WIZ-19

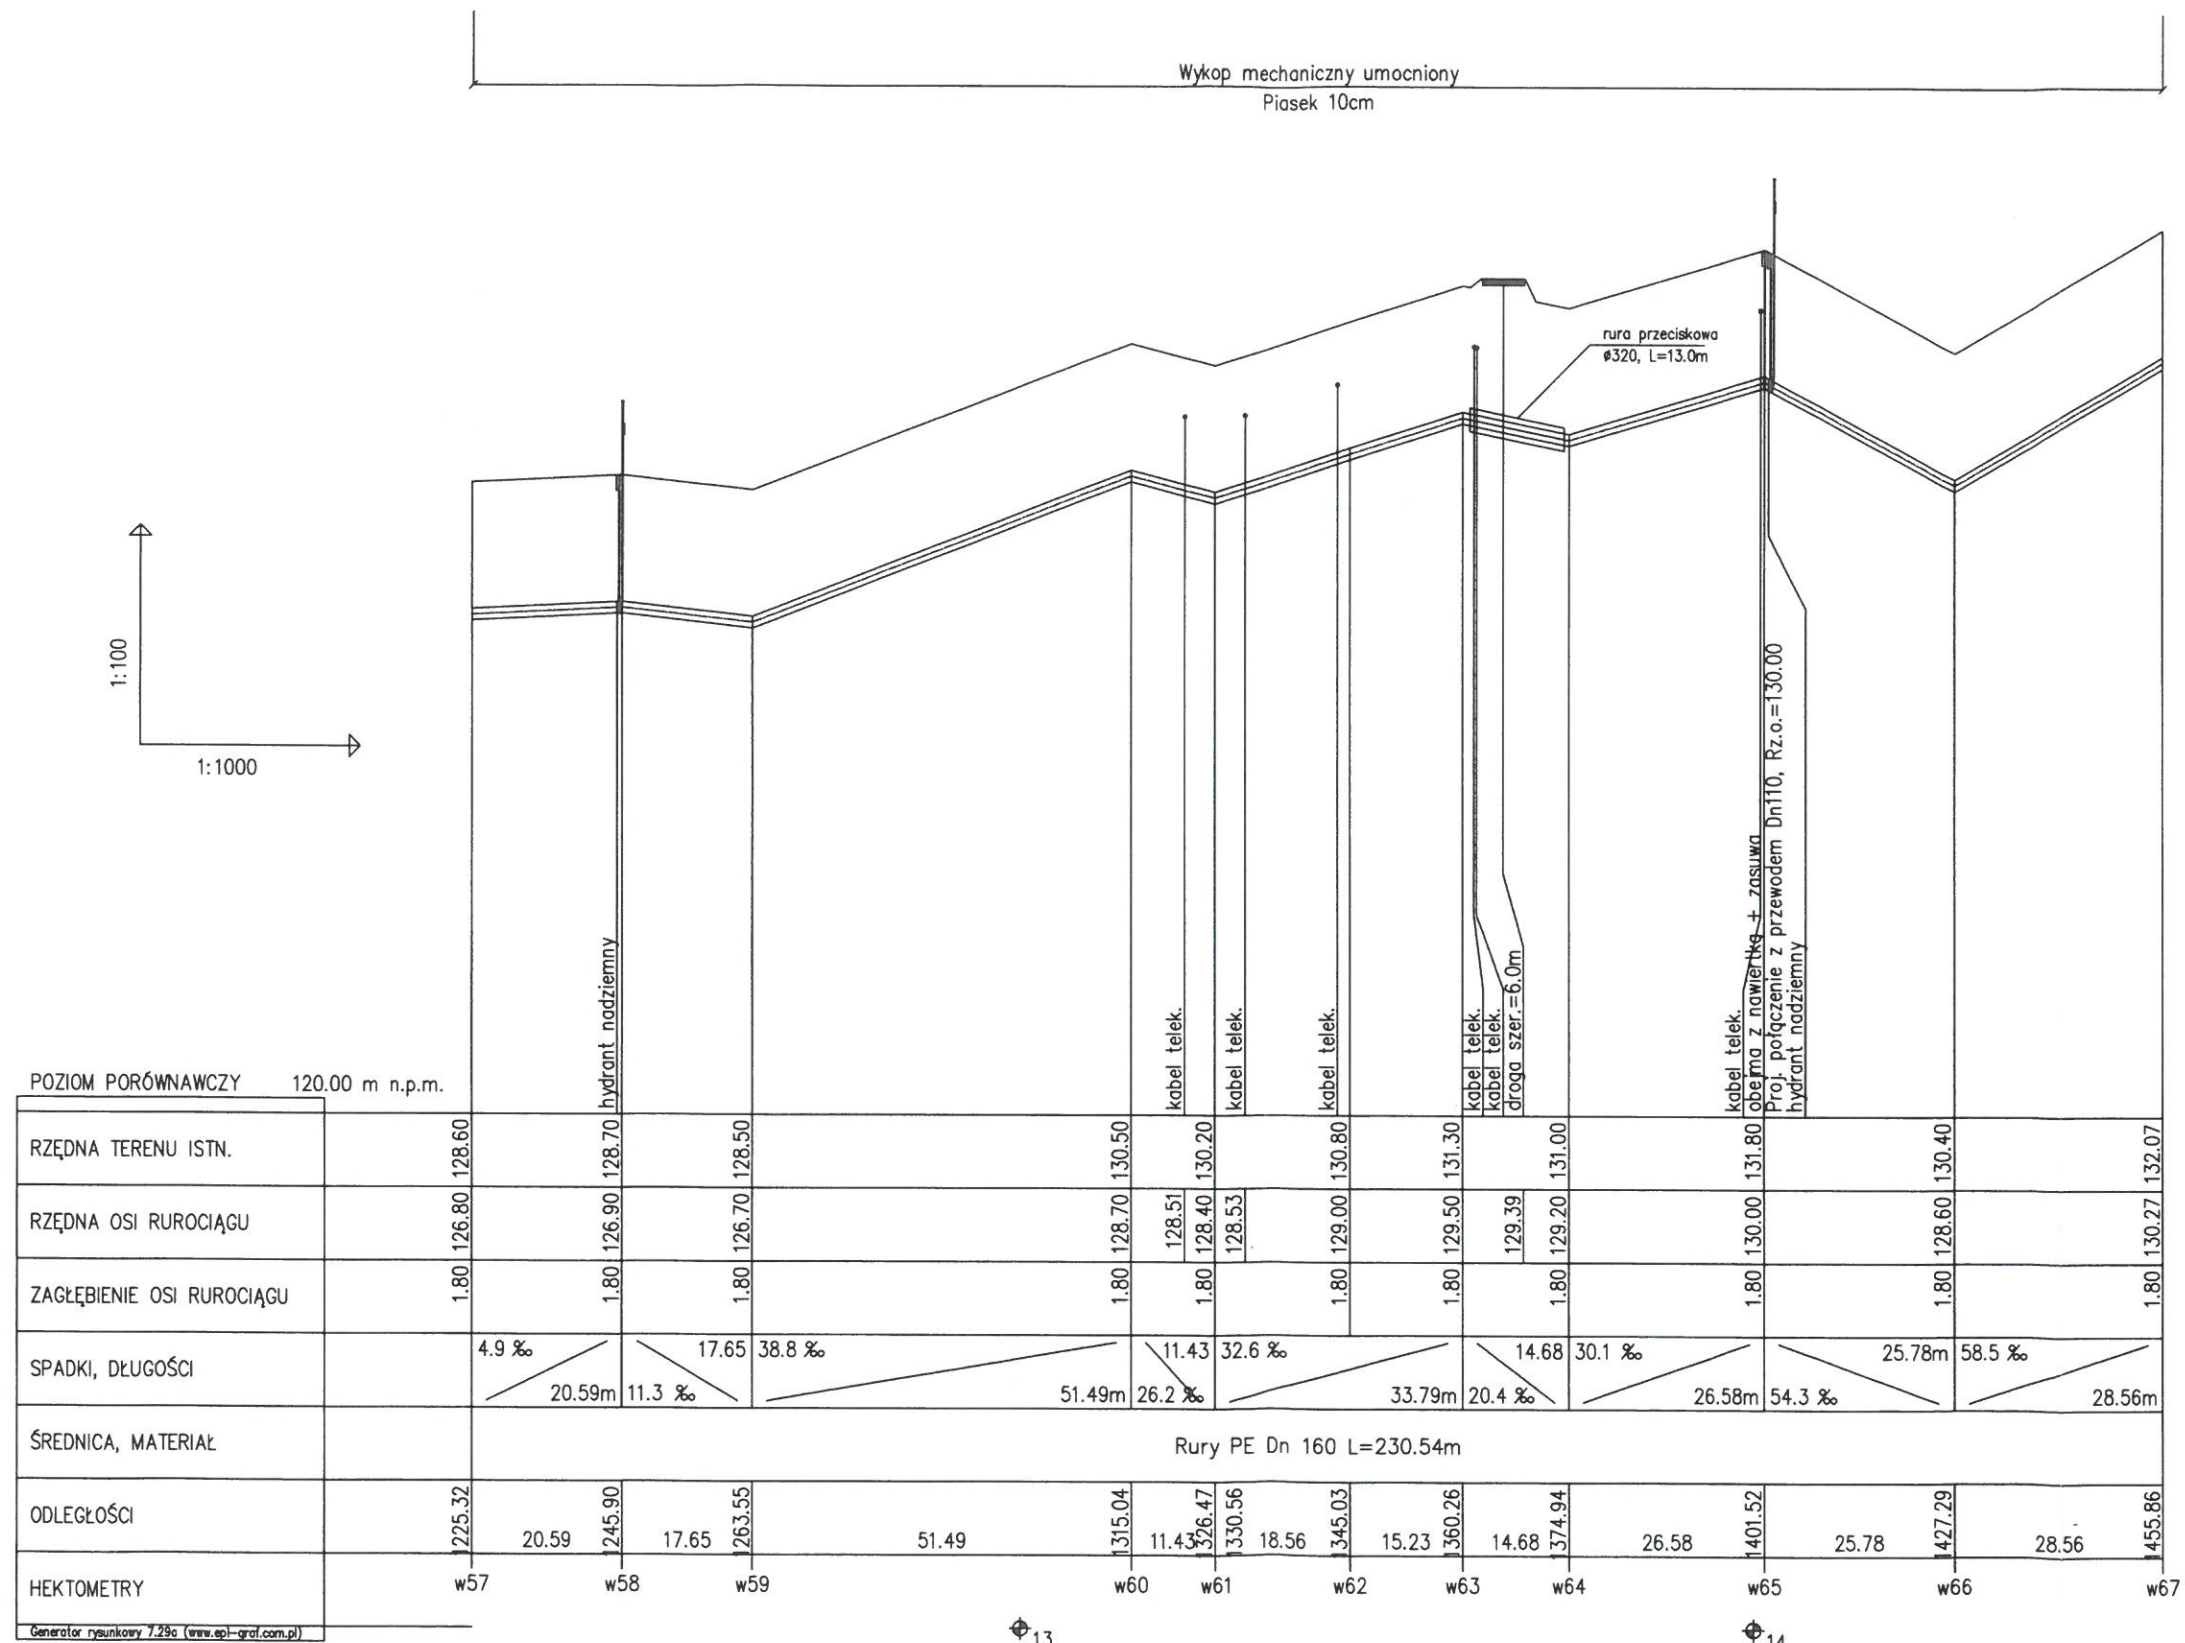


ZAKŁAD OBSŁUGI INWESTYCJI "KOMPLEX-BUD"			
11-500 Głęboko, ul. Królowej Jadwigi 18C/4, tel./fax. 87 428 50 13			
Tytuł opracowania	Budowa sieci wodno-kanalizacyjnej dla istniejącej i planowanej budowy jednorodzinnej w miejscowości Planki w gminie Orzysz		
Obiekt	Profil podłużny sieci wodociągowej w57-w67	Nr rys.	30
Inwestor	Gmina Orzysz	Skala	1:100/1:1000
Projektant	mgr inż. Marta Skarżyńska-Stęczyńska	Data	2012-03-19
Branka	Stadium	Sprawdził	mgr inż. Jan Giedziuszewicz
S	P.T.		WIZ-19

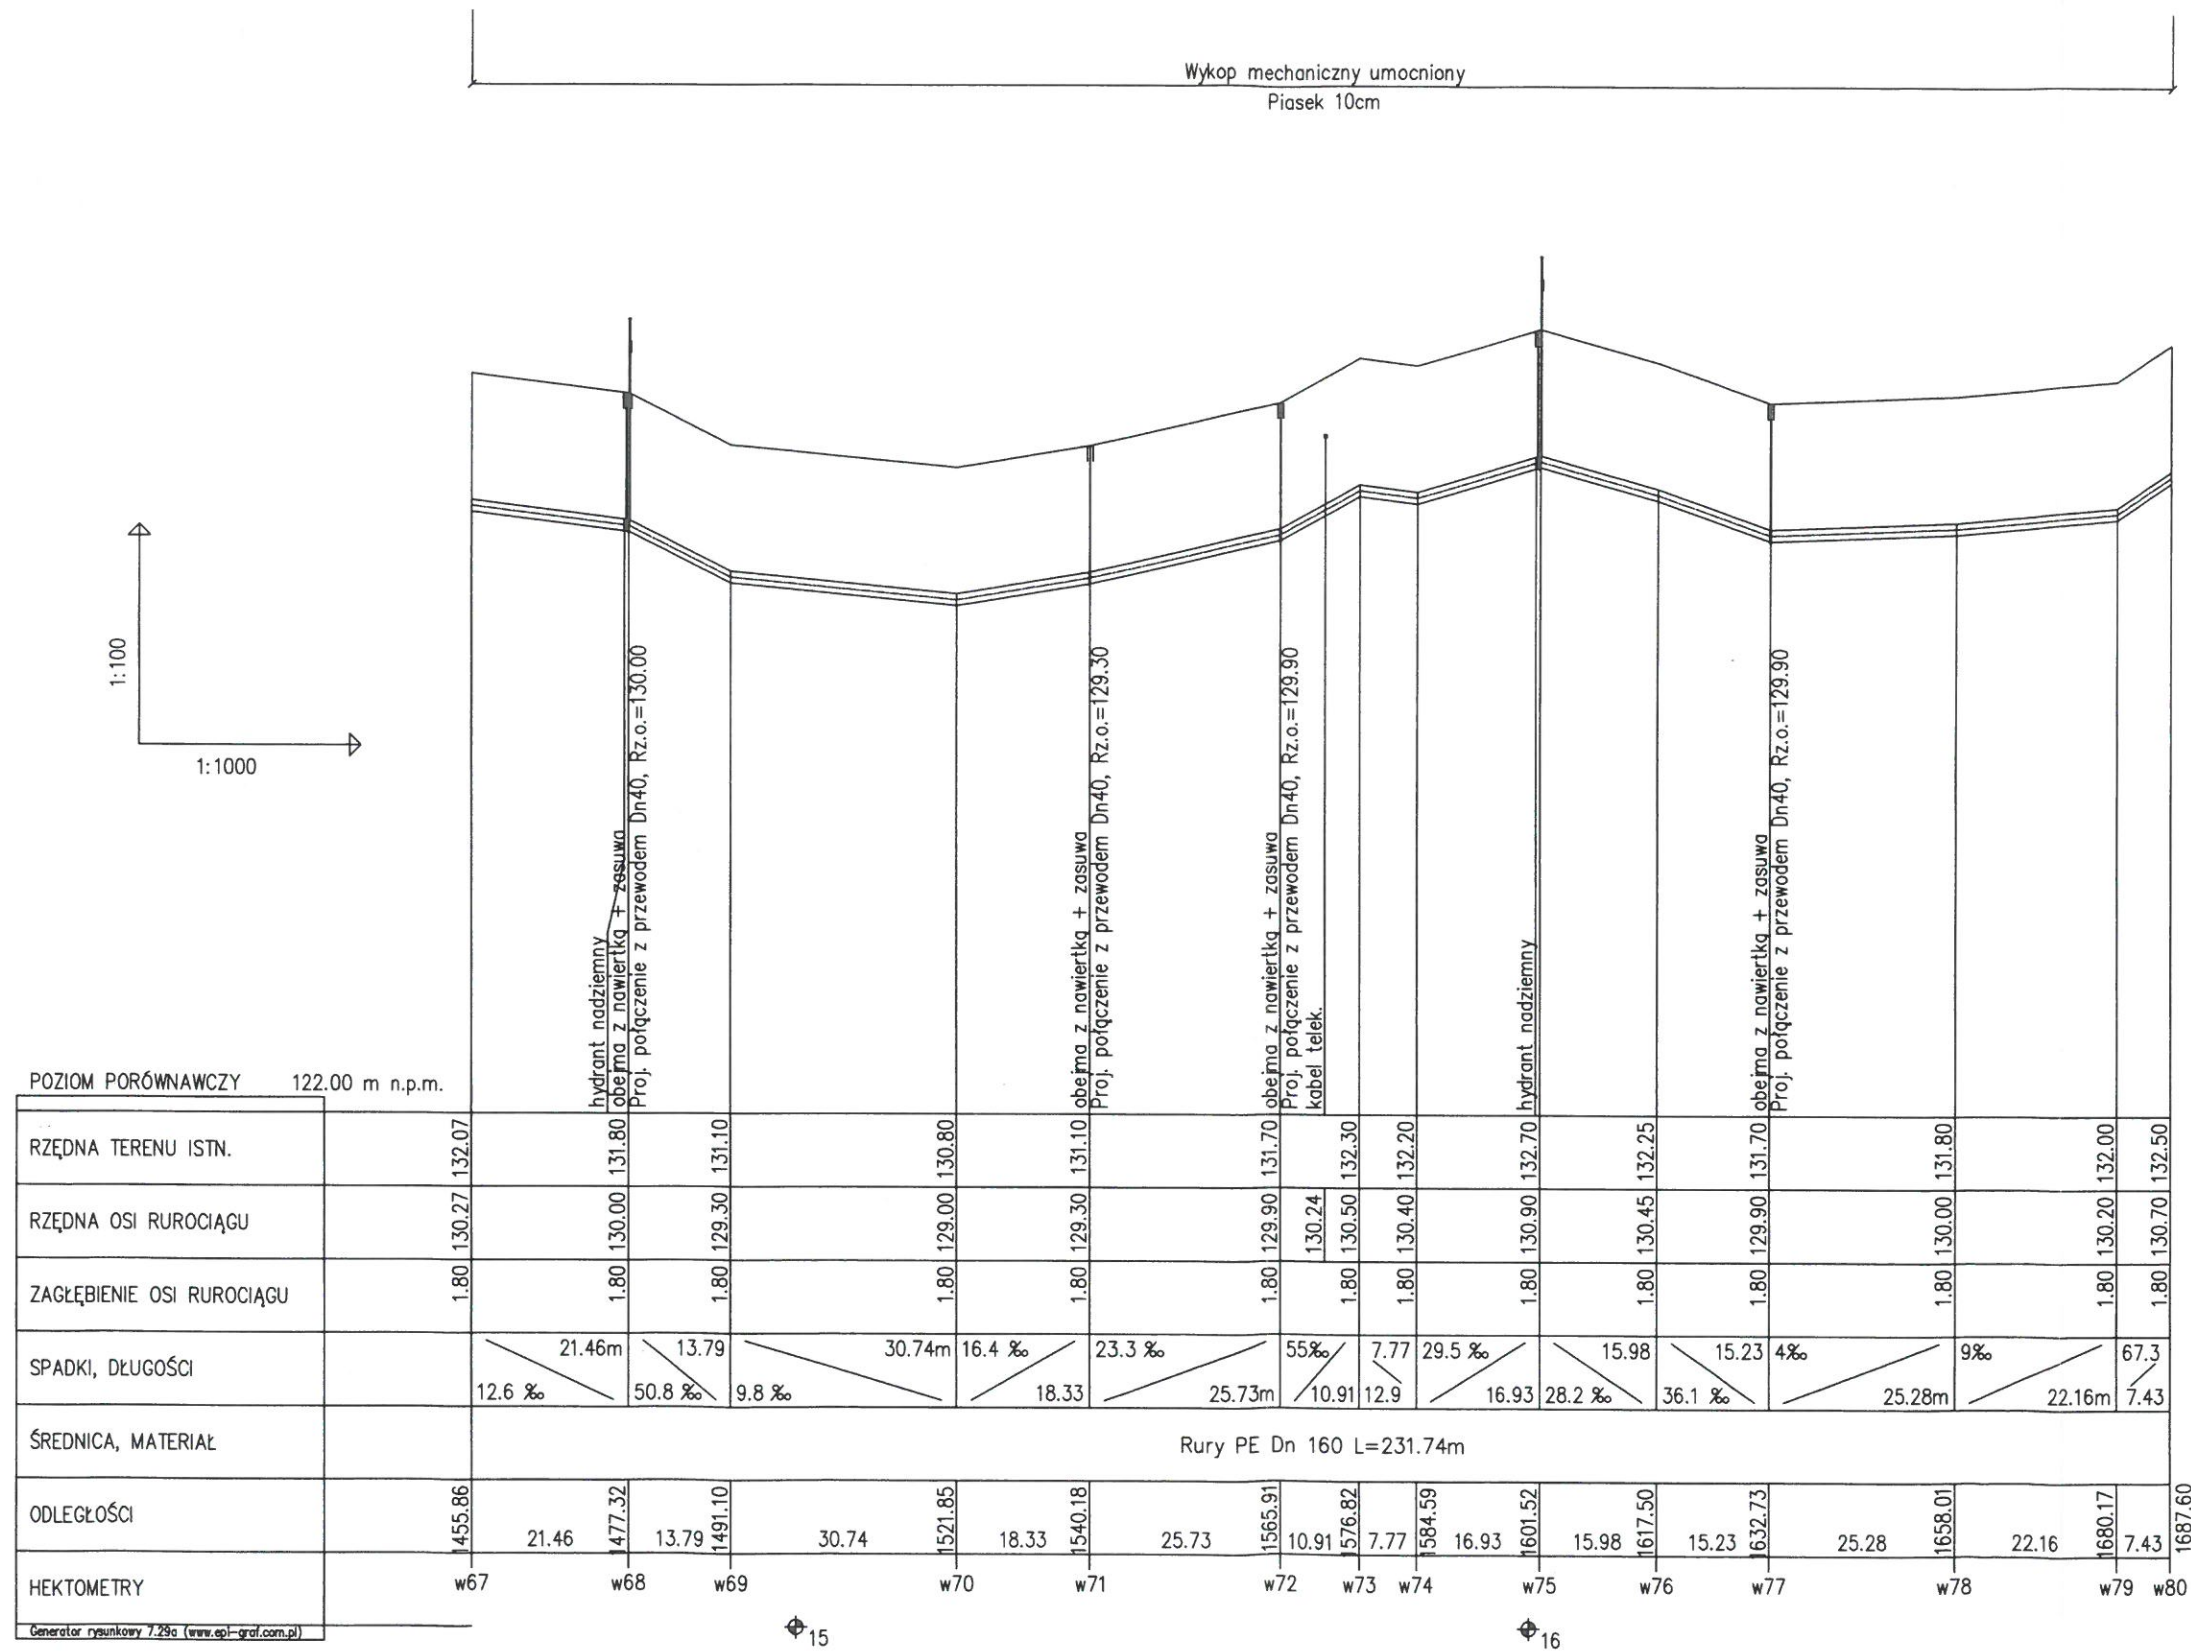


ZAKŁAD OBSŁUGI INWESTYCJI "KOMPLEX-BUD"			
11-500 Głęboko, ul. Królowej Jadwigi 18C/4, tel./fax. 87 428 50 13			
Tytuł opracowania	Budowa sieci wodno-kanalizacyjnej dla istniejącej i planowanej budowy jednorodzinnej w miejscowości Pianki w gminie Orzysz		
Obiekt	Profil podłużny sieci wodociągowej w67-w80	Nr rys.	31
Inwestor	Gmina Orzysz	Skala	1:100/1:1000
Branża	Stadium	Data	
S	P.T.	Sprawił:	mgr inż. Jan Giedruszewicz upr. Nr WAM/0026/PWOS/03
		Wzrost:	19

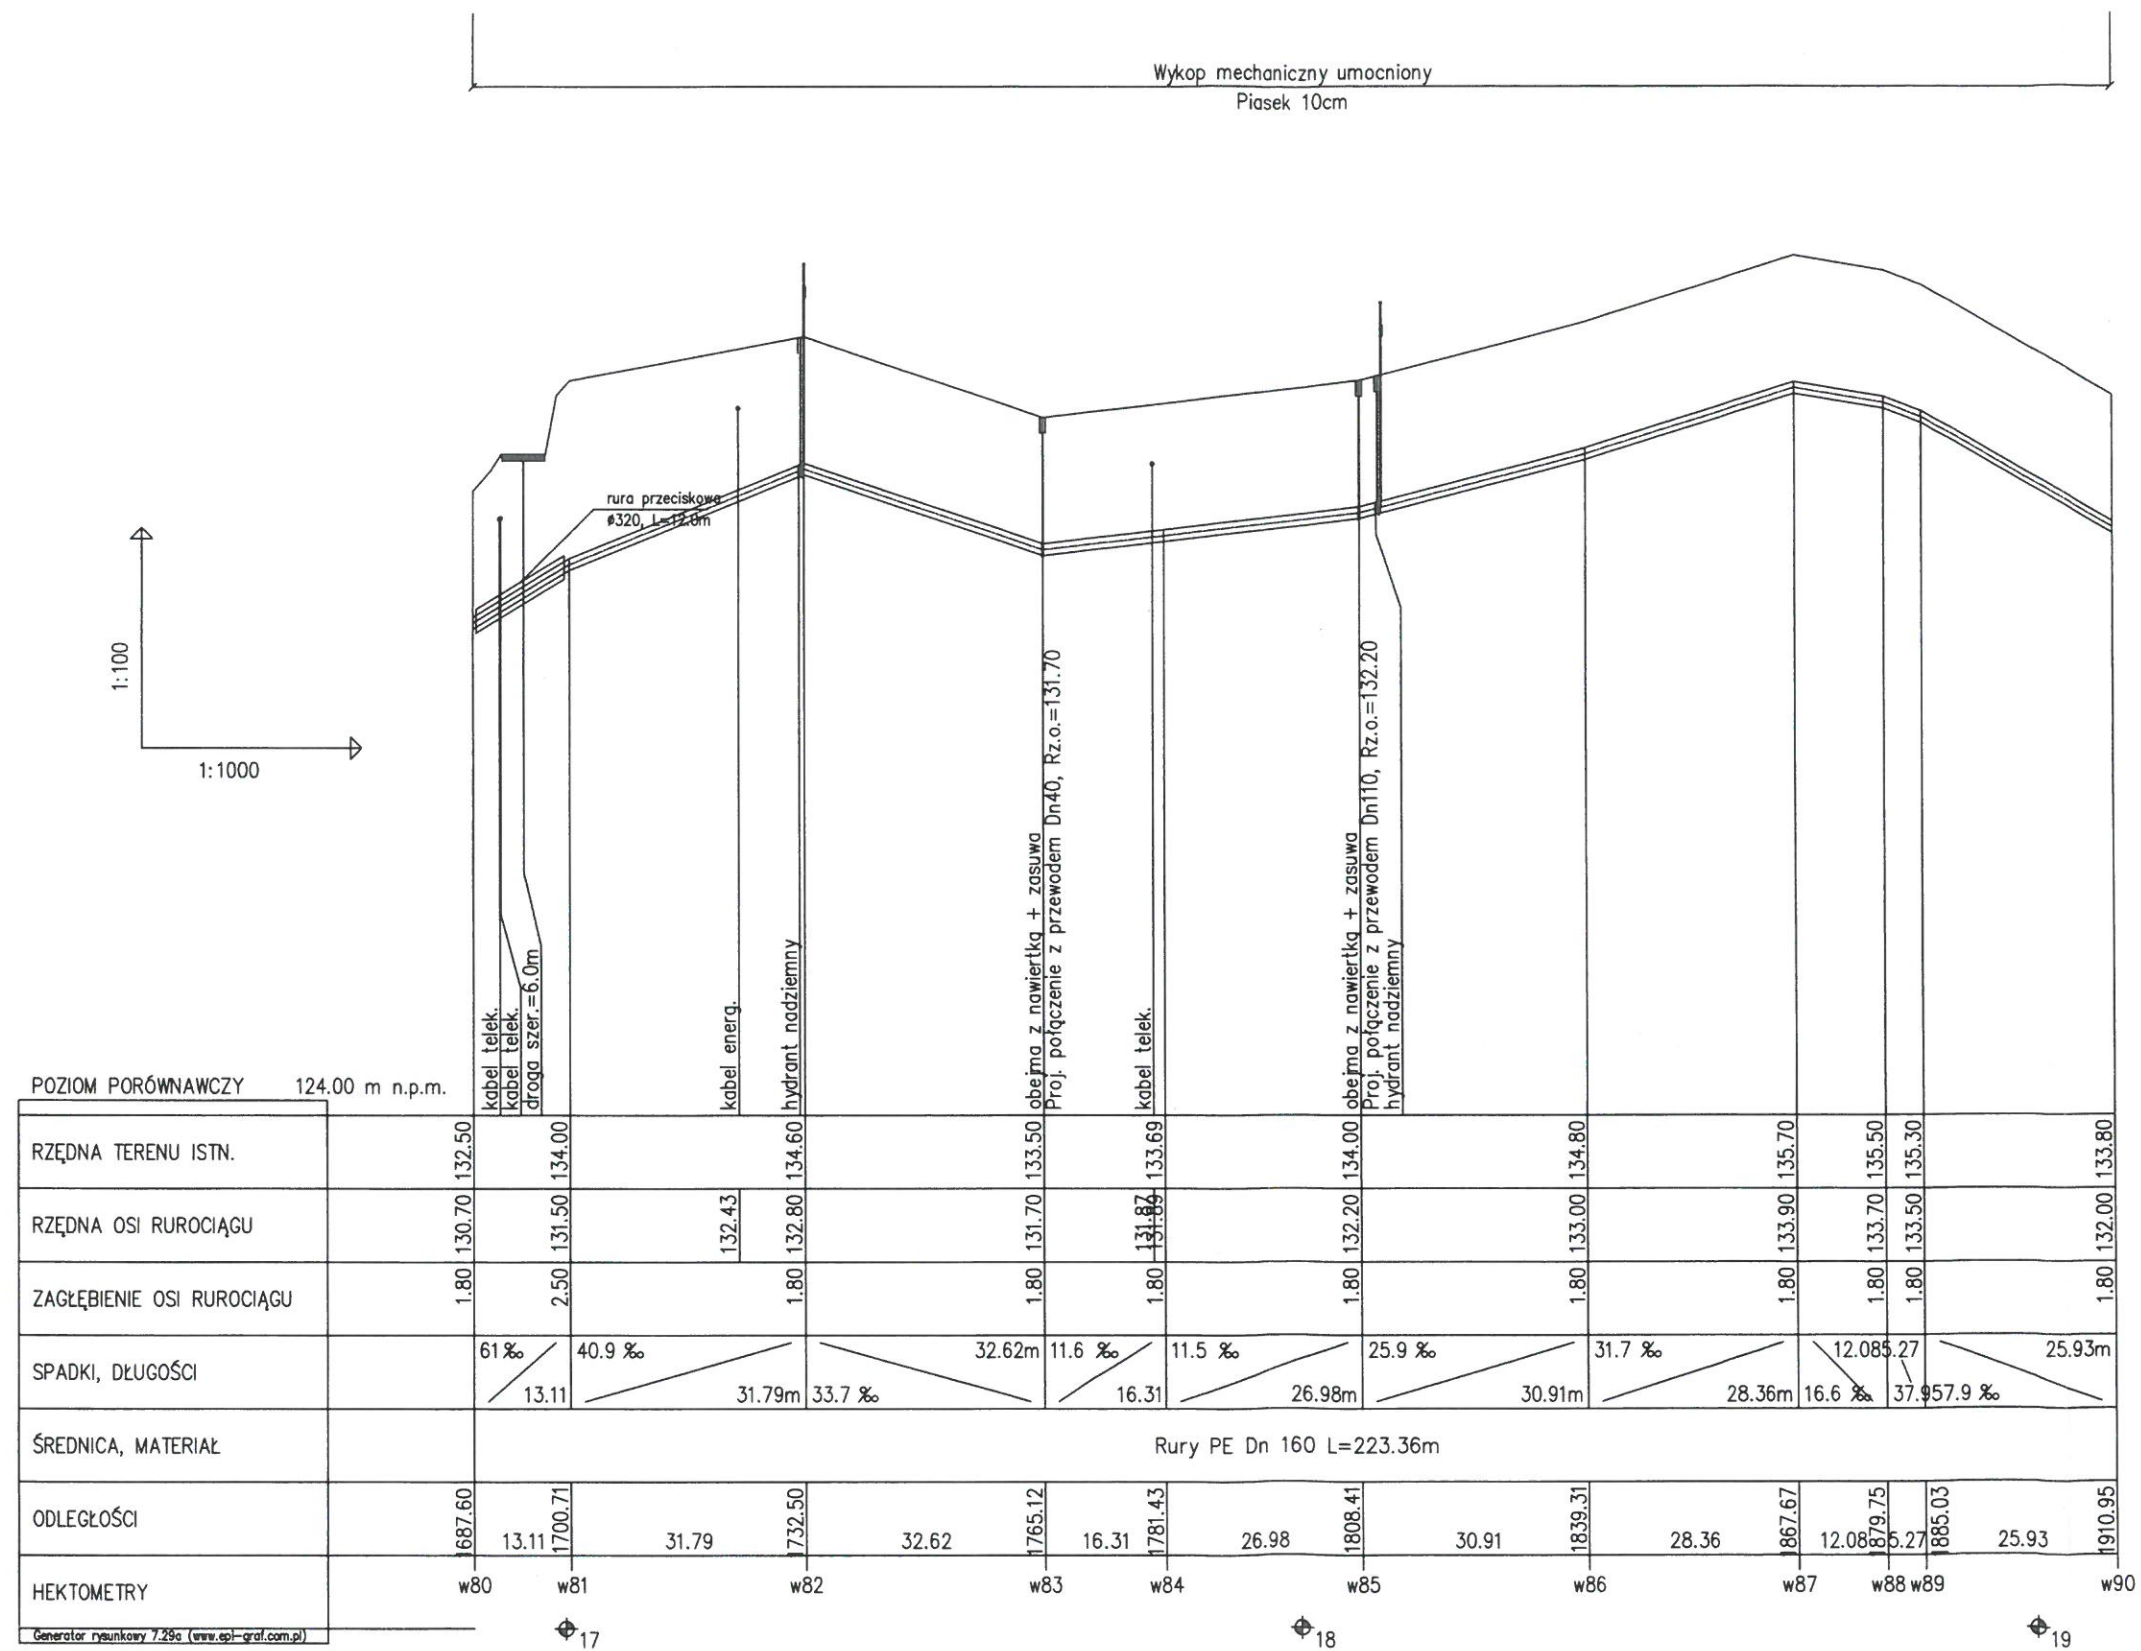


ZAKŁAD OBSŁUGI INWESTYCJI "KOMPLEX-BUD"			
11-500 Giżycko, ul. Królowej Jadwigi 18C/4, tel./fax. 87 428 50 13			
Tytuł opracowania	Budowa sieci wodno-kanalizacyjnej dla istniejącej i planowanej budowy jednorodzinnej w miejscowości Planki w gminie Orzysz		
Obiekt	Profil podłużny sieci wodociągowej	Nr rys.	31
Investor	Gmina Orzysz	Skala	1:100/1:1000
Branża	Stadlum	Projektant:	mgr inż. Marta Skarżyńska-Stańczyk upr. Nr SUW-31/P/1
S	P.T.	Sprawdził:	mgr inż. Jan Giedziuszewicz upr. Nr WAM/0026/PWOS/03
		Data	WZ-19

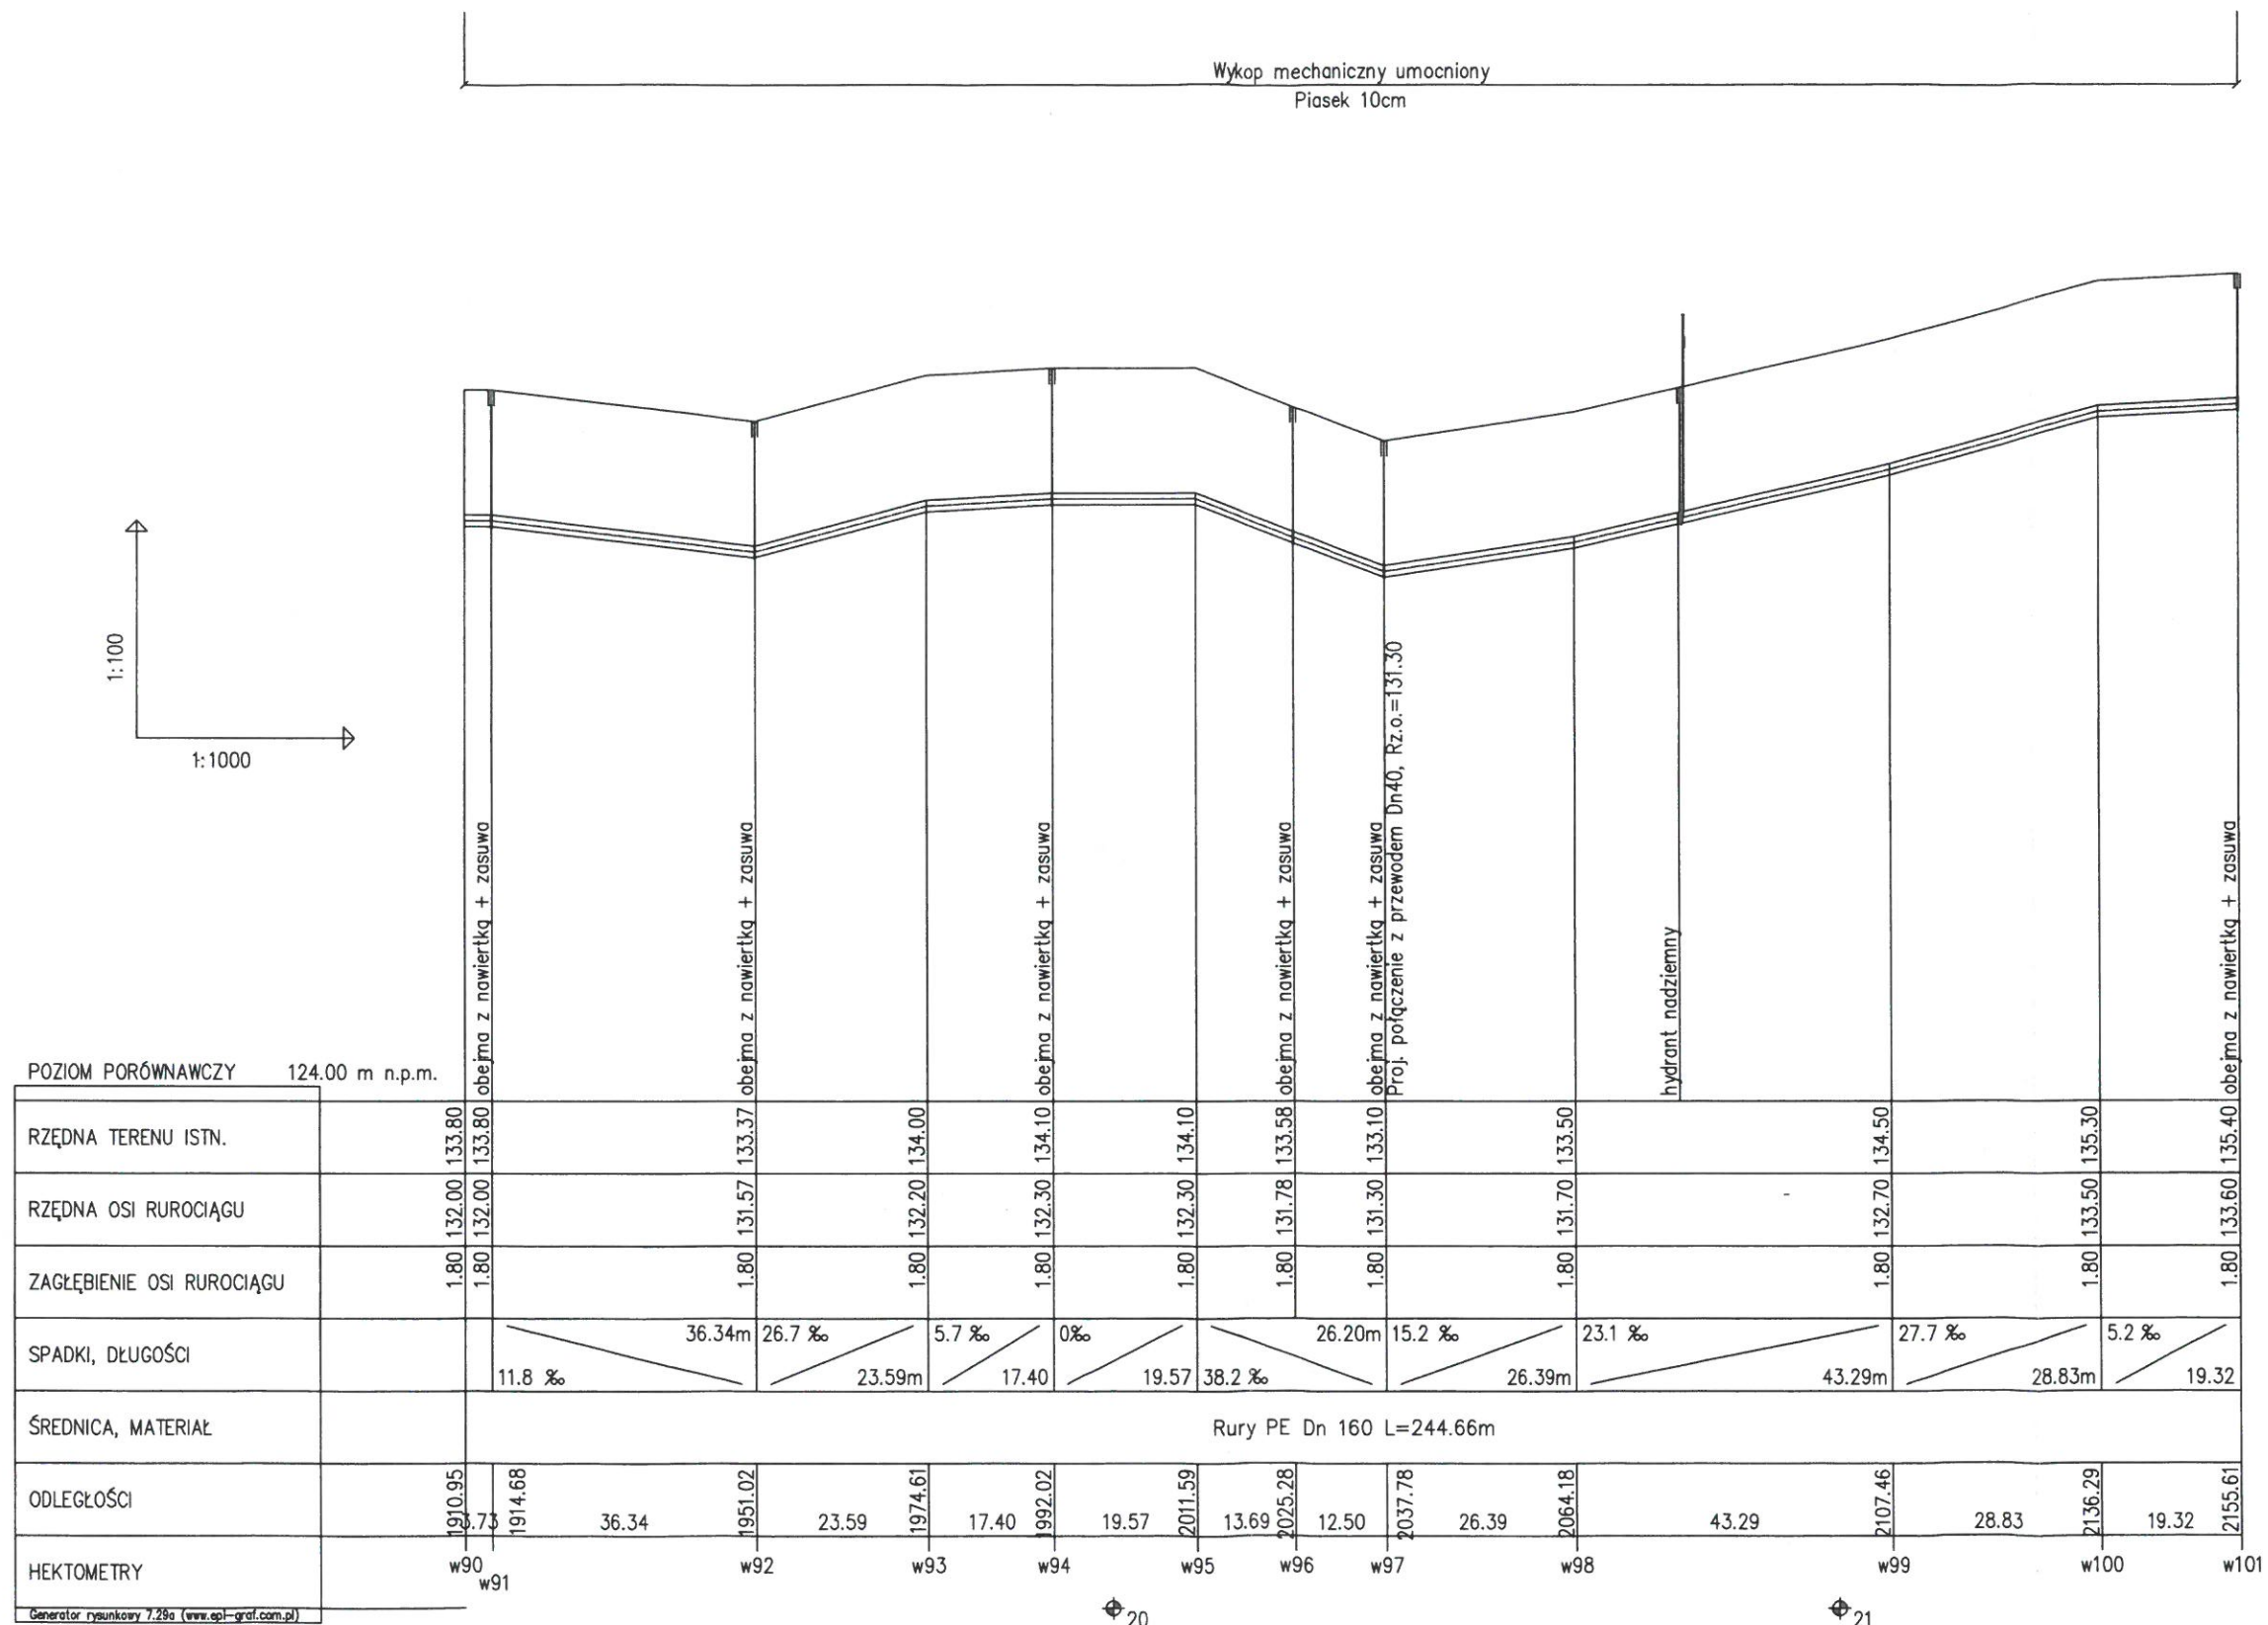

ZAKŁAD OBSŁUGI INWESTYCJI "KOMPLEX-BUD"			
11-500 Giżycko, ul. Królowej Jadwigi 11C/4, tel./fax. 87 428 50 13			
Tytuł opracowania	Budowa sieci wodno-kanalizacyjnej dla istniejącej i planowanej budowy jednorodzinnej w miejscowości Pianki w gminie Orzysz		
Obiekt	Profil podłużny sieci wodociągowej		
W90-w101	Nr rys. 33		
Investor	Gmina Orzysz	Skala	1:100/1:1000
Branch	ul. Rynek 3.12-250 Orzysz	Data	
Projectant	mgr inż. Marta Skarżyńska-Stańczyk upr. Nr SUW-31/91		
Check	mgr inż. Jan Giedusiewicz upr. Nr WAM/0026/PWOS/03		
Scale	P.T.		WITZ-19

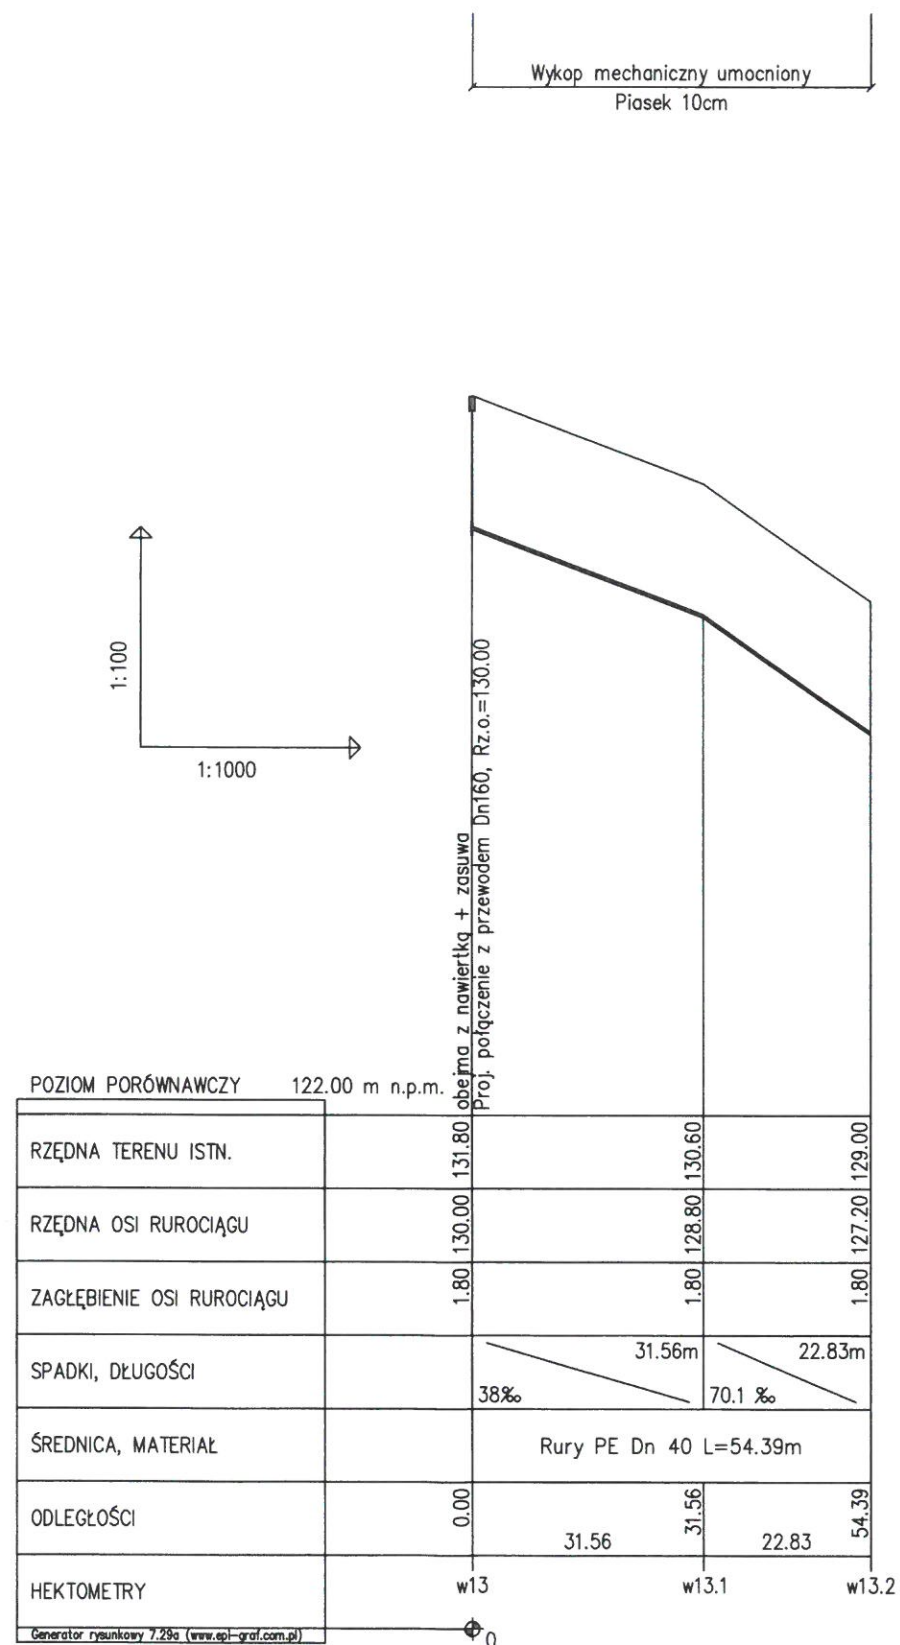


ZAKŁAD OBSŁUGI INWESTYCJI "KOMPLEX-BUD"			
11-500 Gitycko, ul. Królowej Jadwigi 18C/4, tel./fax. 87 428 50 13			
Tytuł opracowania	Budowa sieci wodno-kanalizacyjnej dla istniejącej i planowanej budowy jednorodzinnej w miejscowości Pianki w gminie Orzysz		
Obiekt	Profil podłużny sieci wodociągowej w13-w13.2	Nr rys.	37
Inwestor	Gmina Orzysz	Skala	1:100/1:1000
Branża	Stadium	Projektant:	mgr inż. Marta Skarżyńska-Stańczyk upr. Nr SUW-31/91
S	P.T.	Sprawdził:	mgr inż. Jan Giedziuszewicz upr. Nr WAM/0026/PWOS/03
		Data	w13-19

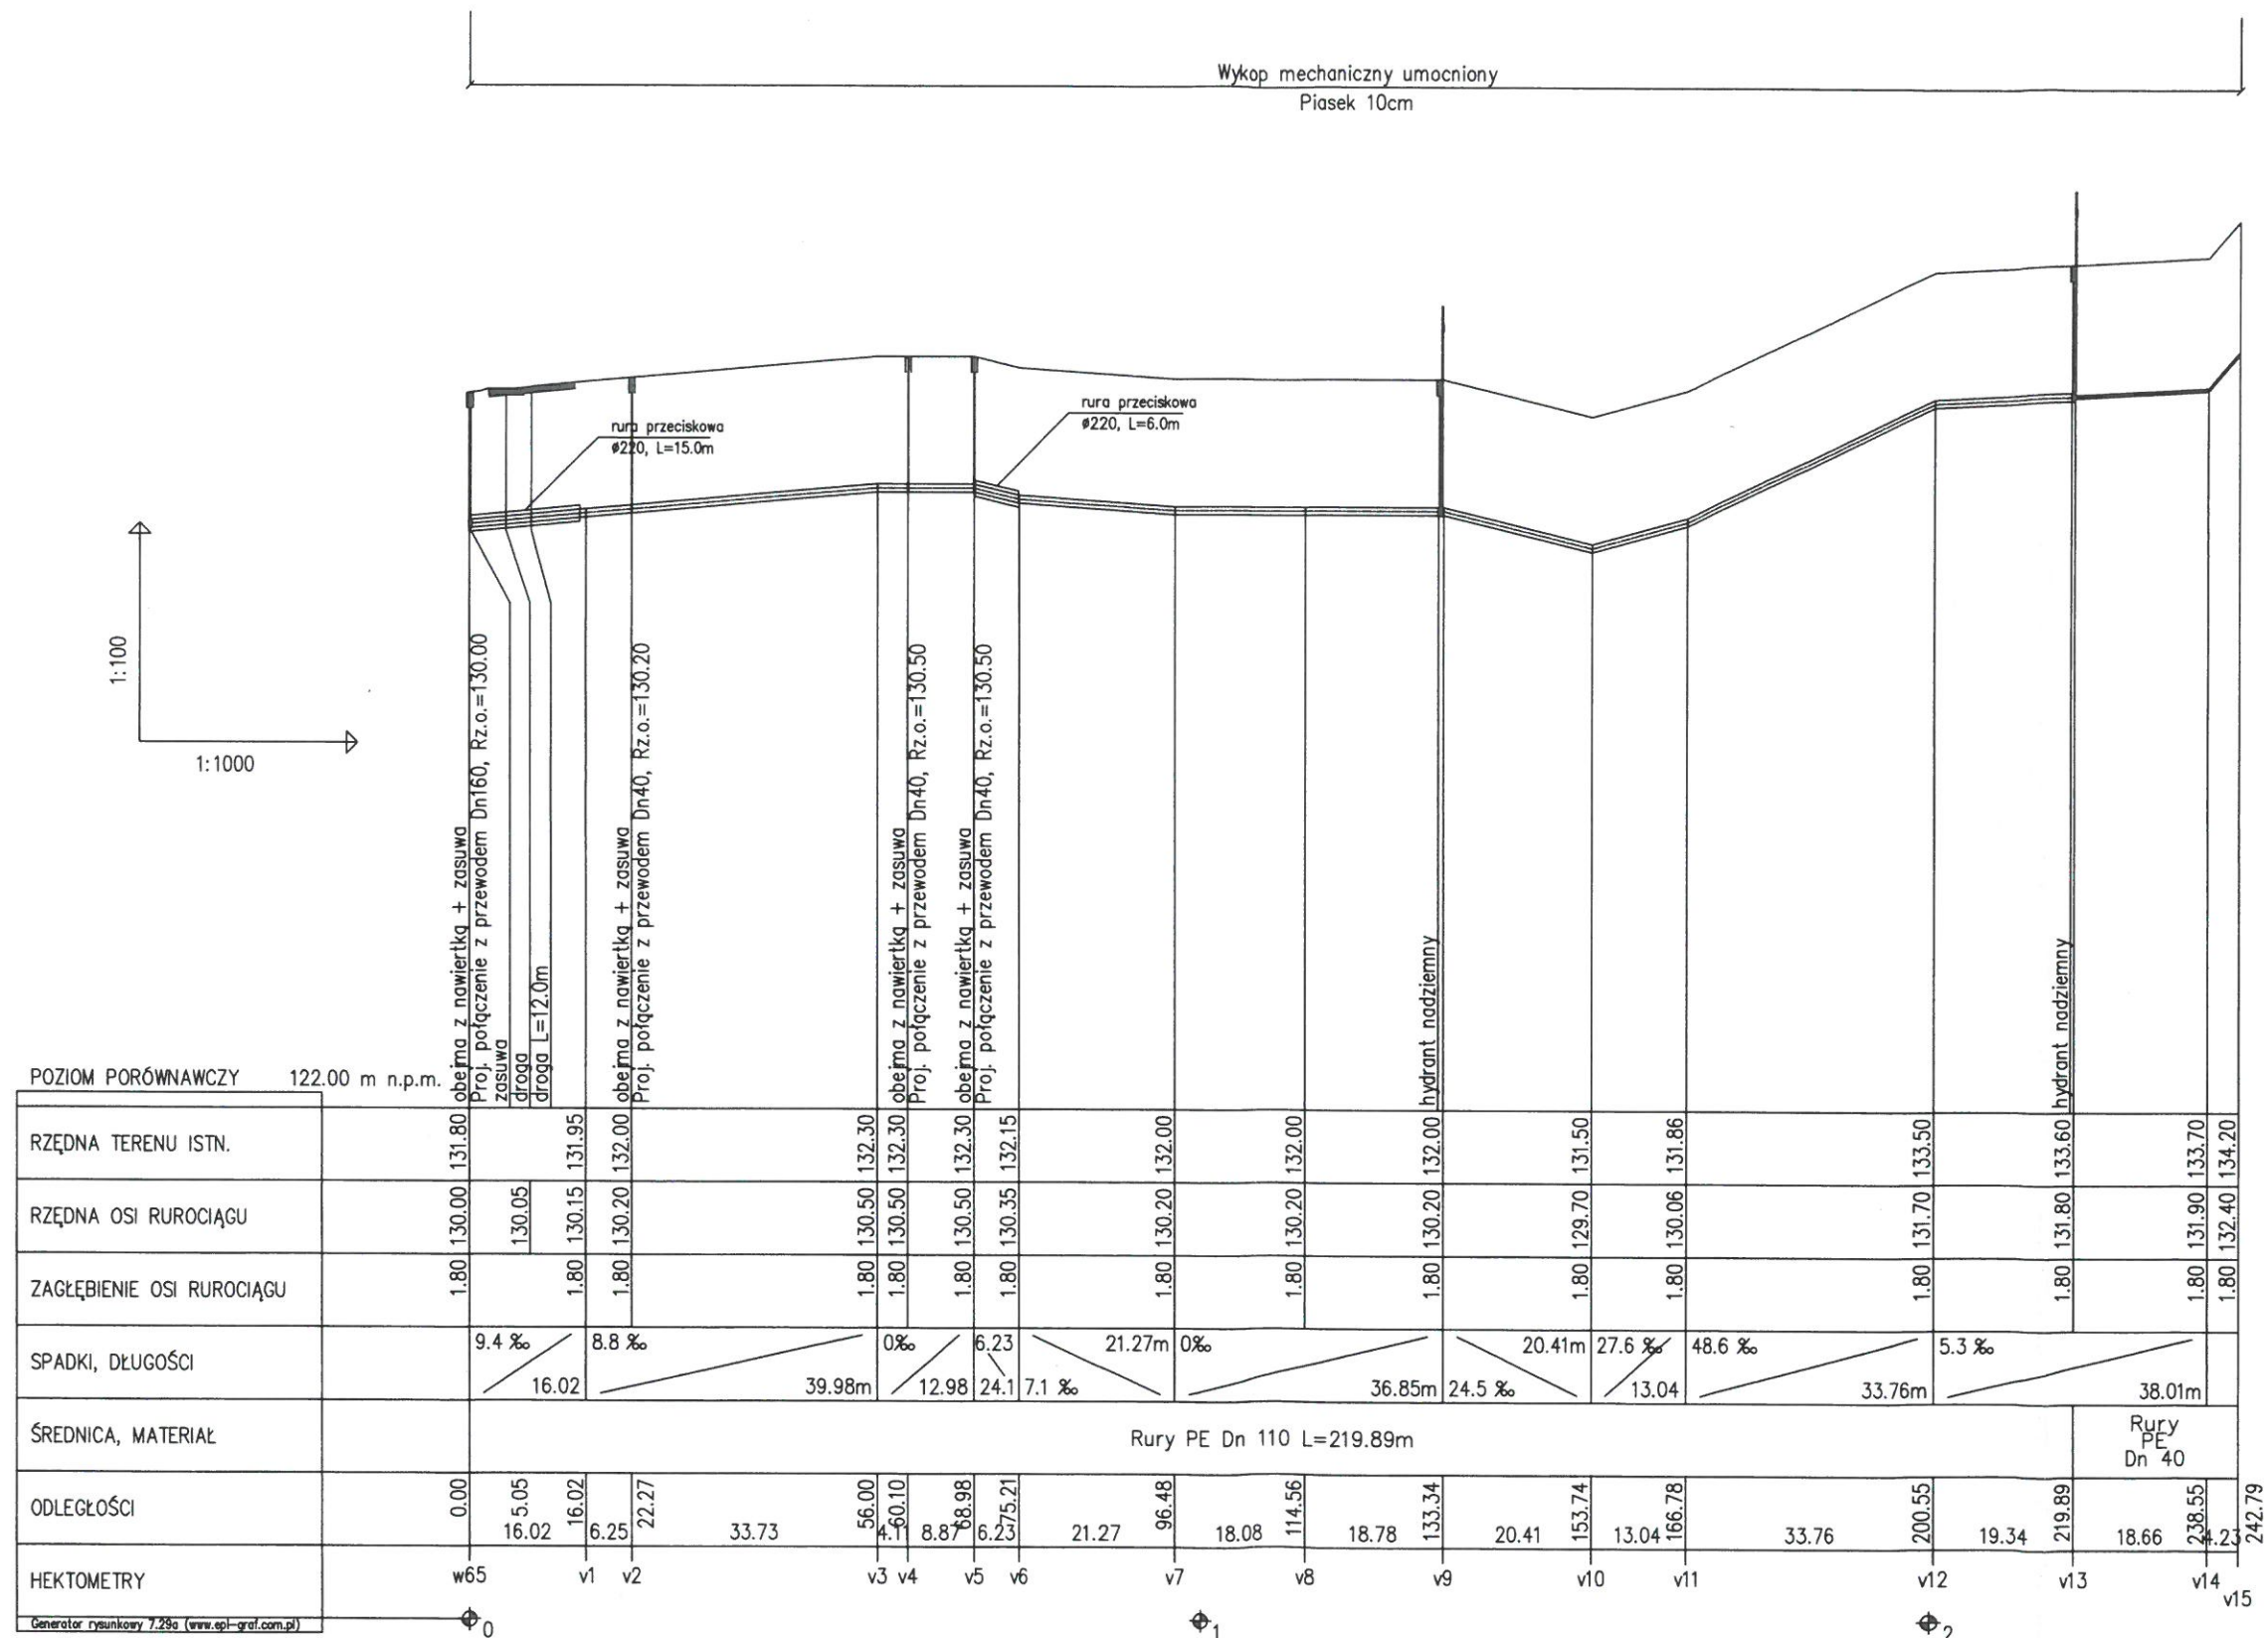


ZAKŁAD OBSŁUGI INWESTYCJI "KOMPLEX-BUD"			
11-500 Giżycko, ul. Królowej Jadwigi 18C/4, tel./fax. 87 428 50 13			
Tytuł opracowania	Budowa sieci wodno-kanalizacyjnej dla istniejącej i planowanej budowy jednorodzinnej w miejscowości Planki w gminie Orzysz		
Obiekt	Profil podłużny sieci wodociągowej w65-v15	Nr rys.	38
Inwestor	Gmina Orzysz	Skala	1:100/1:1000
Branża	Stadrum	Projektant:	mgr inż. Marta Skarżyńska-Stańczyk upr. Nr SUW-31/91
S	P.T.	Sprawdził:	mgr inż. Jan Giedźszewicz upr. Nr WAM/0026/PWOS/03
			WIZ-19



POZIOM PORÓWNAWCZY 122.00 m n.p.m.	
RZĘDNA TERENU ISTN.	
RZĘDNA OSI RUROCIĄGU	
ZAGŁĘBIENIE OSI RUROCIĄGU	
SPADKI, DŁUGOŚCI	
ŚREDNICA, MATERIAŁ	
ODLEGŁOŚCI	
HEKTOMETRY	

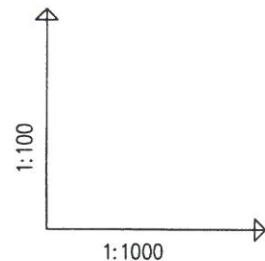

Wykop mechaniczny Piasek 10cm Wykop mechaniczny Piasek 10cm Wykop mechaniczny Piasek 10cm Wykop mechaniczny umocniony Piasek 10cm Wykop mechaniczny umocniony Piasek 10cm Wykop mechaniczny umocniony Piasek 10cm Wykop mechaniczny umocniony Piasek 10cm Wykop mechaniczny umocniony Piasek 10cm

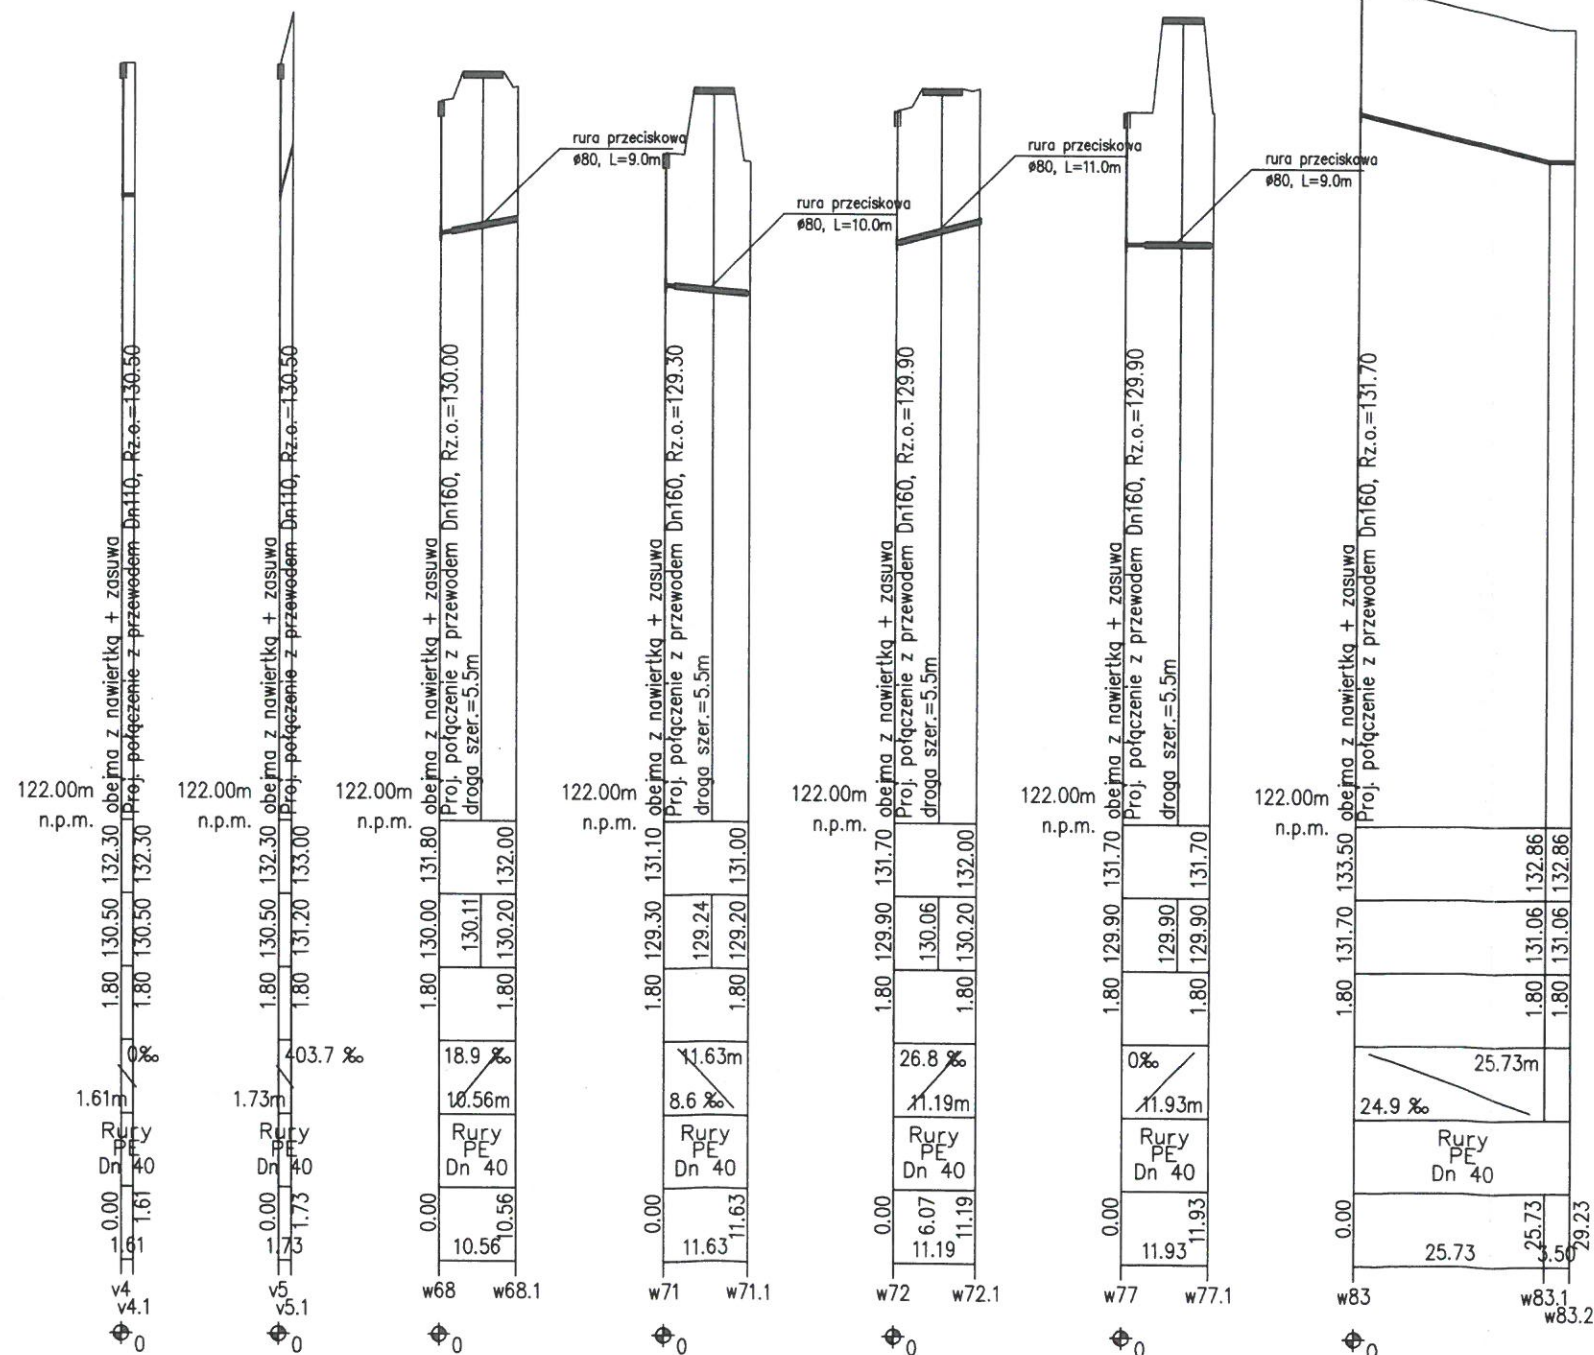

ZAKŁAD OBSŁUGI INWESTYCJI "KOMPLEX-BUD"	
11-500 Głęboko, ul. Królowej Jadwigi 18C/4, tel./fax. 87 428 50 13	
Tytuł opracowania	Budowa sieci wodno-kanalizacyjnej dla istniejącej i planowanej budowy jednorodzinnej w miejscowości Płanki w gminie Orzysz
Obiekt	Profil podłużny sieci wodociągowej
Inwestor	Gmina Orzysz
Projektant	mgr inż. Marita Skarżyńska-Stańczyk upr. Nr SUW-31/91
Pracownik	mgr inż. Jan Giedziuszewicz upr. Nr WAM/0026/PWOS/03
Skala	1:100/1:1000
Data	WZ-19

 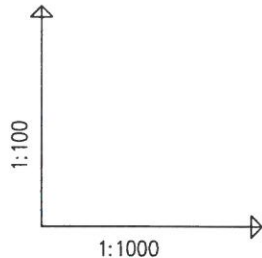

ZAKŁAD OBSŁUGI INWESTYCJI "KOMPLEX-BUD" 11-500 Giżycko, ul. Królowej Jadwigi 18C/4, tel./fax. 87 428 50 13	
Tytuł opracowania	Budowa sieci wodno-kanalizacyjnej dla istniejącej i planowanej budowy jednorodzinnej w miejscowości Pianki w gminie Orzysz
Obiekt	Profil podłużny sieci wodociągowej w85-w85.2, w115-w115.2
Inwestor	Nr rys. 40 Gmina Orzysz ul. Rynek 3, 12-250 Orzysz
Branża	Skala 1:100/1:1000
S	Stadium P T Projektant: mgr inż. Marta Skarżyńska-Starczyk upr. Nr SUW-31/91 Serwisant: mgr inż. Jan Ciochowiec upr. Nr WAM/0002/2000/0001 Data 19