


RZUT PRZYZIEMIEMIA
SKALA 1:50

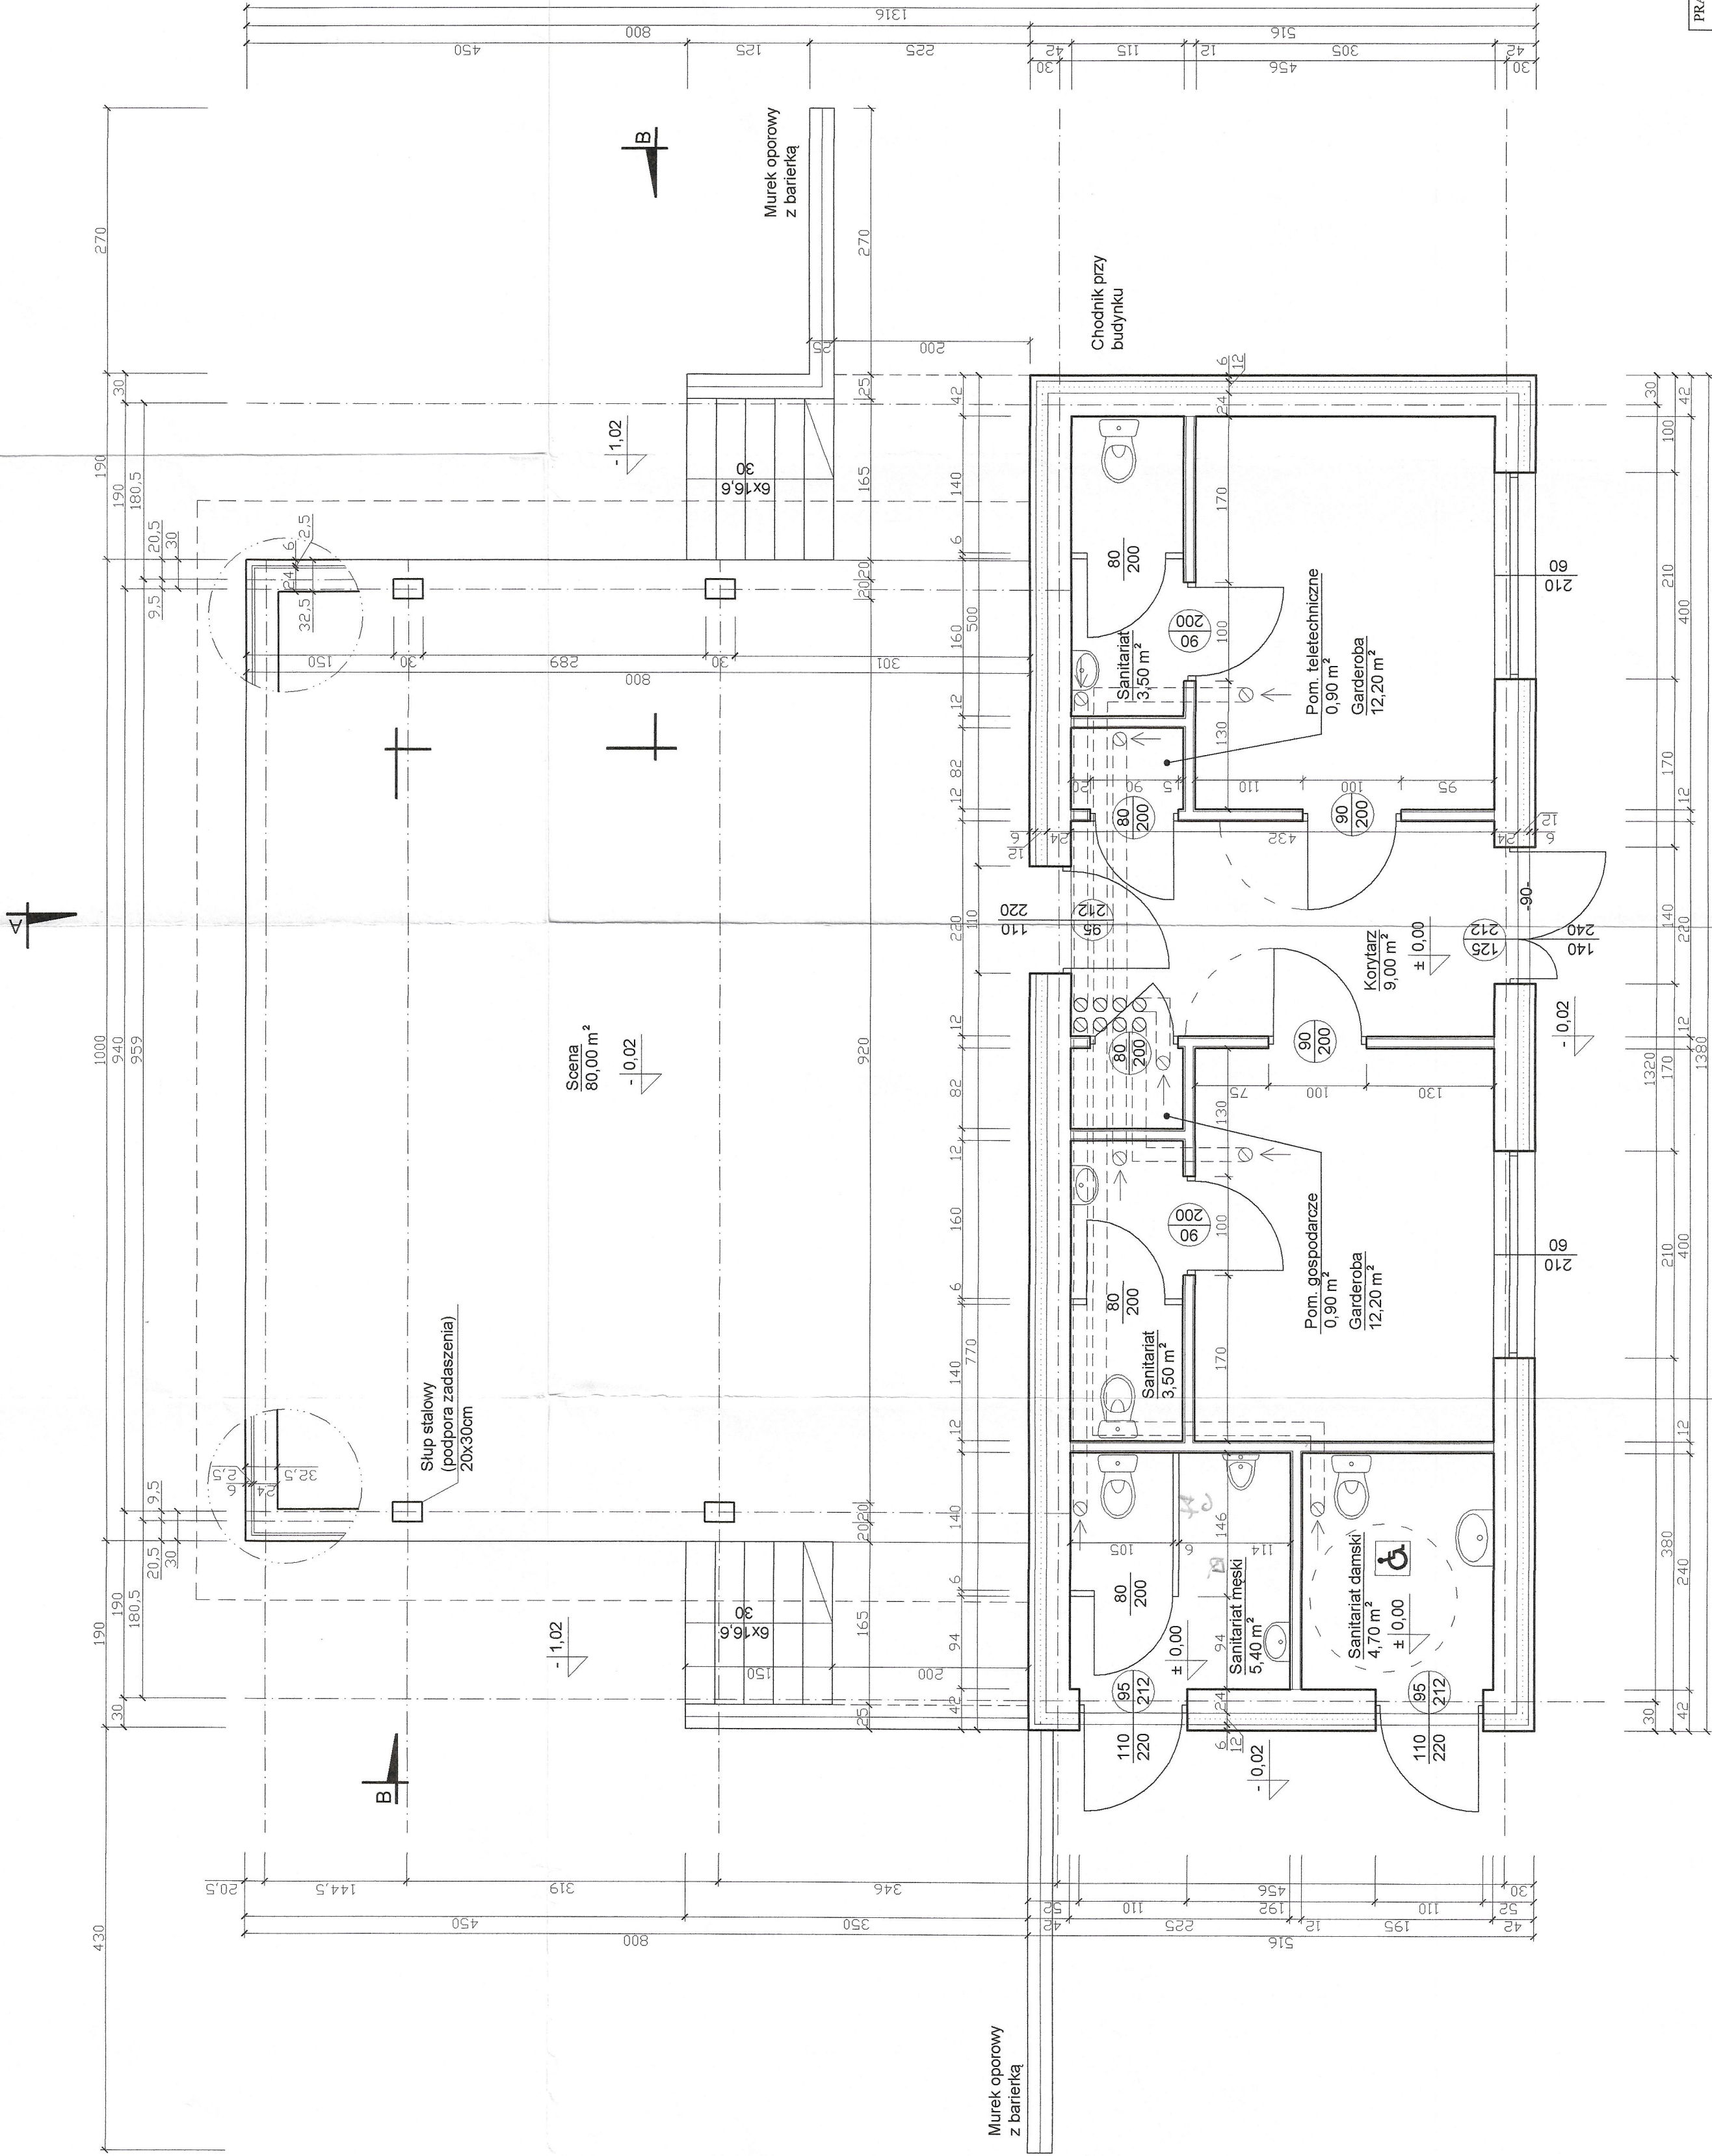

- Wyjścia zewnętrzne i ewakuacyjne min. 90cm szerokości w świetle skrzydła głównego otworu.
- Szyby w oknach z materiału matowego.
- W pomieszczeniach sanitarnych w posadzce umieścić kratkę ściekową. Krany do czerpania wody do celów porządkowych, umiejscowić na wysokości 50cm od posadzki.
- Wysokość zabudowy wewnętrznej wydzielającej kabiny ustępowe minimum 220cm. Możliwość zabudowy modułowej z płyt na stelażu metalowym, wg schematu szczegółowego.
- Przewody wentylacyjne poprowadzone w przestrzeni podwieszanego stropu z elastycznych elementów Ø150mm.
- Wejście główne do budynku, jak również wejścia do sanitariatów bezpośrednio z poziomu chodnika wokół budynku.

STAROSTWO POWIATOWE
w Piawicach
12-200 PISZ
WYDZIAŁ
ZAGOSPODAROWANIA PRZESTRZENNEGO
I BUDOWNICTWA

RZECZOWNICA DO SPRAW ZABEZPIECZEŃ
PRZECIWPÓŻAROWYCH
mgr inż. Adam MARKOWSKI Nr upr. 655/2016

Opinia (miejscowość, data)
Zgodność projektu z wymaganiami
ochrony przeciwpożarowej
stwierdzam
bez uwag z uwagami:

Uzgodniono pod względem wymagań higienicznych i zdrowotnych bez zastrzeżeń (z zastrzeżeniami)

Data 3.08.2019 RZECZOWNICA
dł. SANITARNO-HIGIENICZNYCH
inż. Stanisław Gudek
Upr. Nr 341933 z zakresu bez ograniczeń
Smyki, ul. Mysłowska 17 tel. 507 695 044

PRACOWNIA PROJEKTOWO-WYKONAWCZA	RYS. A-2
Alicja Baran ul. Piętowa 2/3 11-600 Węgorzewo tel. 503-143-566 ; 690-552-947 www.projekty-banan.pl krzysiekprojekt@poczta.fm architekt@poczta.fm	SKALA 1:100 08.2019r.
TEMAT: Projekt budowlany zamienny zagospodarowania terenu Ogródka Jordankowskiego oraz nabrzeży rzeki Orzysza	
INWESTOR: GMINA ORZYSZ ul. Rynek 3; 12-250 ORZYSZ	
ADRES INWESTYCJI: dz. nr ewid. 294 obwód 0001 Orzysz, gmina ORZYSZ	
BRANŻA: ARCHITEKTURA	
PROJEKTANT: mgr inż. arch. Krzysztof Baran upr. nr ewid. 71940/KK/2016 Spec. architektura	