


PROJEKT ZAGOSPODAROWANIA TERENU DZIAŁKI

Skala 1:500

STAROSTWO POWIATOWE
w Pisz
12-200 PISZ
WYDZIAŁ
ZAGOSPODAROWANIA PRZESTRZENNEGO
I BUDOWNICTWA

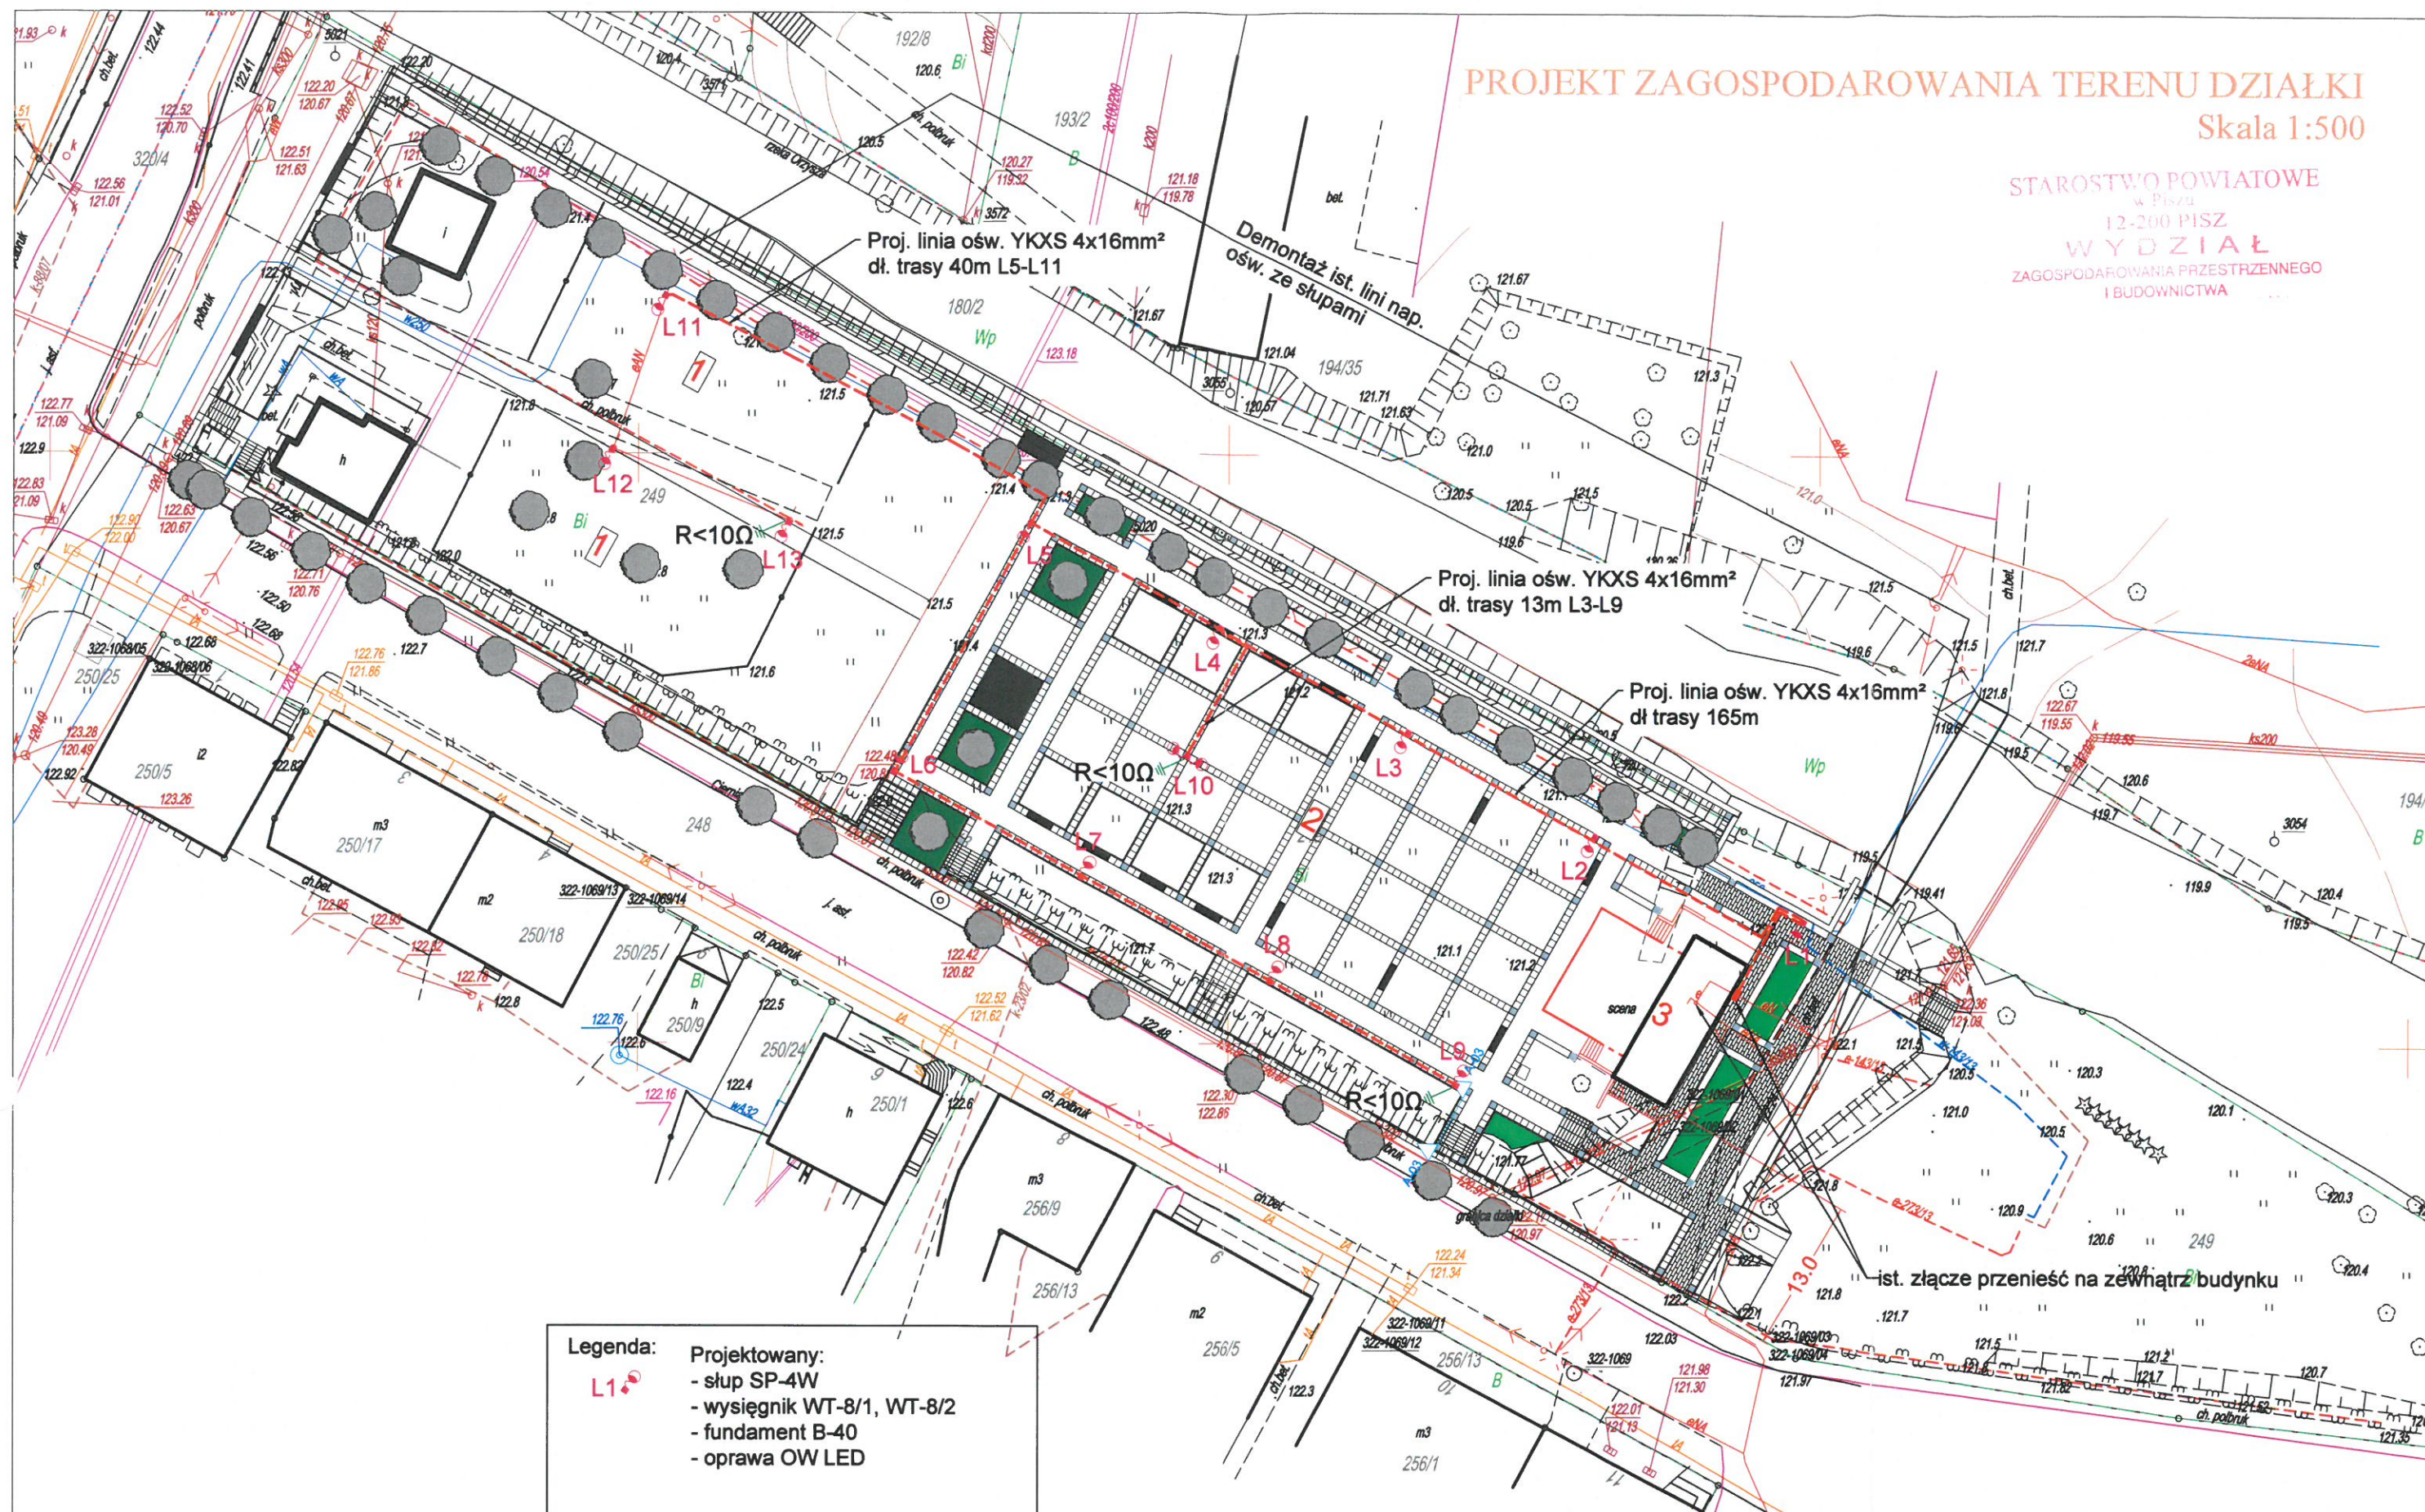

INWESTOR: GMINA ORZYSZ ul. Giżycka 15 ; 12-250 ORZYSZ		PRACOWNIA PROJEKTOWA LS-STUDIO Łukasz Świątkowski ul. Wylot 6 05-200 Wołomin M: biuro@ls-studio.pl; www.ls-studio.pl; T: tel: 668-303-572	RYS. E-3 SKALA 1:500 09.2019r.
ADRES INWESTYCJI: dz.nr ewid. 249 obr 0001 miasto Orzysz gm.Orzysz			
BRANŻA: ELEKTRYCZNA		TEMAT: PROJEKT BUDOWLANY ZAGOSPODAROWANIA TERENU OGRÓDKA JORDANOWSKIEGO ORAZ NABRZEŻY RZECI ORZYSZ - ZAMIENNY	
PROJEKTANT: mgr inż. Artur Leszczyński WAM/0179/POPE/14 spec. instalacji	